
 



住之江公園開設区域図

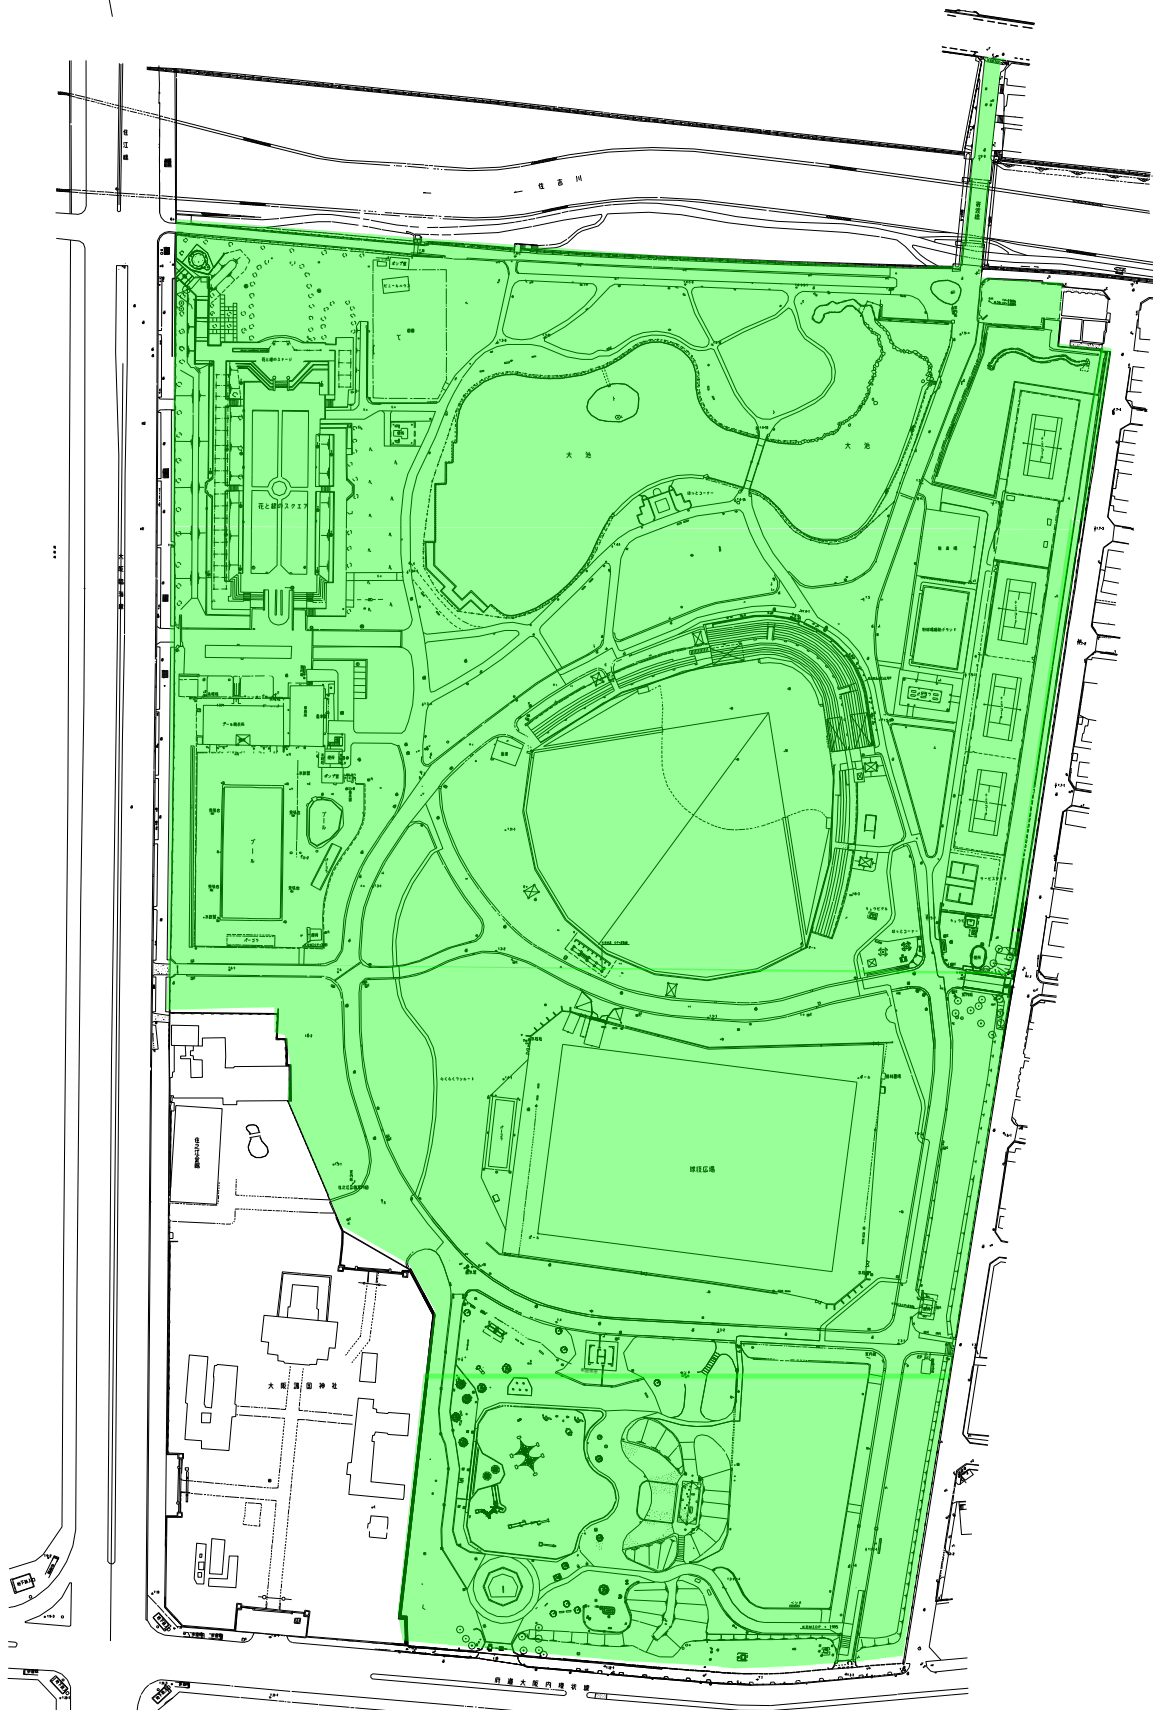

開設区域




住之江公園 防災関連施設配備図

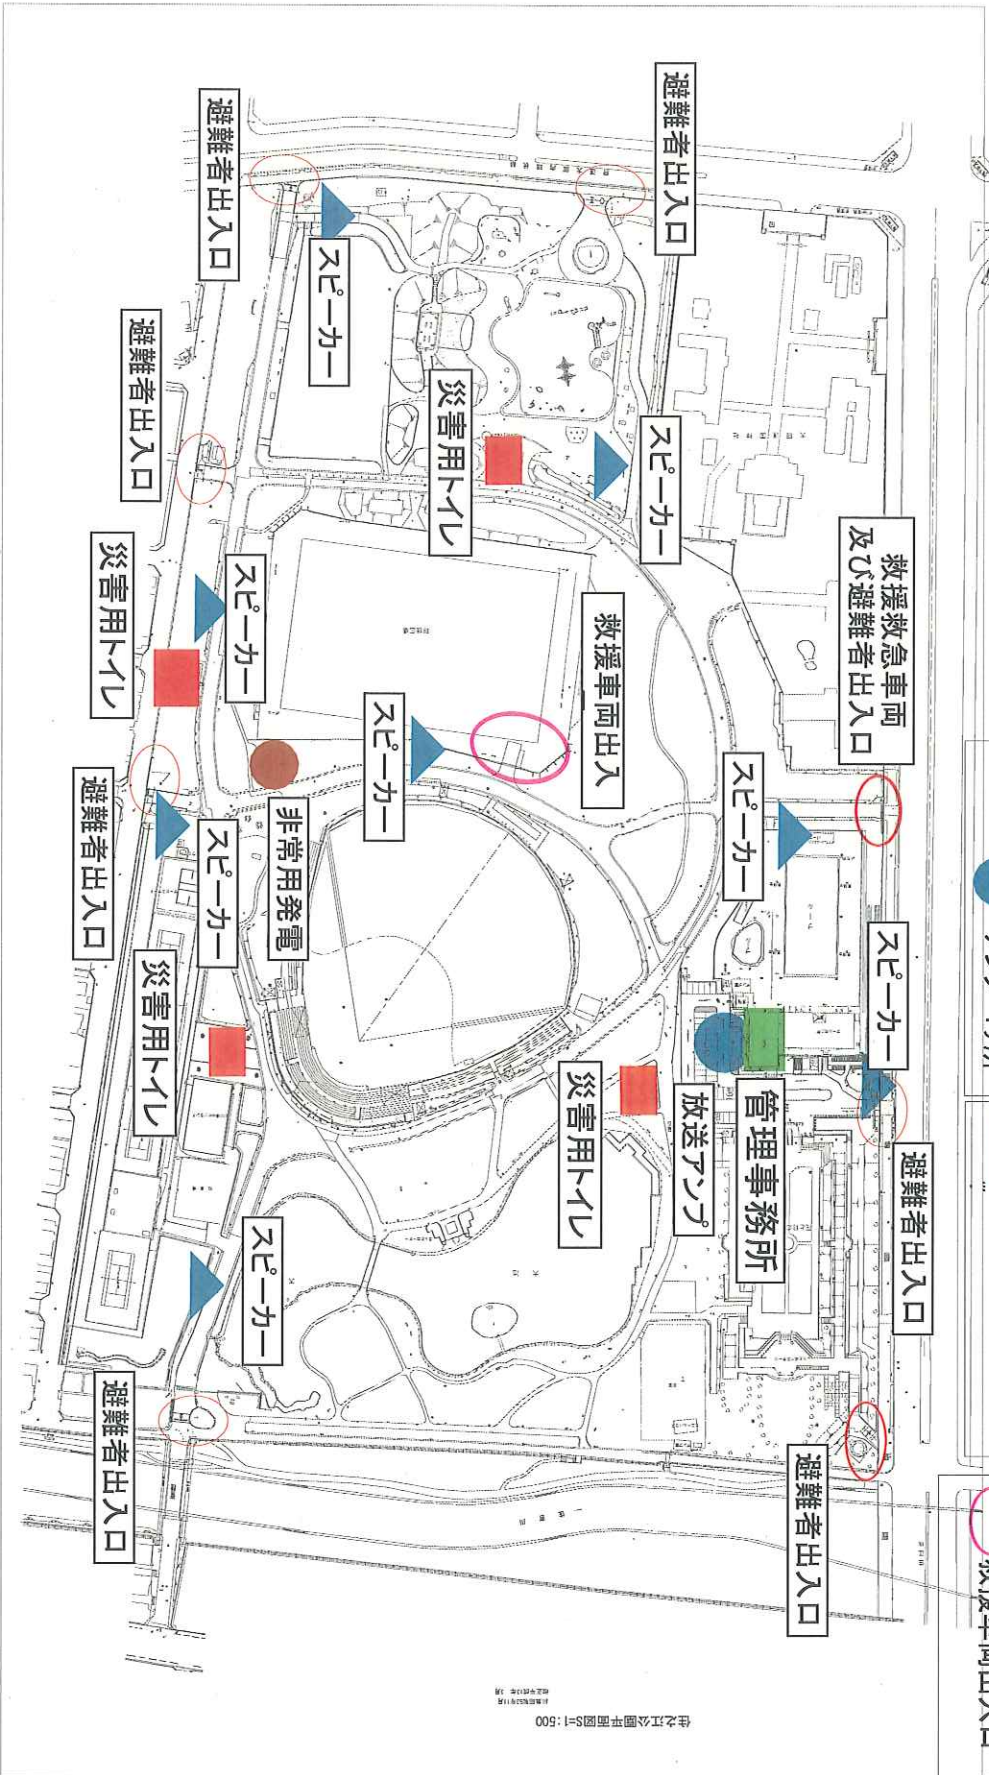

- | | | |
|---------------------------|--------------|-------------------|
| ● 非常用発電設備 1ヶ所 | ■ 災害用トイレ 4ヶ所 | ○ 避難用出入口 |
| ▲ スピーカー 8ヶ所
● アンテナ 1ヶ所 | ■ 公園事務所 | ○ 避難者 7ヶ所 |
| | | ○ 救急緊急車両及び避難者 1ヶ所 |
| | | ○ 救護車両出入口 1ヶ所 |

住之江公園 駐車場

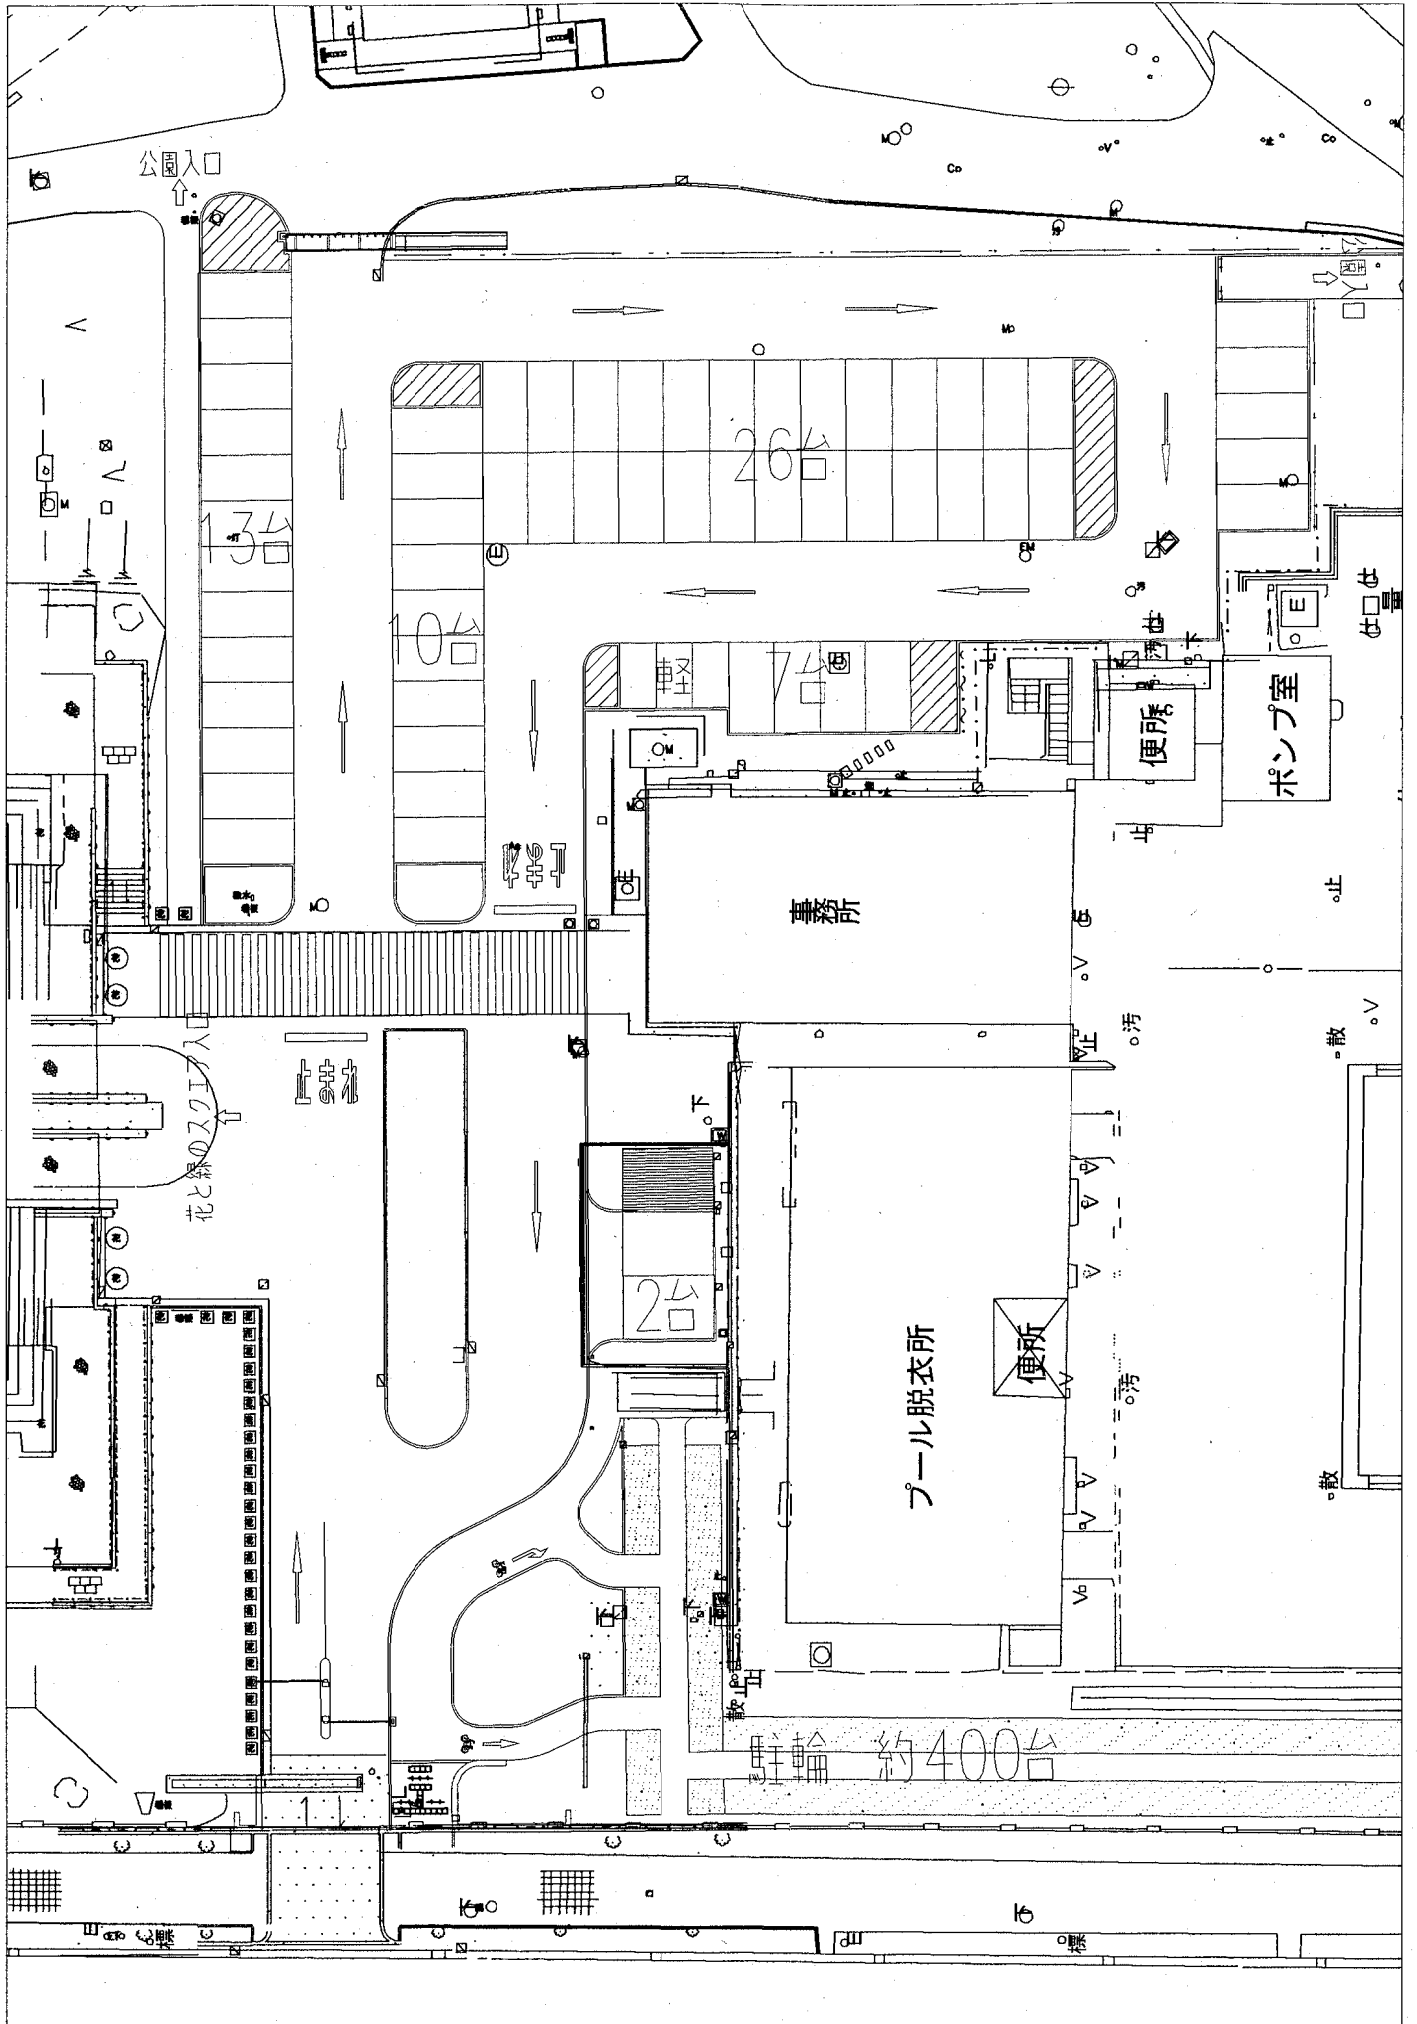

住之江公園 便益施設現況図(食堂・売店・自販)

 
住之江公園




凡例



指定管理業務に含む(なし)



指定管理者の管理対象外

 

指定管理者の企画提案


至南港
ニュートラム
住之江公園駅
至堺

イレ

住之江公園

花壇区域図


- 一年草花壇
- センター部
- 宿根草花壇

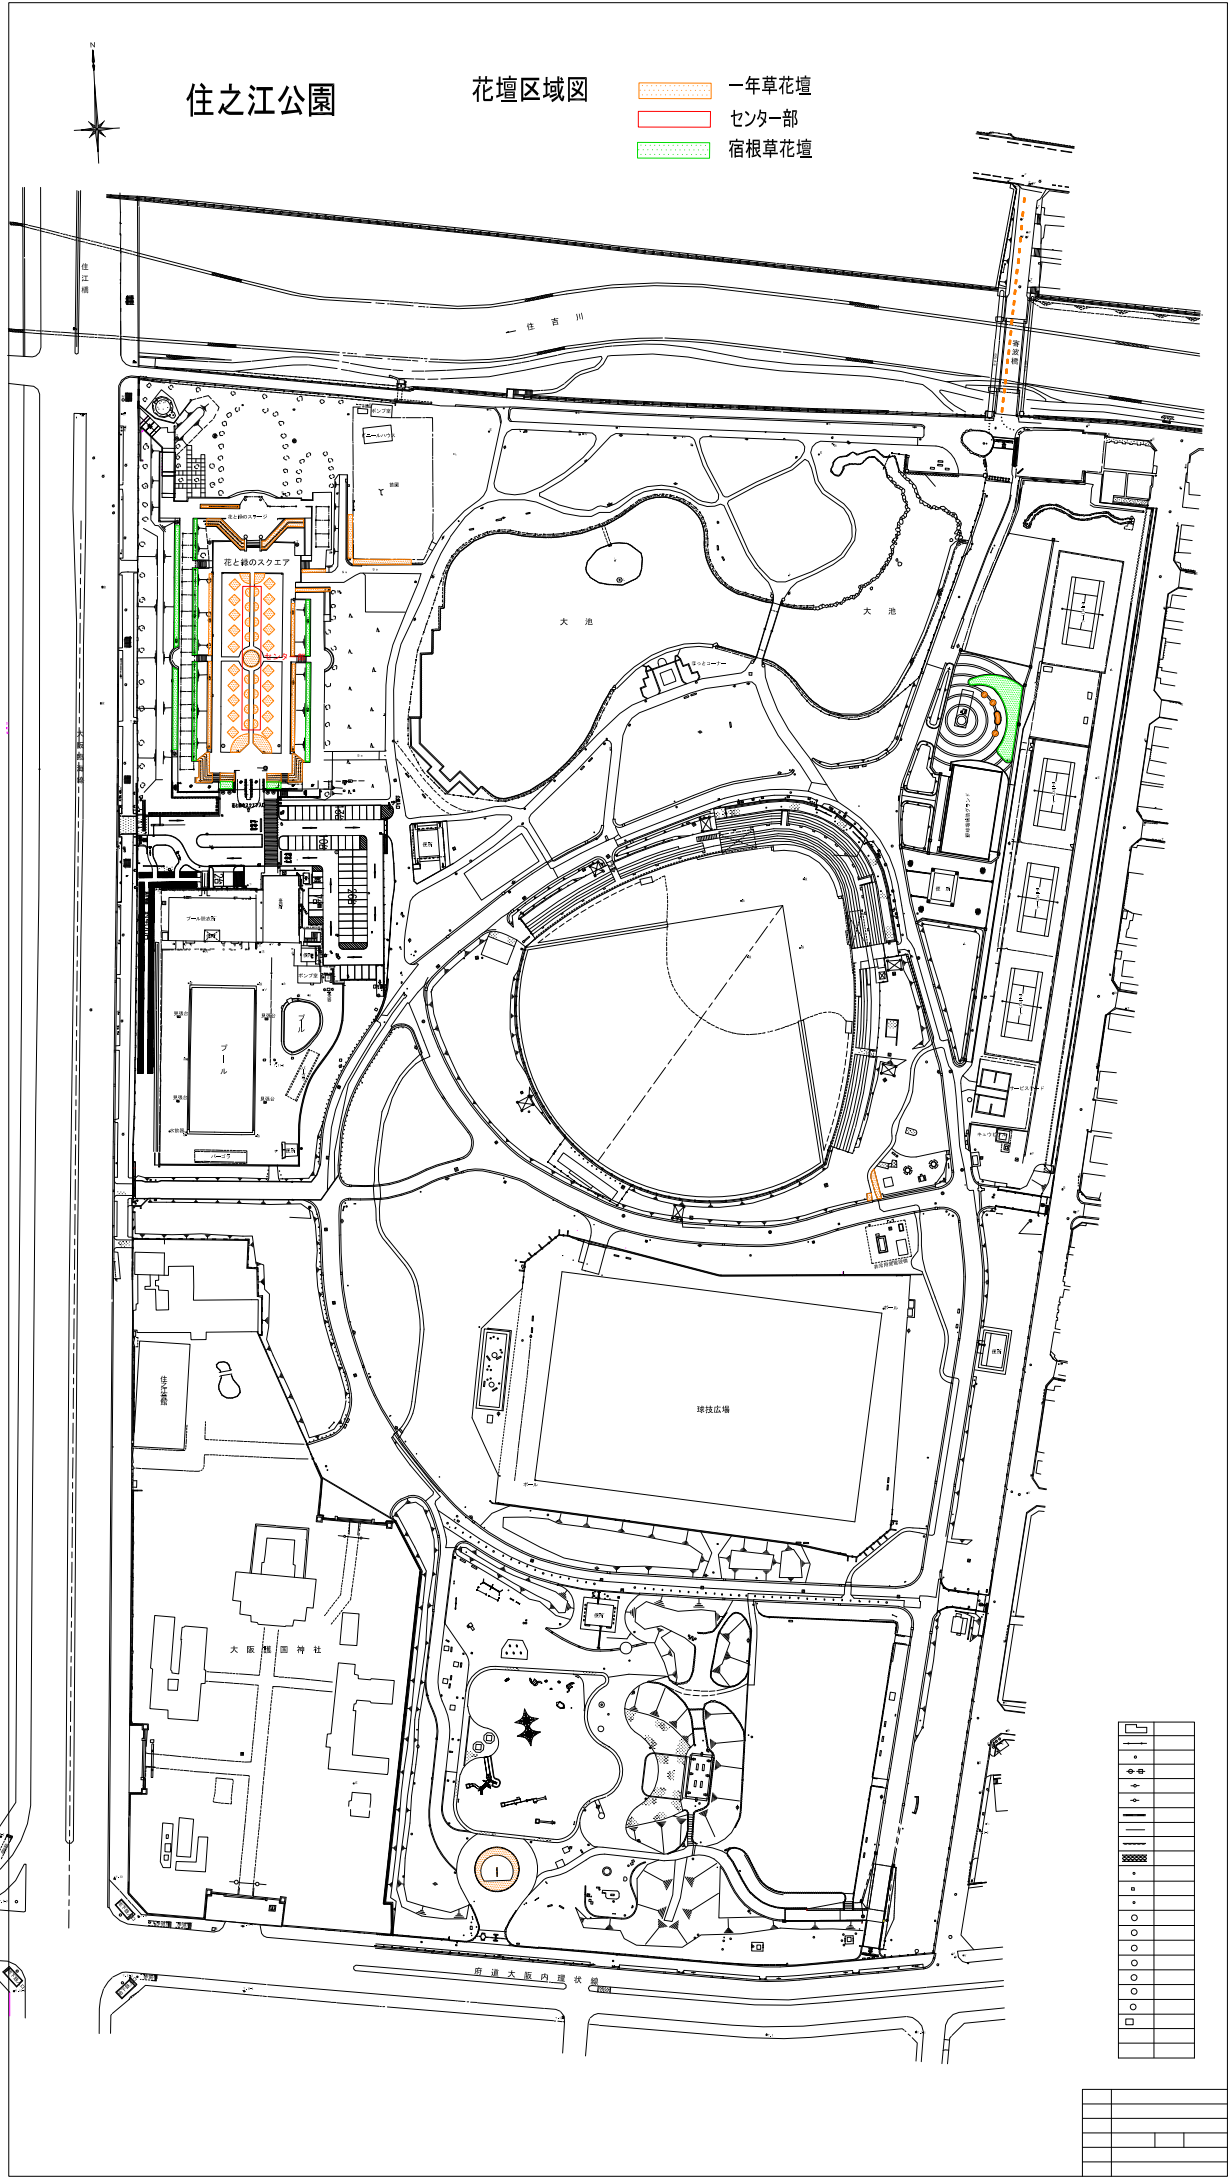

住之江公園

除草区域図


- 除草 A 7回
- 除草 B 5回
- 除草 C 4回
- 除草 D 3回
- 除草 E 2回
- 除草 F 1回

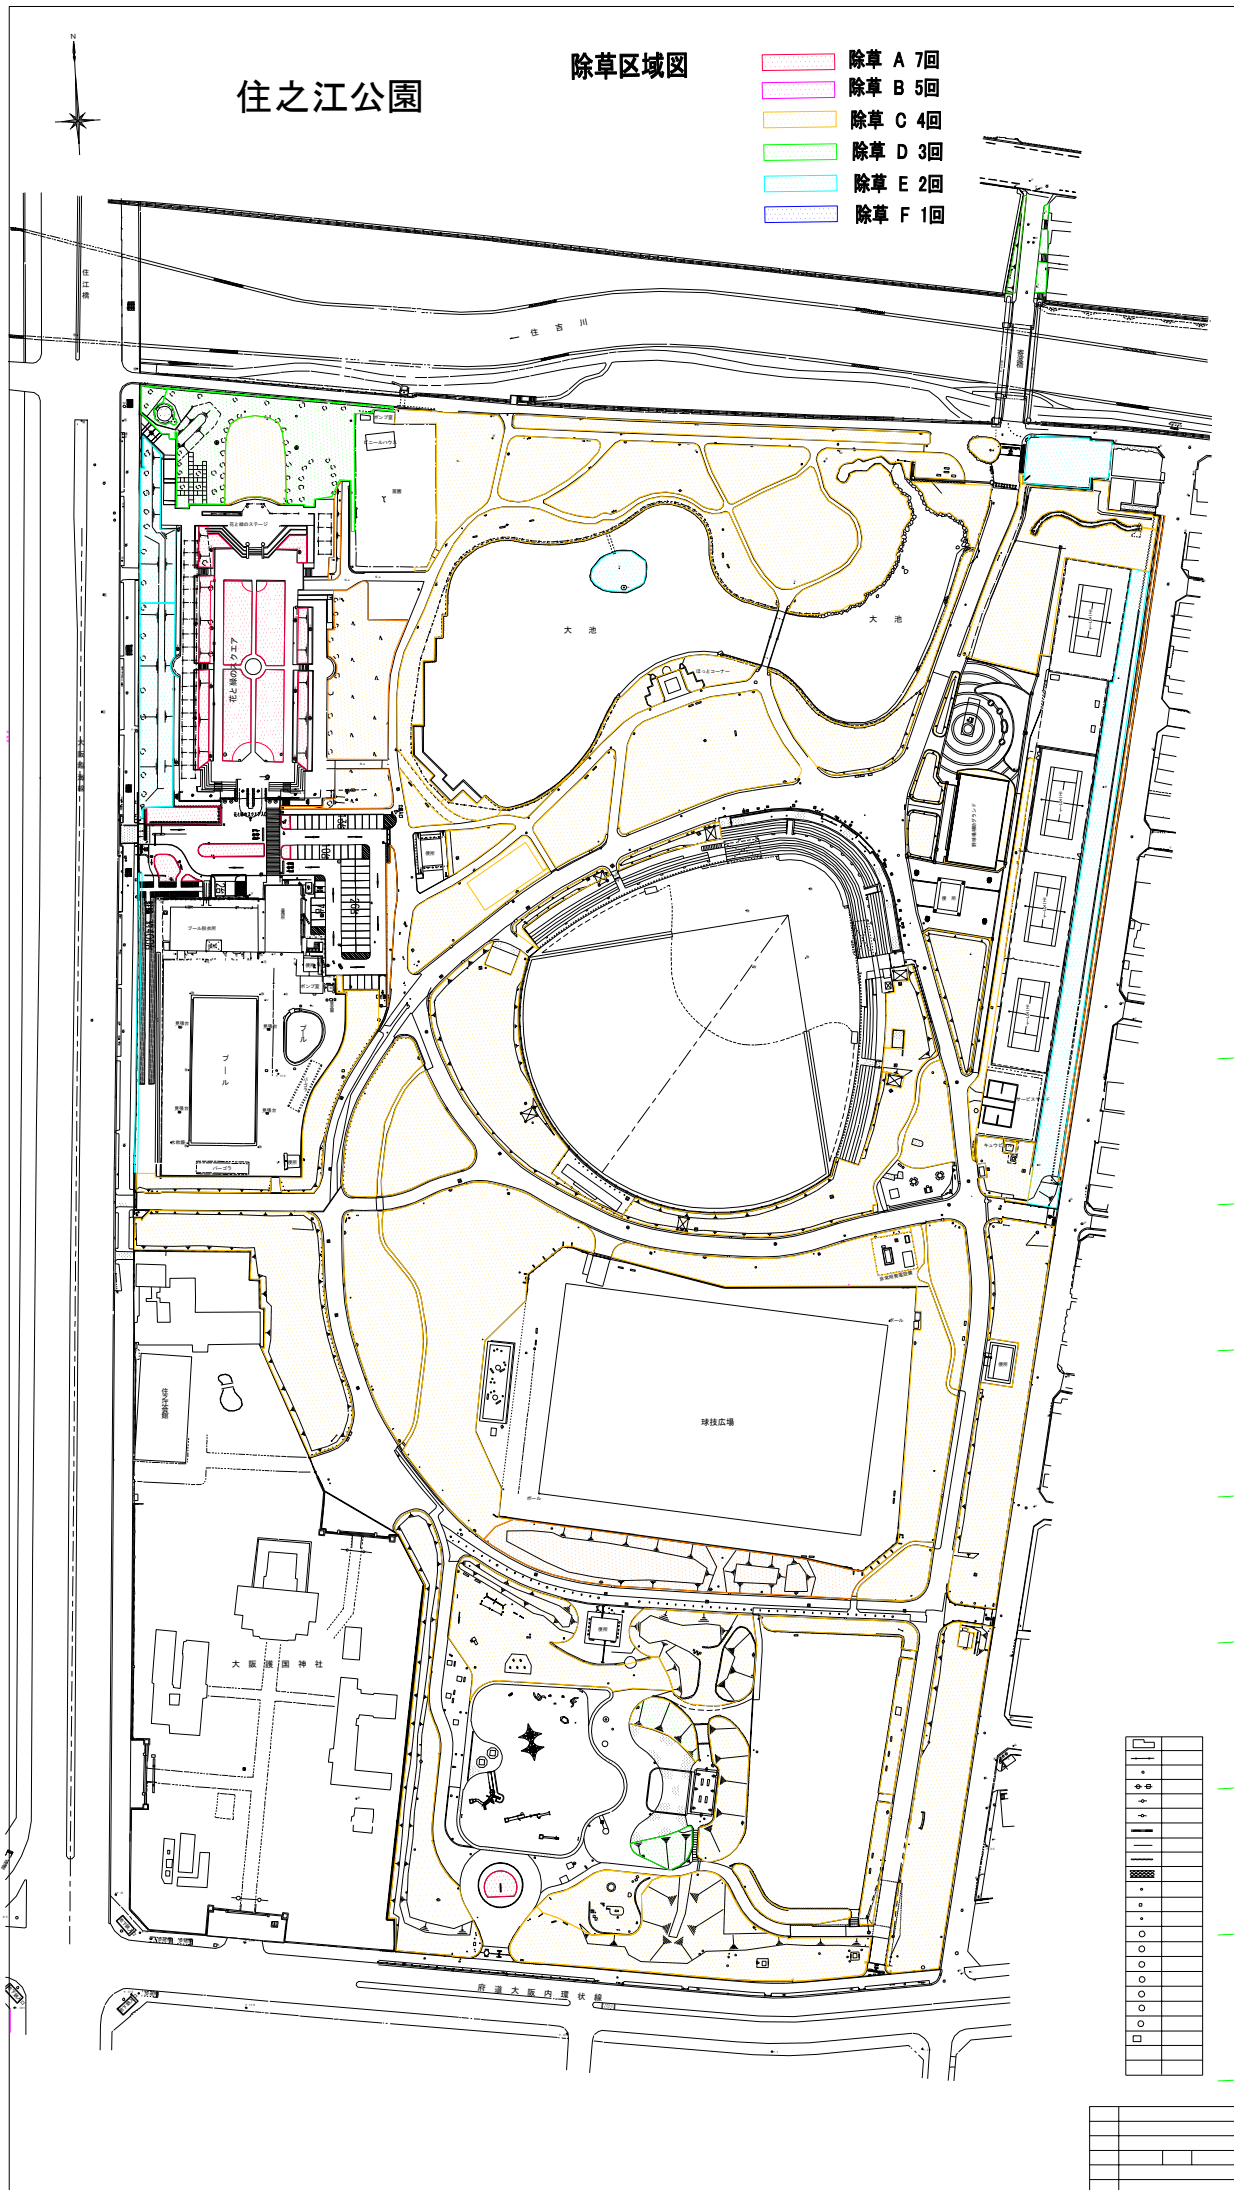

住之江公園


清掃区域図

- 4回/週
- 2回/週
- 1回/週
- 隔週

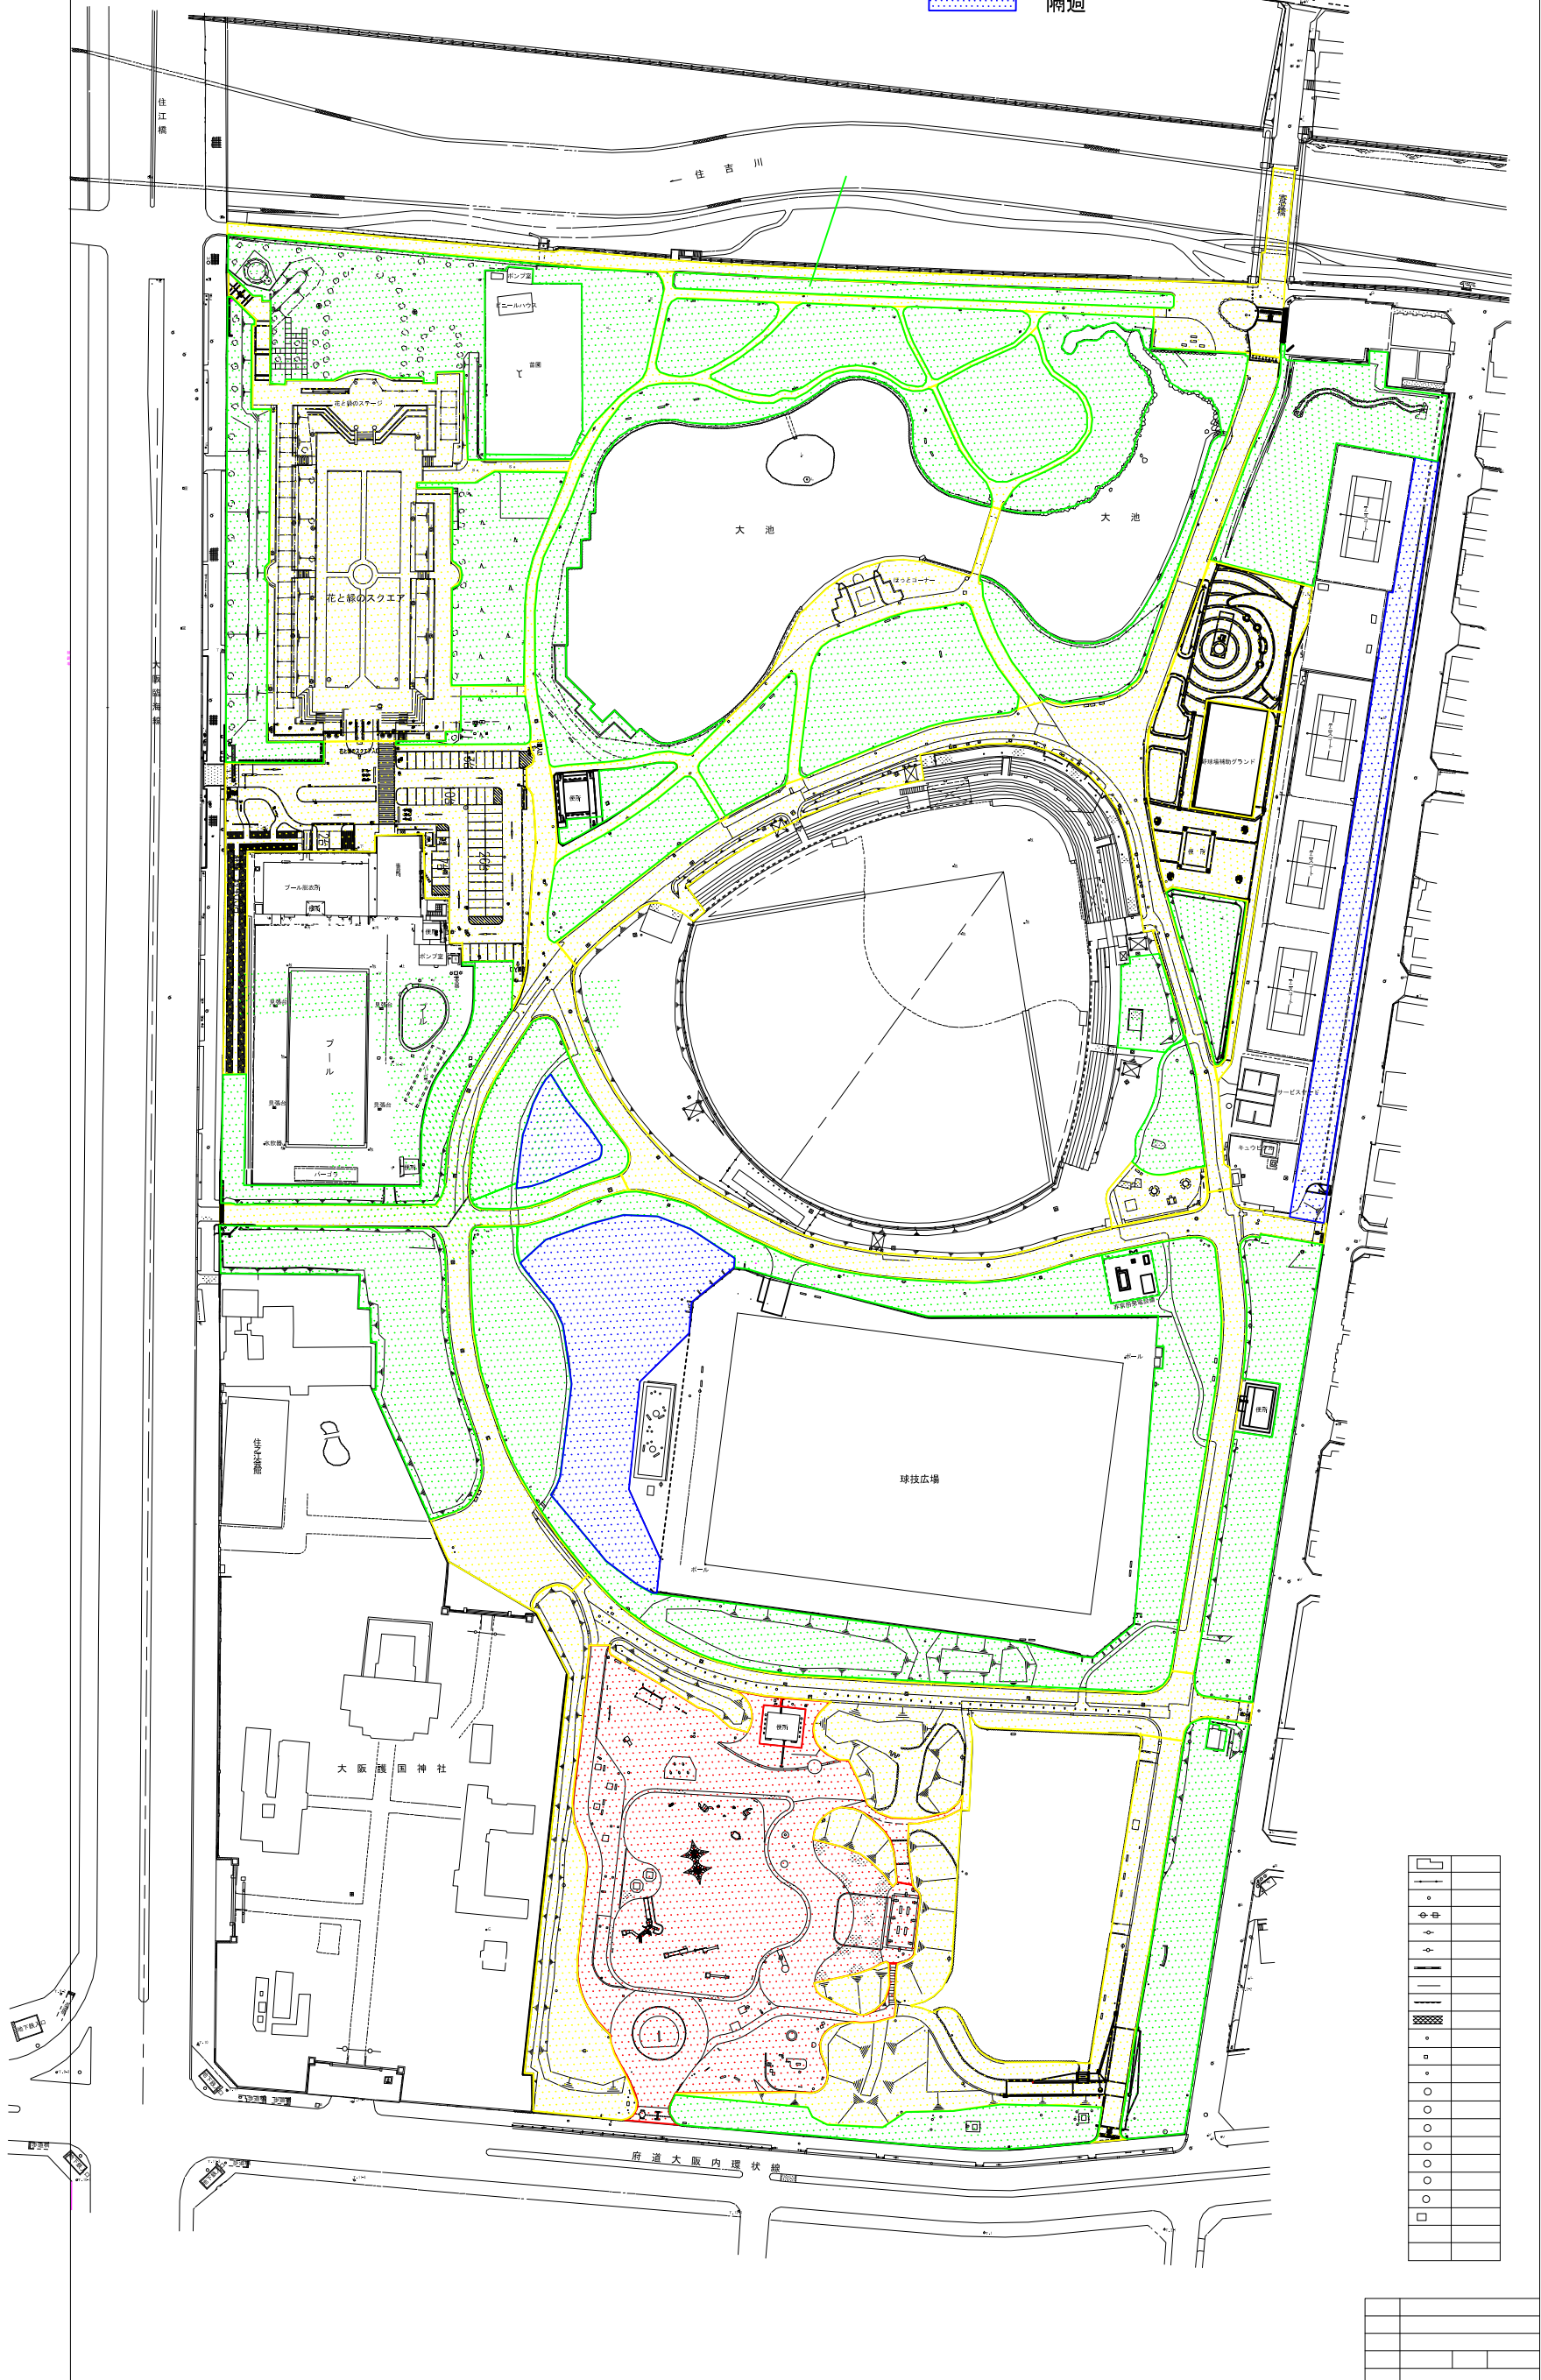


③住之江公園電気設備平面図

高圧電気設備

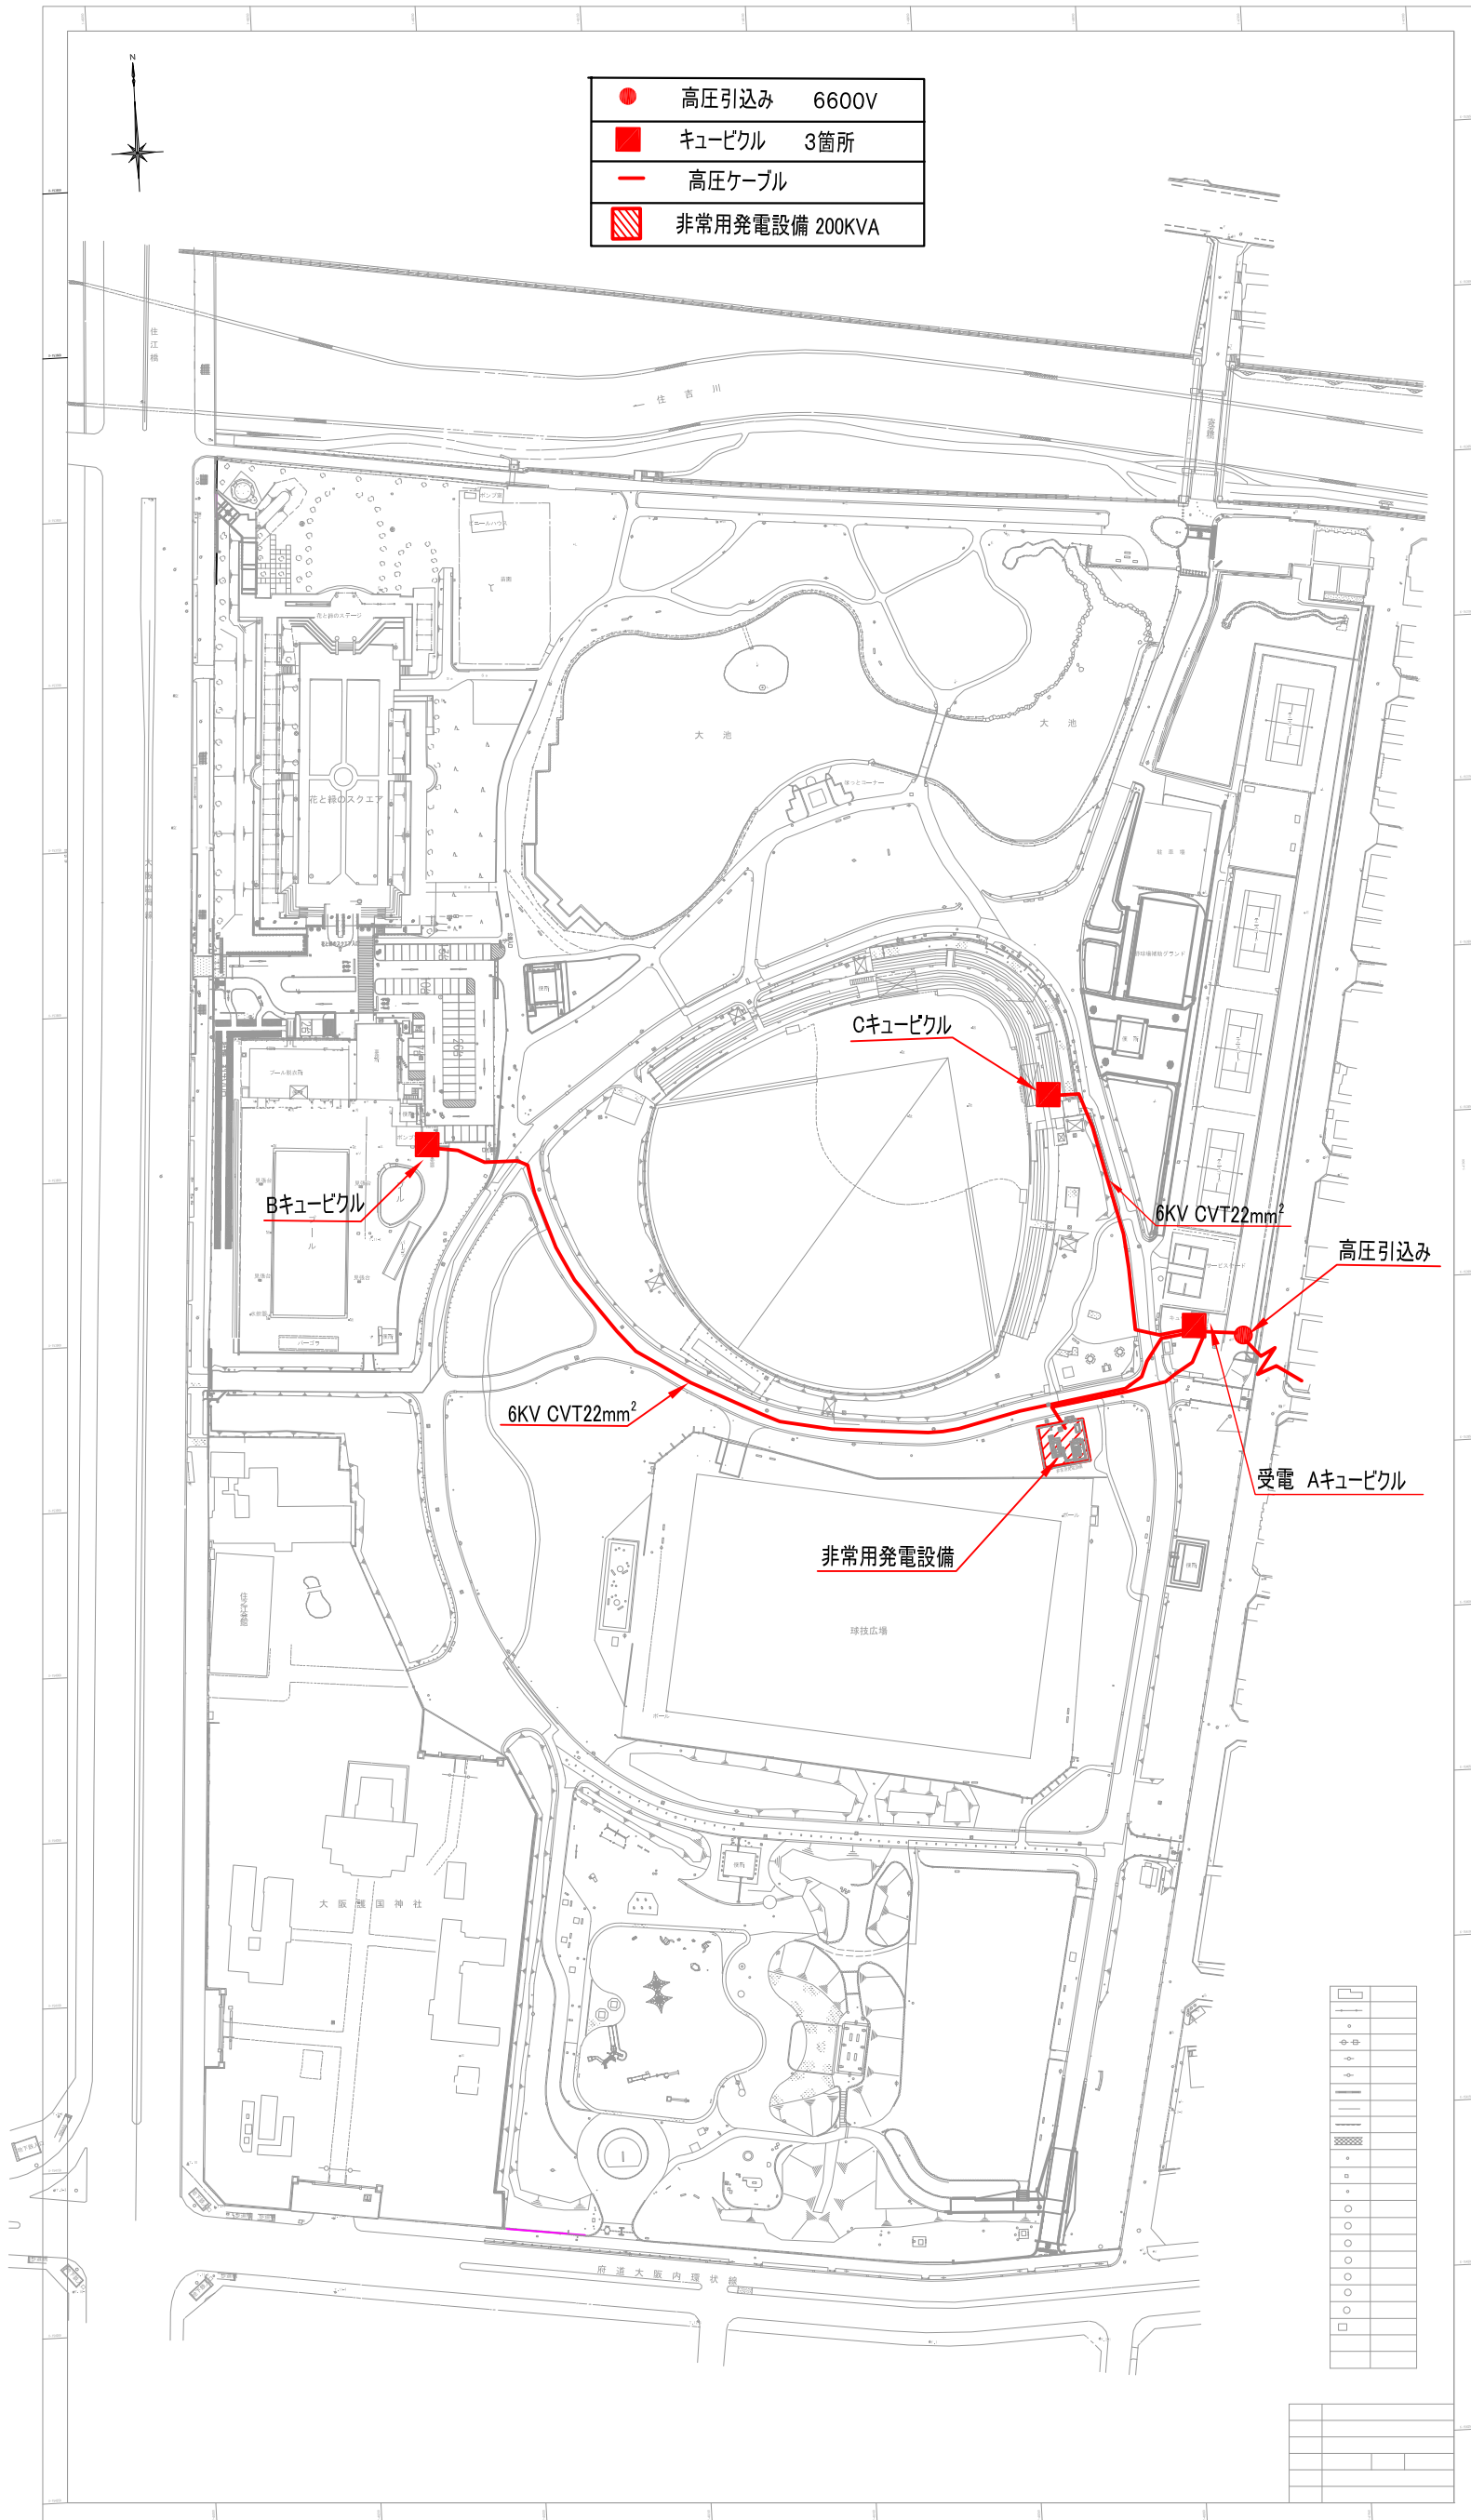


住之江公園電気設備平面図


照明灯(ポール)

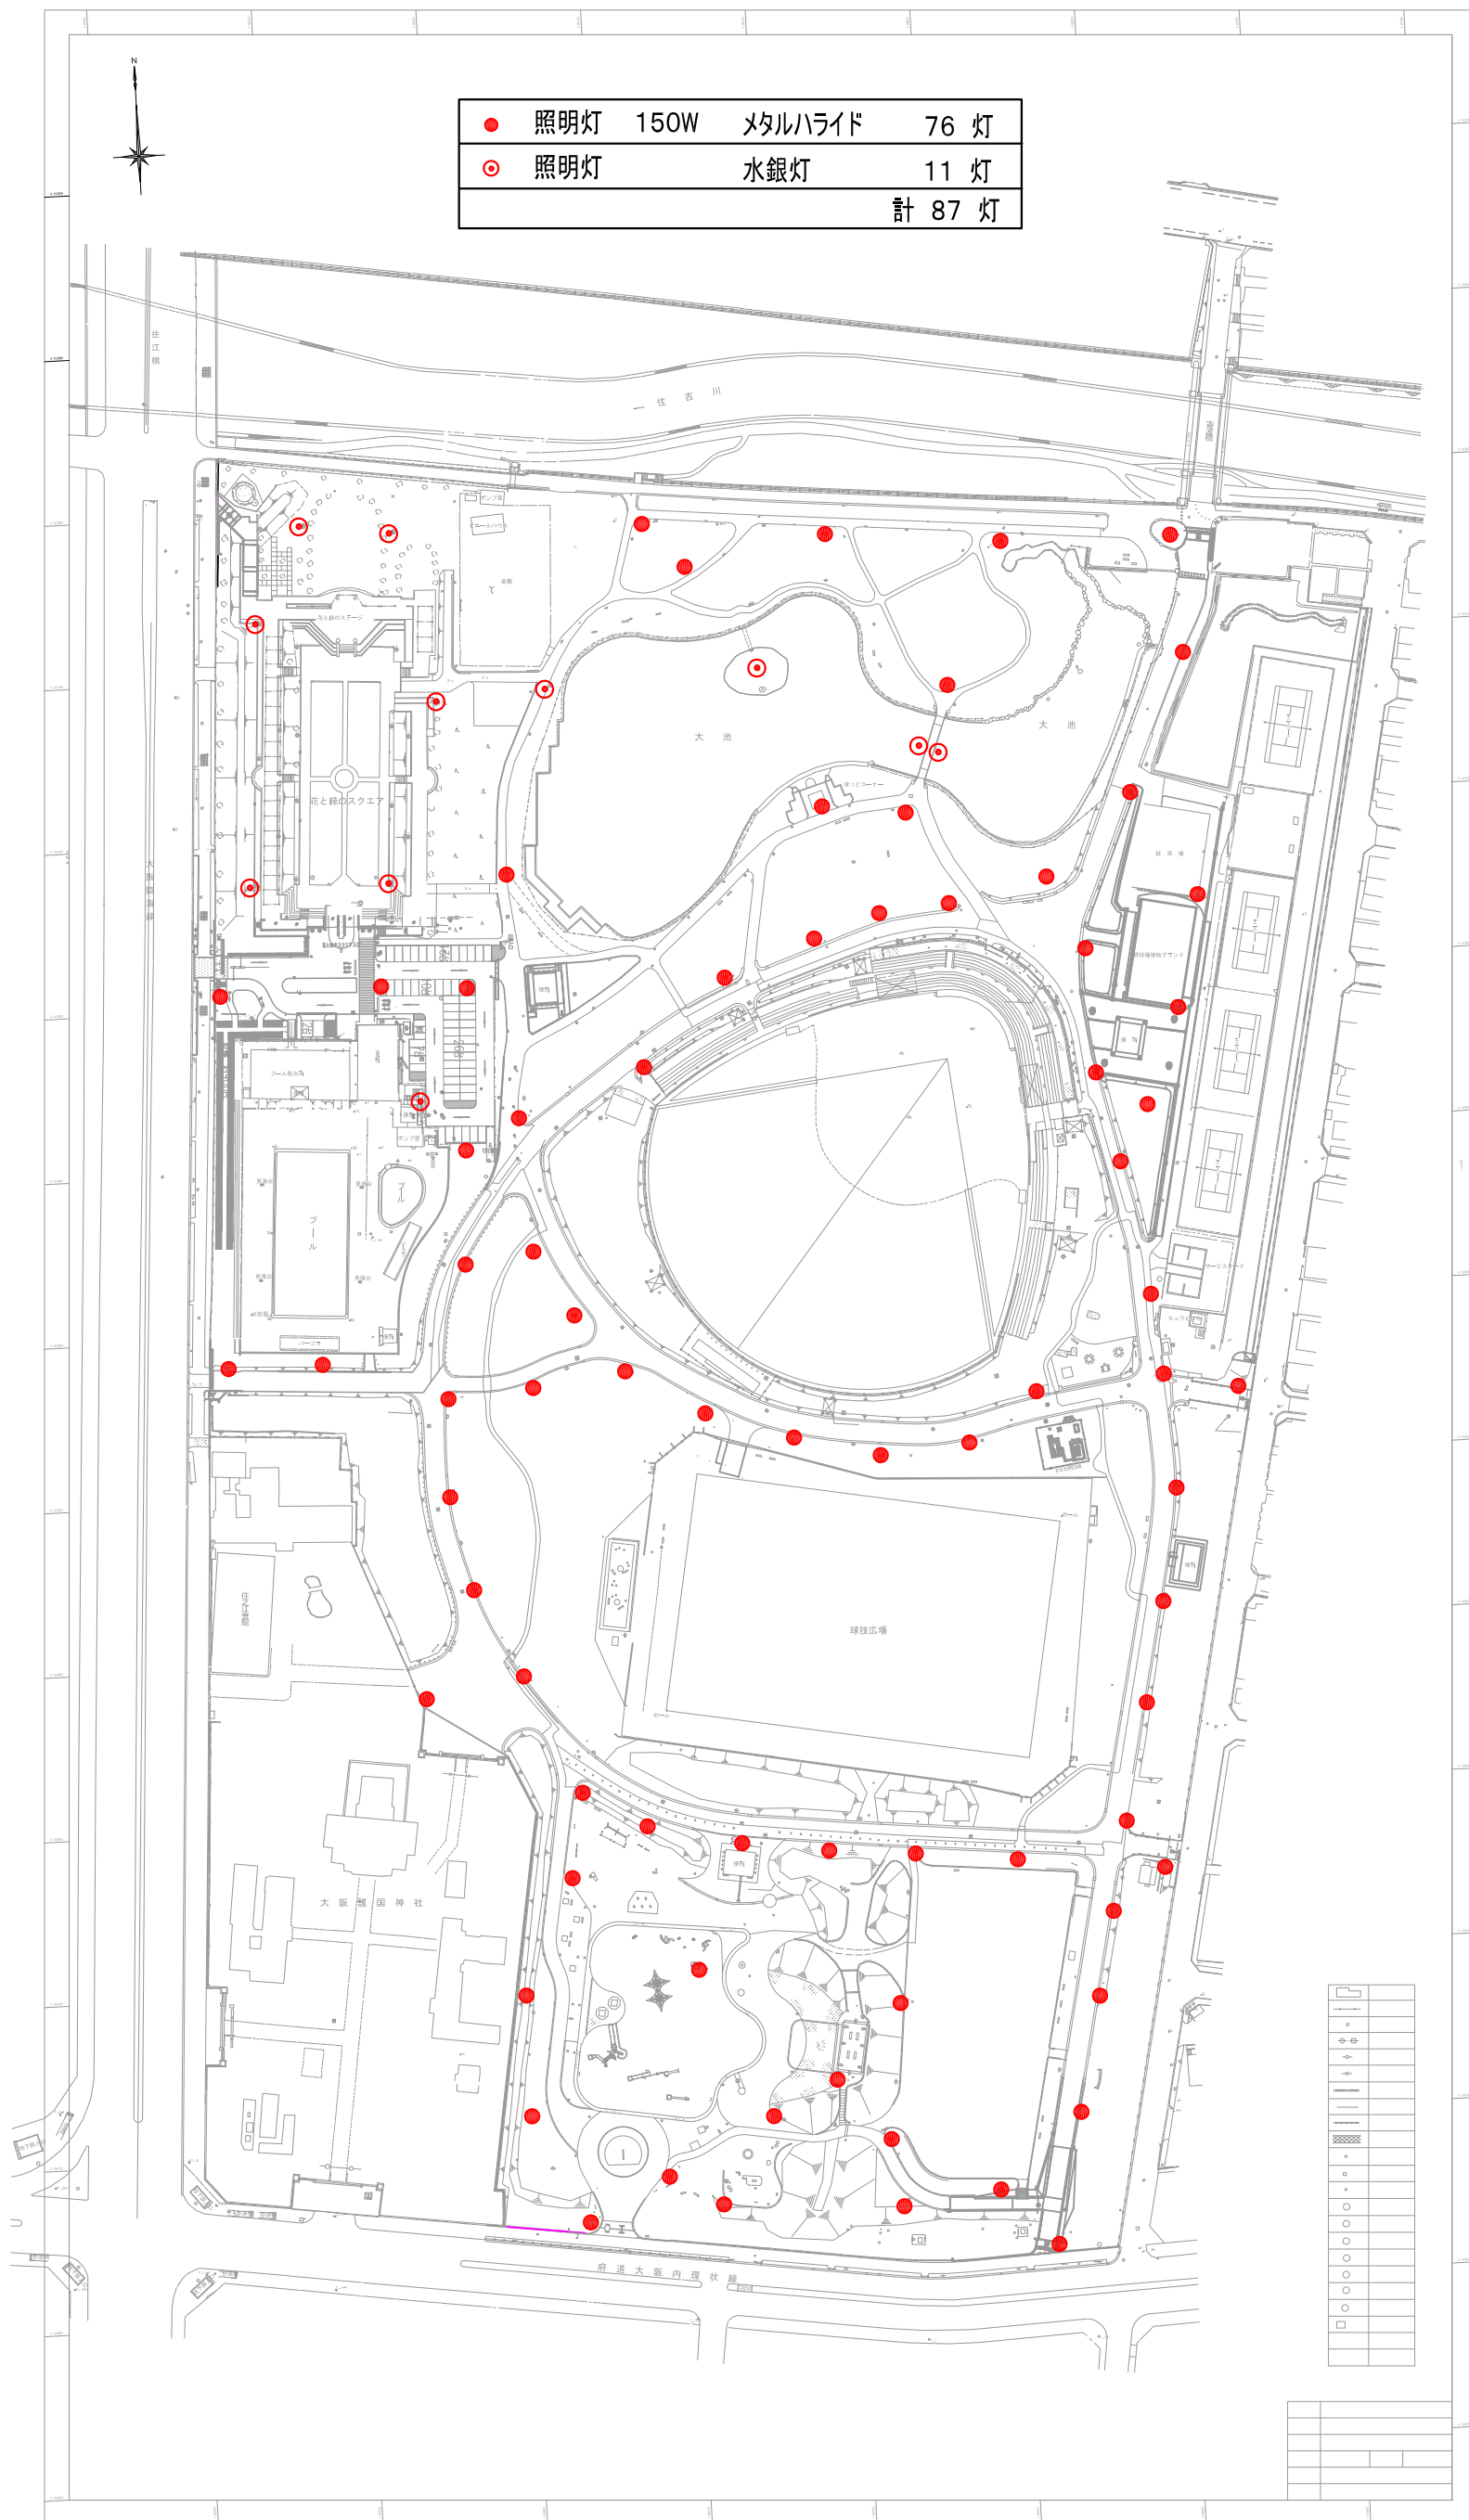



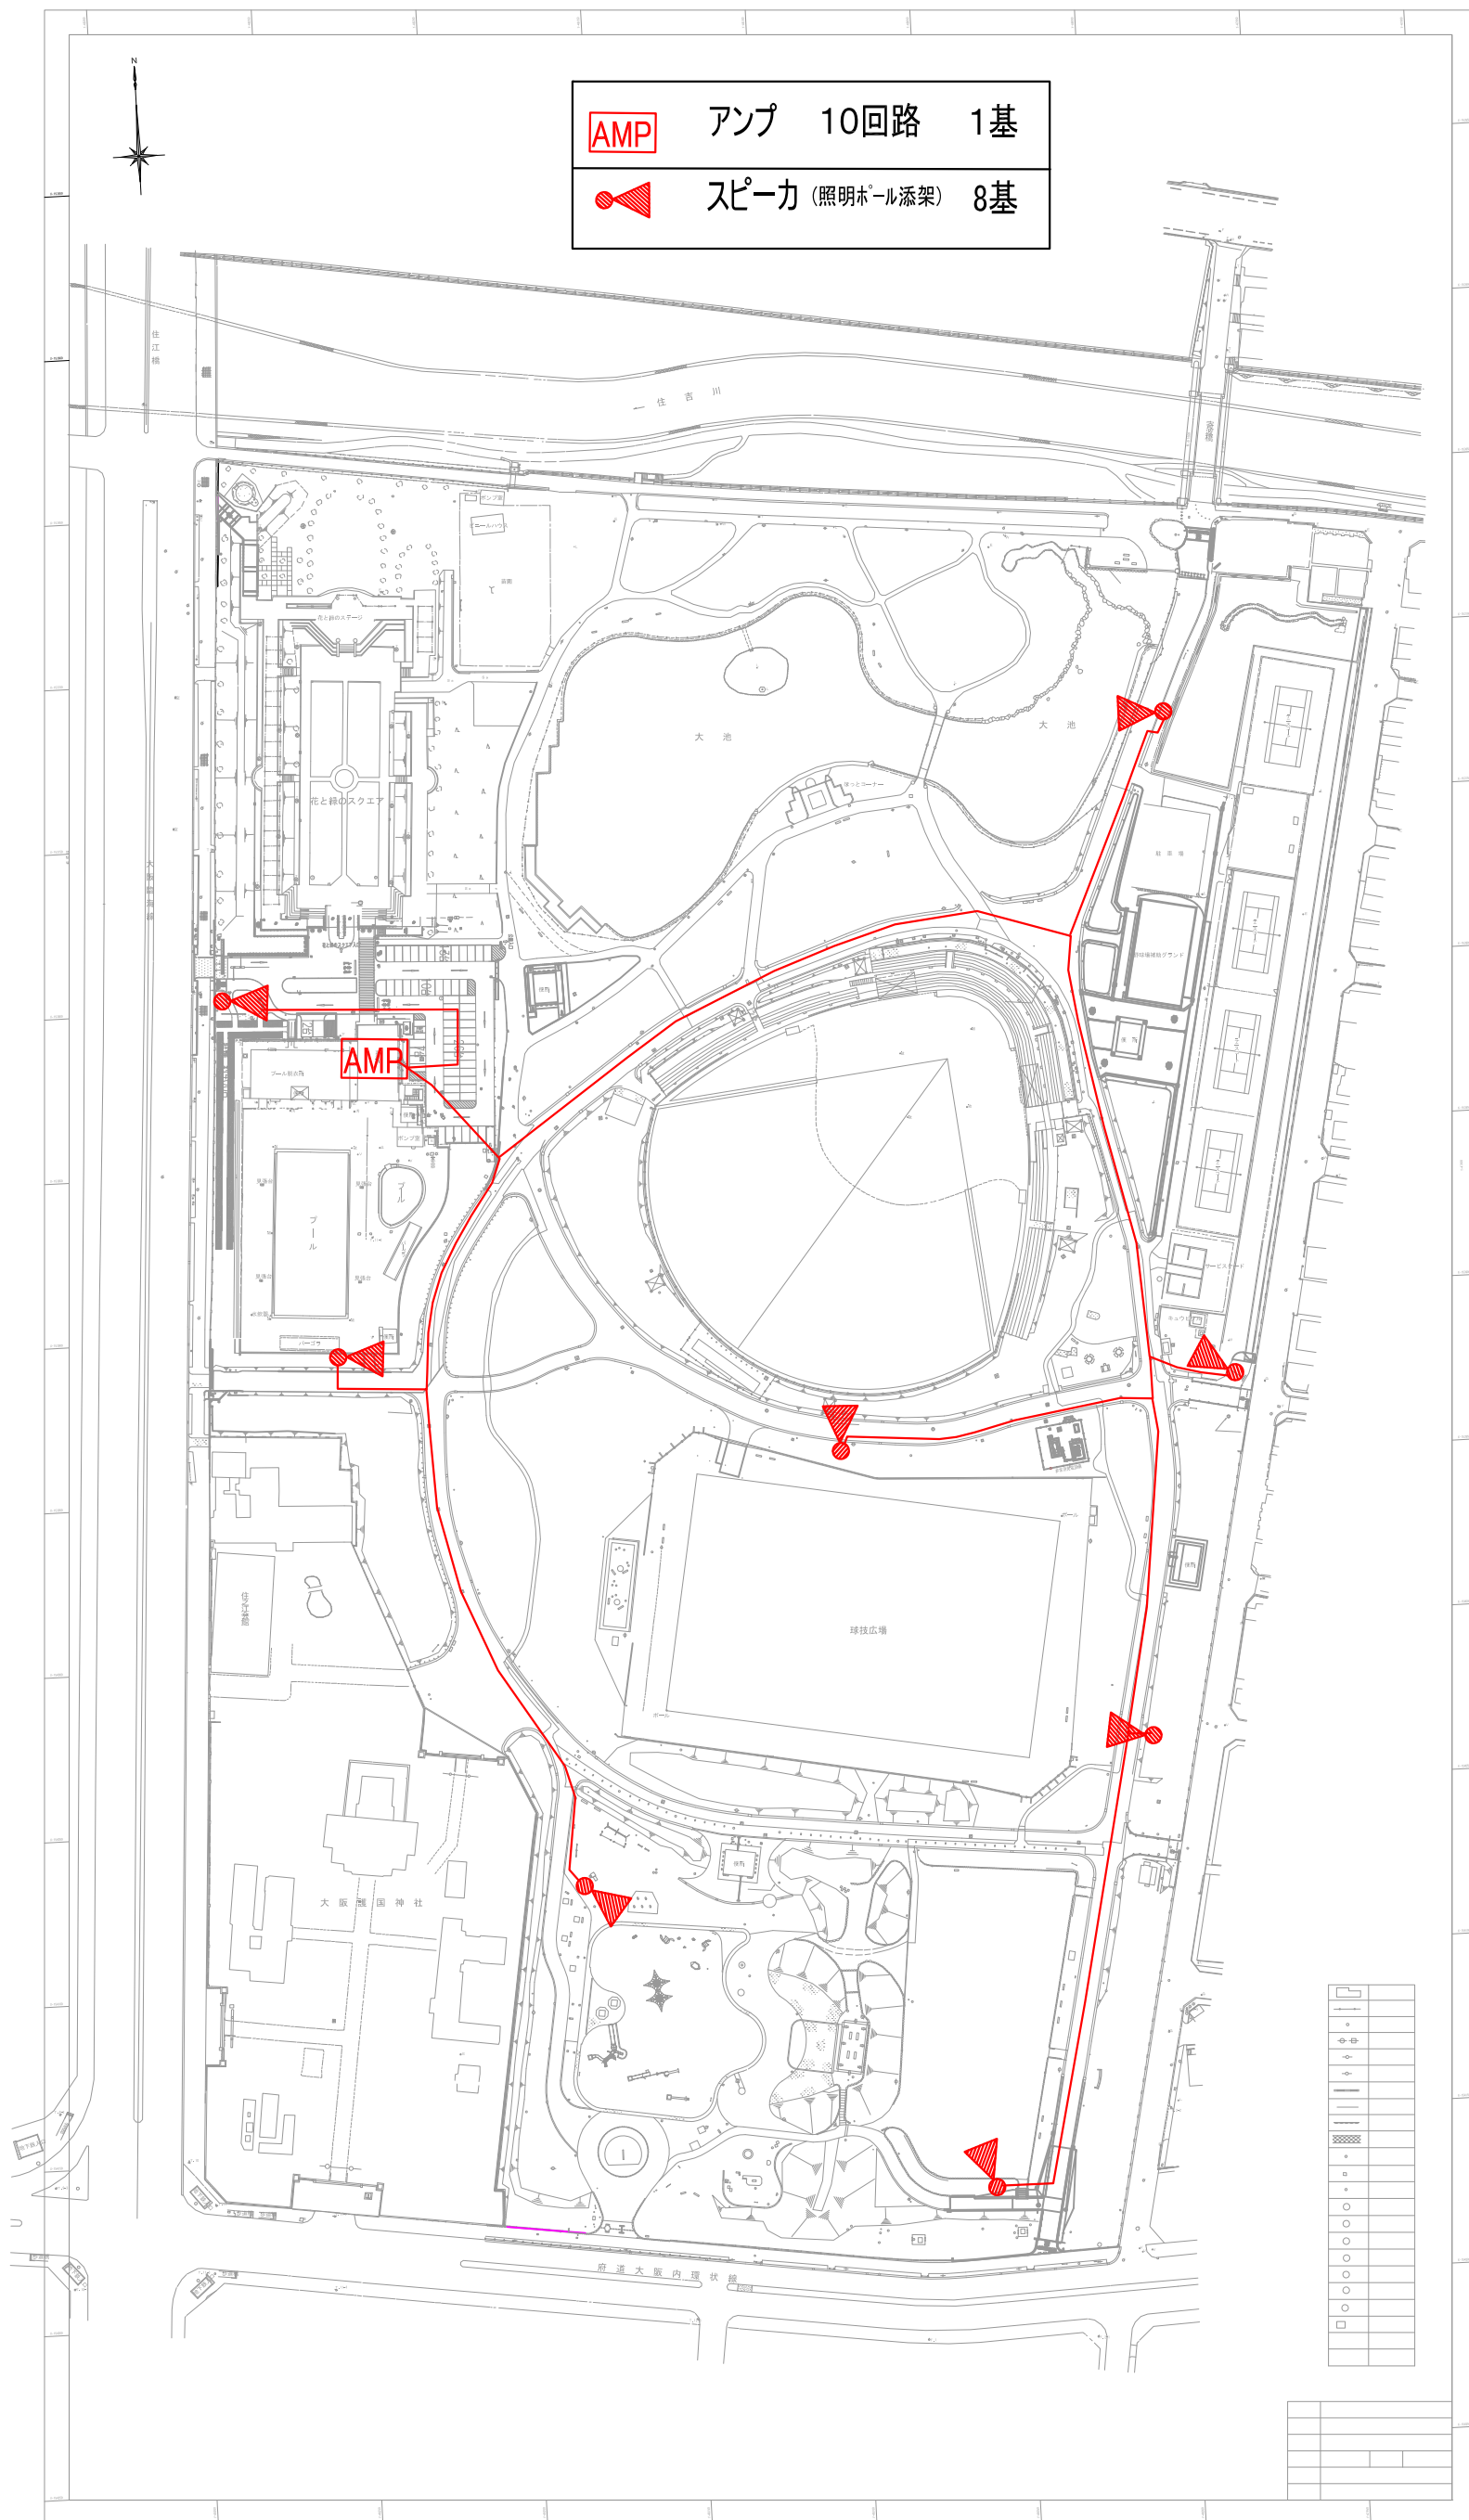


③住之江公園電気設備平面図 放送設備平面図

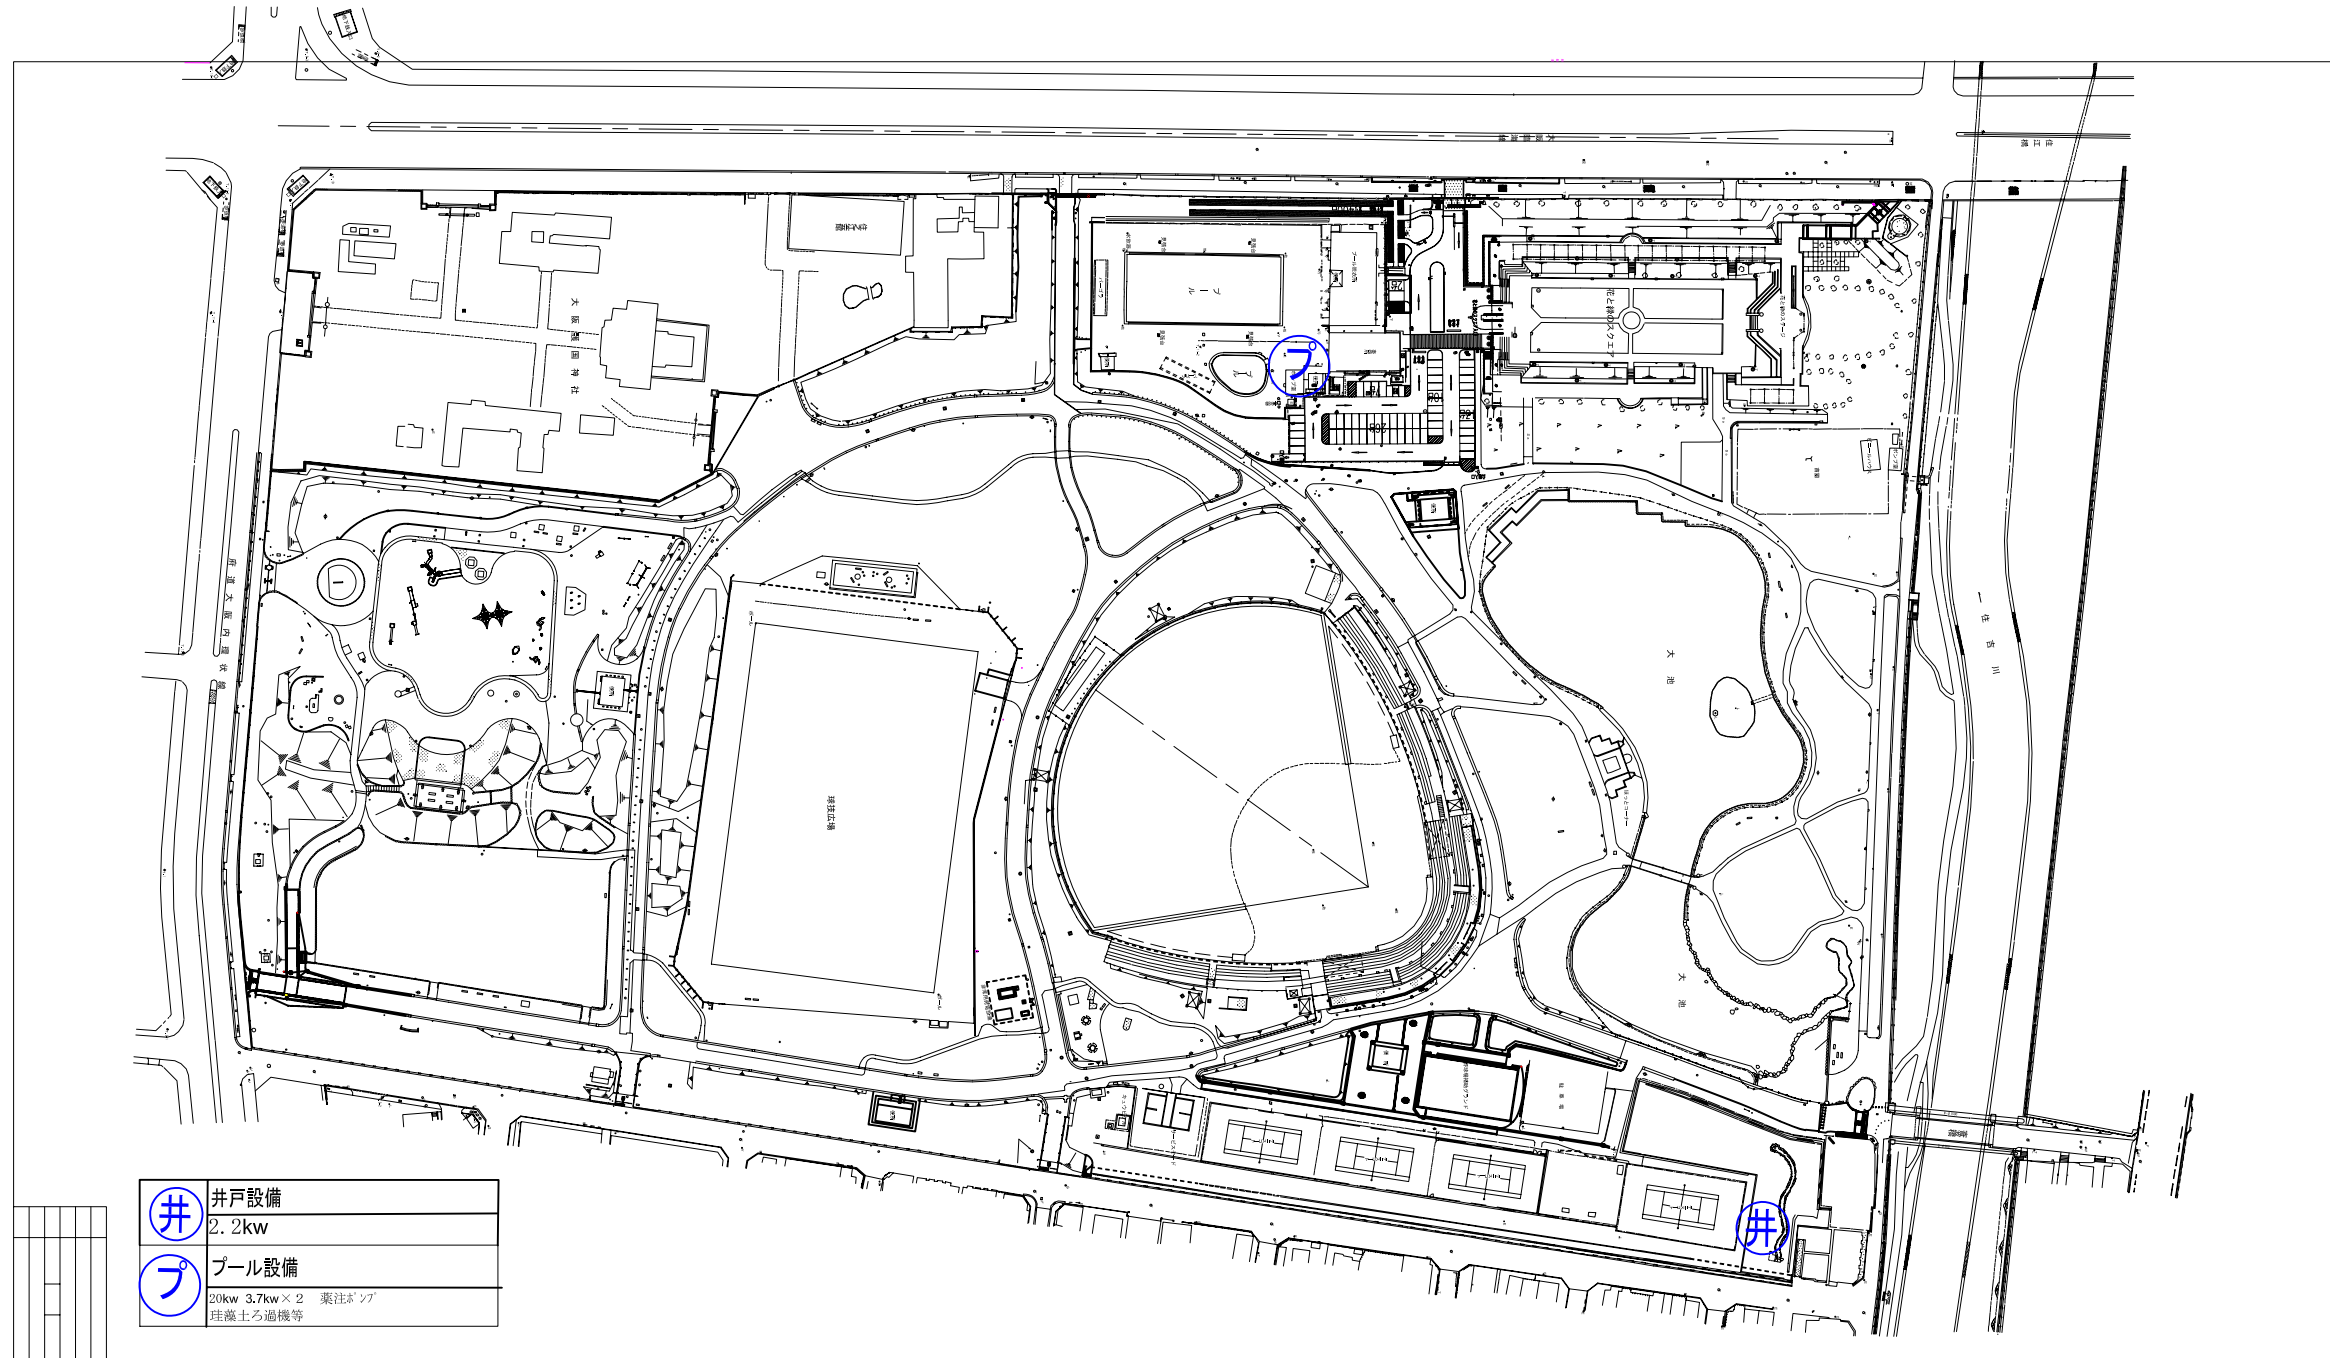


③住之江公園電気設備平面図(ポンプ関係)



④住之江公園給水設備平面図

	水道管 75mm以上
	水道管 50mm以下
	量水器
	止水栓 75mm以上
	止水栓 50mm以下

水道引込み 100mm

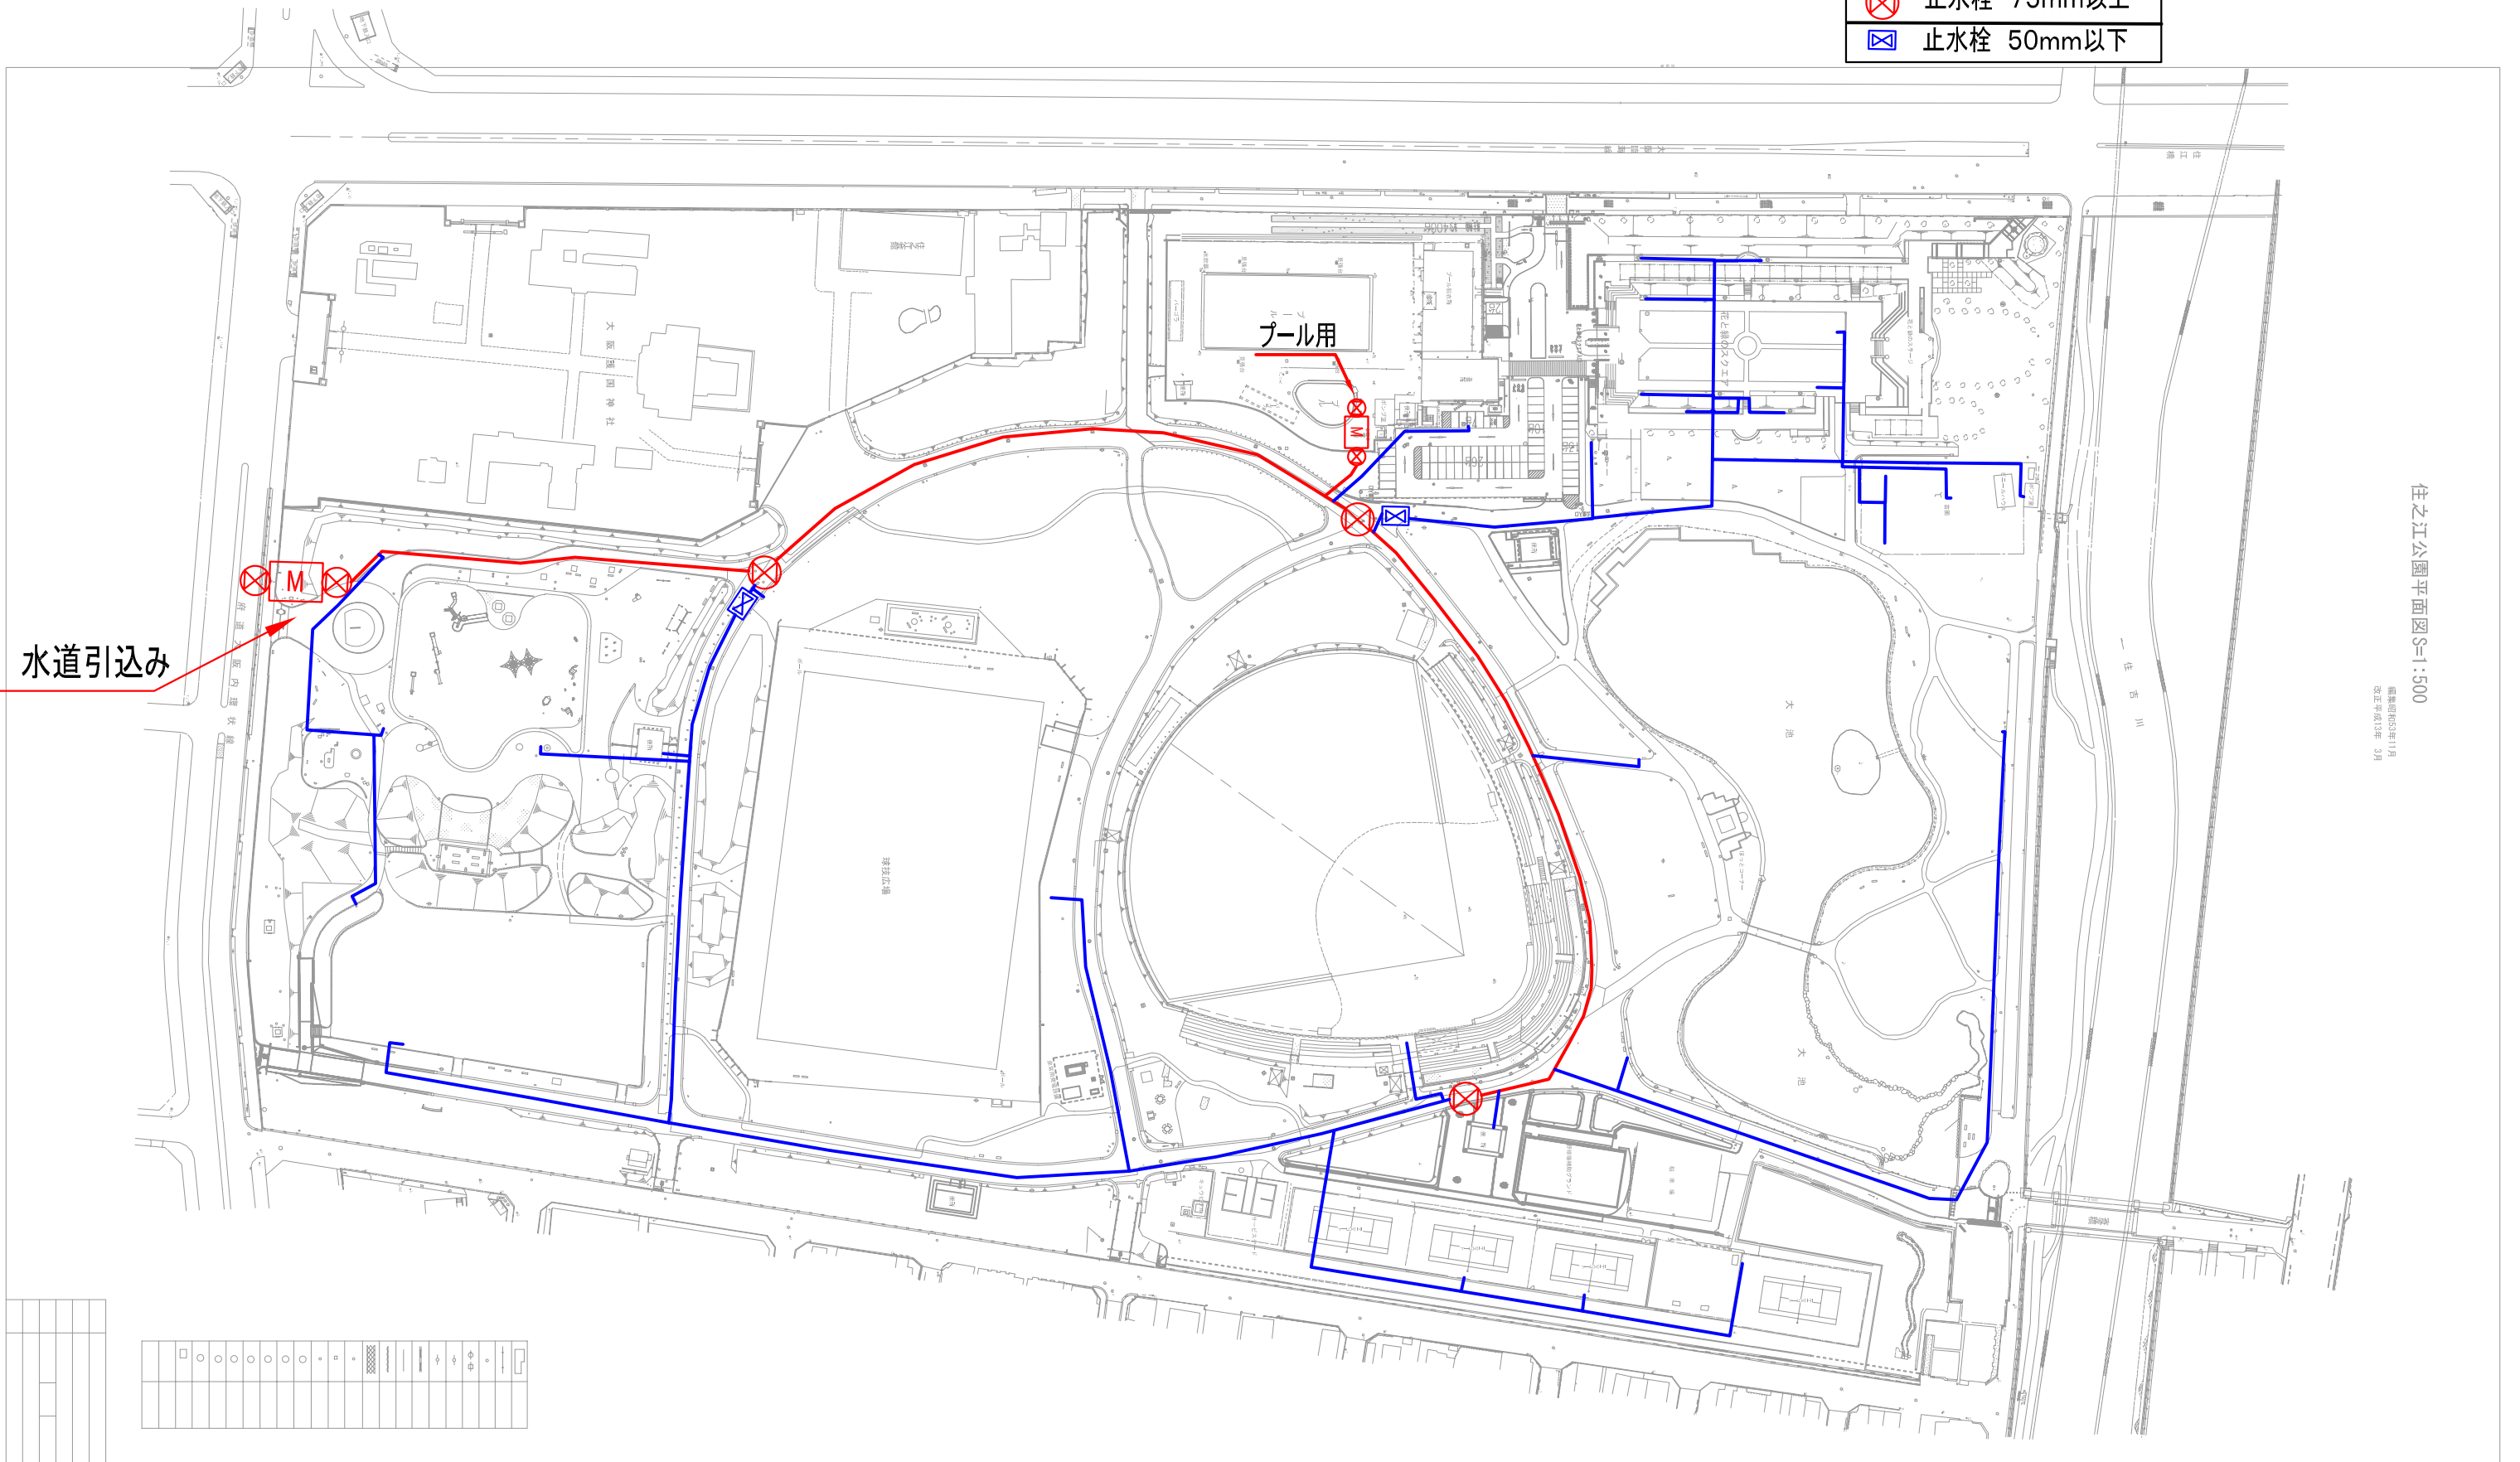

















水道引込み

プール用

住之江公園平面図 S=1:500

建築図説23年11月
改正平成13年 3月


							
							

①住之江公園管理事務所図面


住之江公園管理事務所平面図

鉄筋コンクリート造


○-----消火器

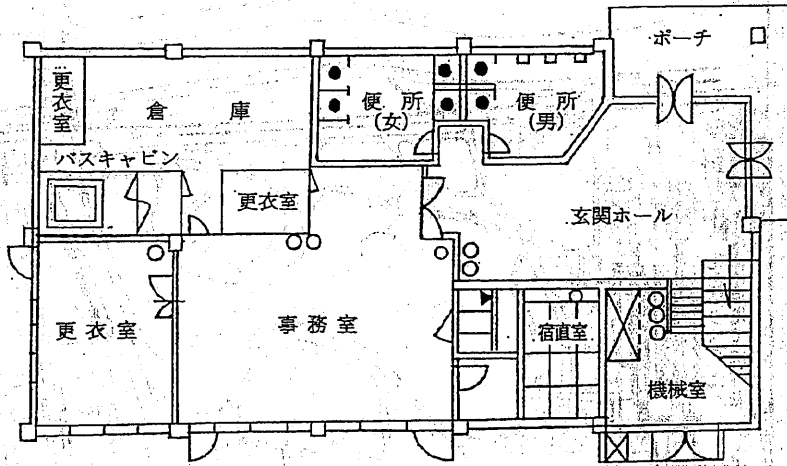

1階平面図

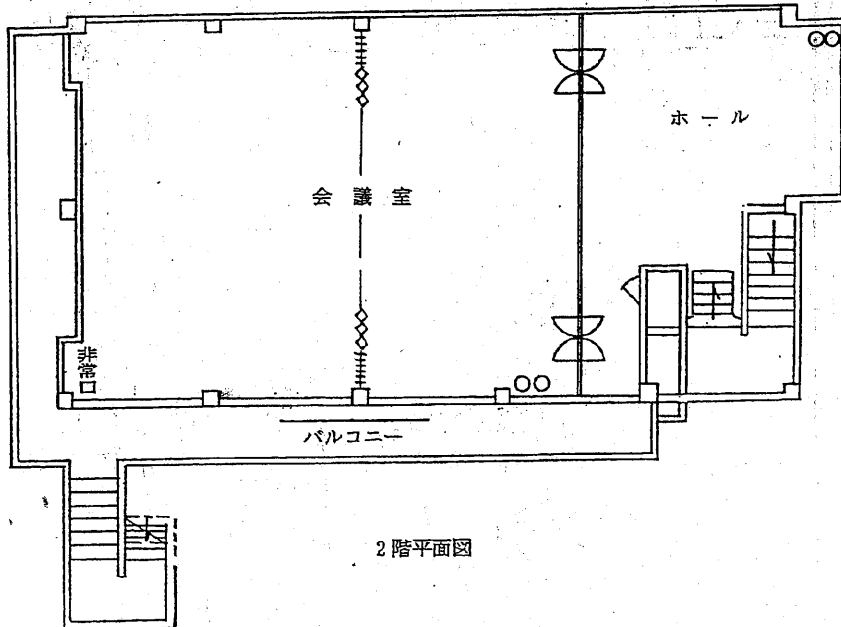


2階平面図

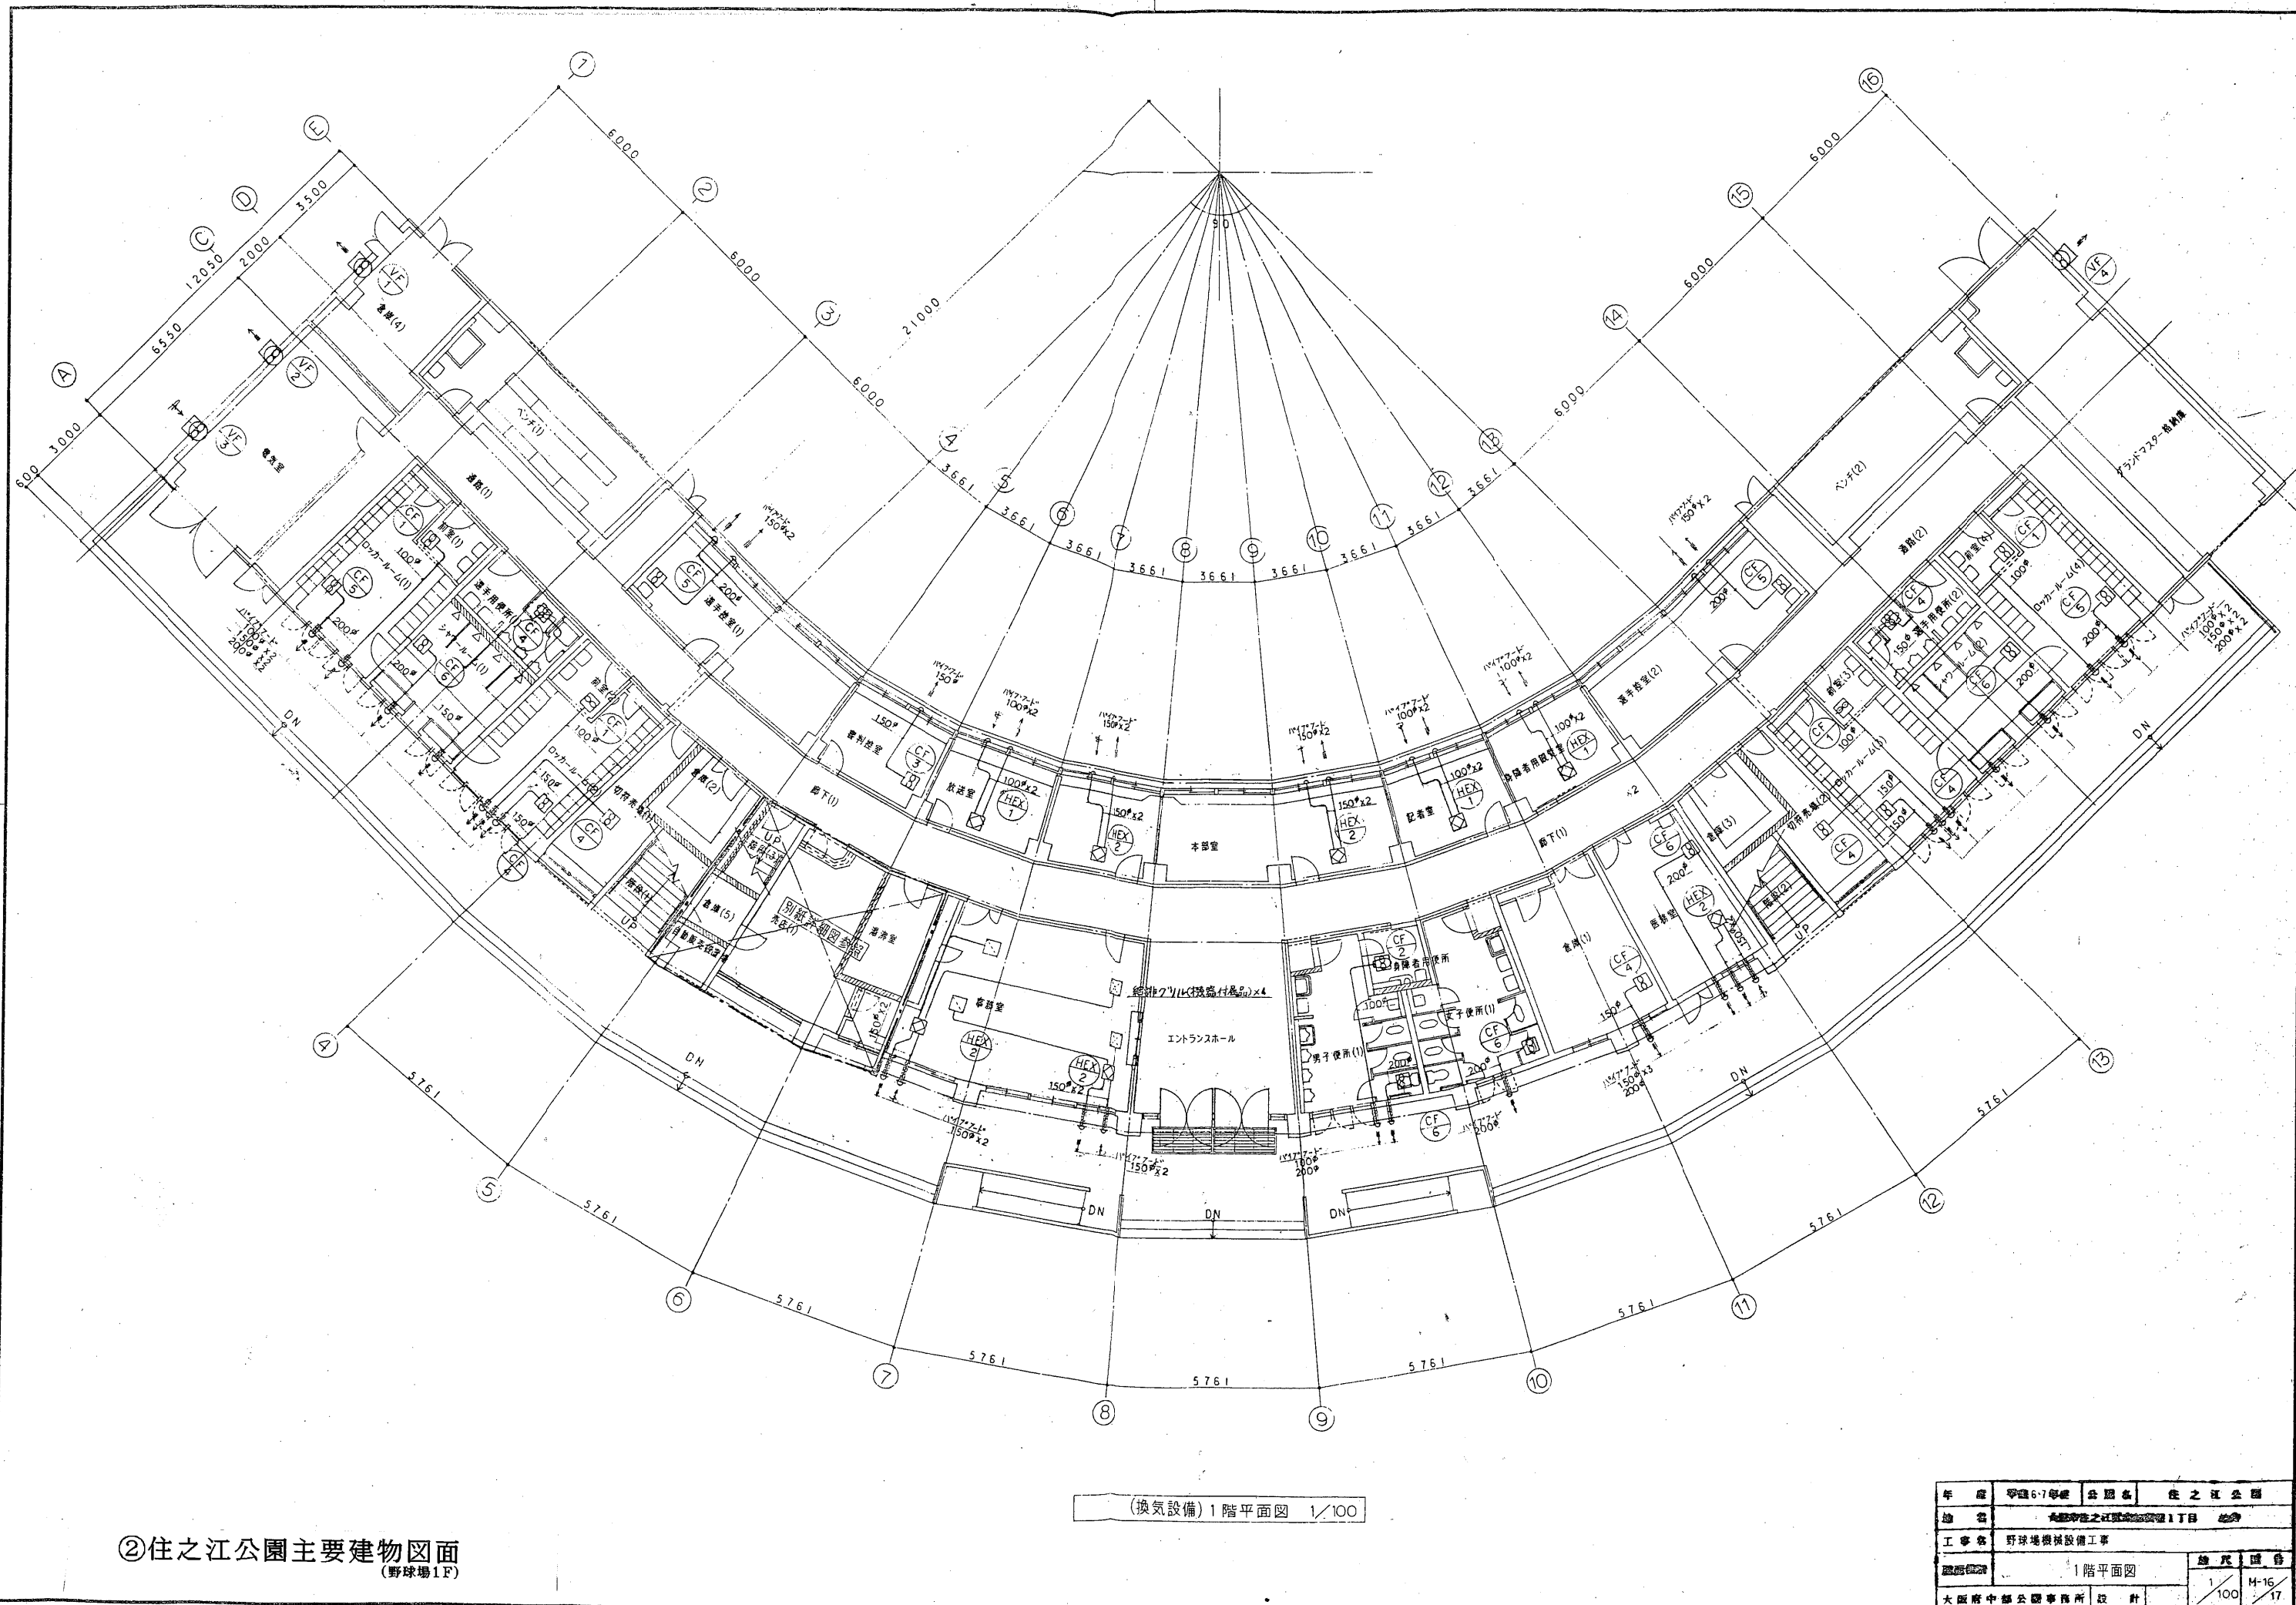

②住之江公園主要建物図面
(野球場1F)

(換気設備) 1階平面図 1/100


年度	平成6-7年度	公園名	住之江公園
施設	住之江公園野球場1丁目		
工事名	野球場機械設備工事		
図面内容	1階平面図		図尺 1/100
大阪府中部公園事務所 設計			M-16 17

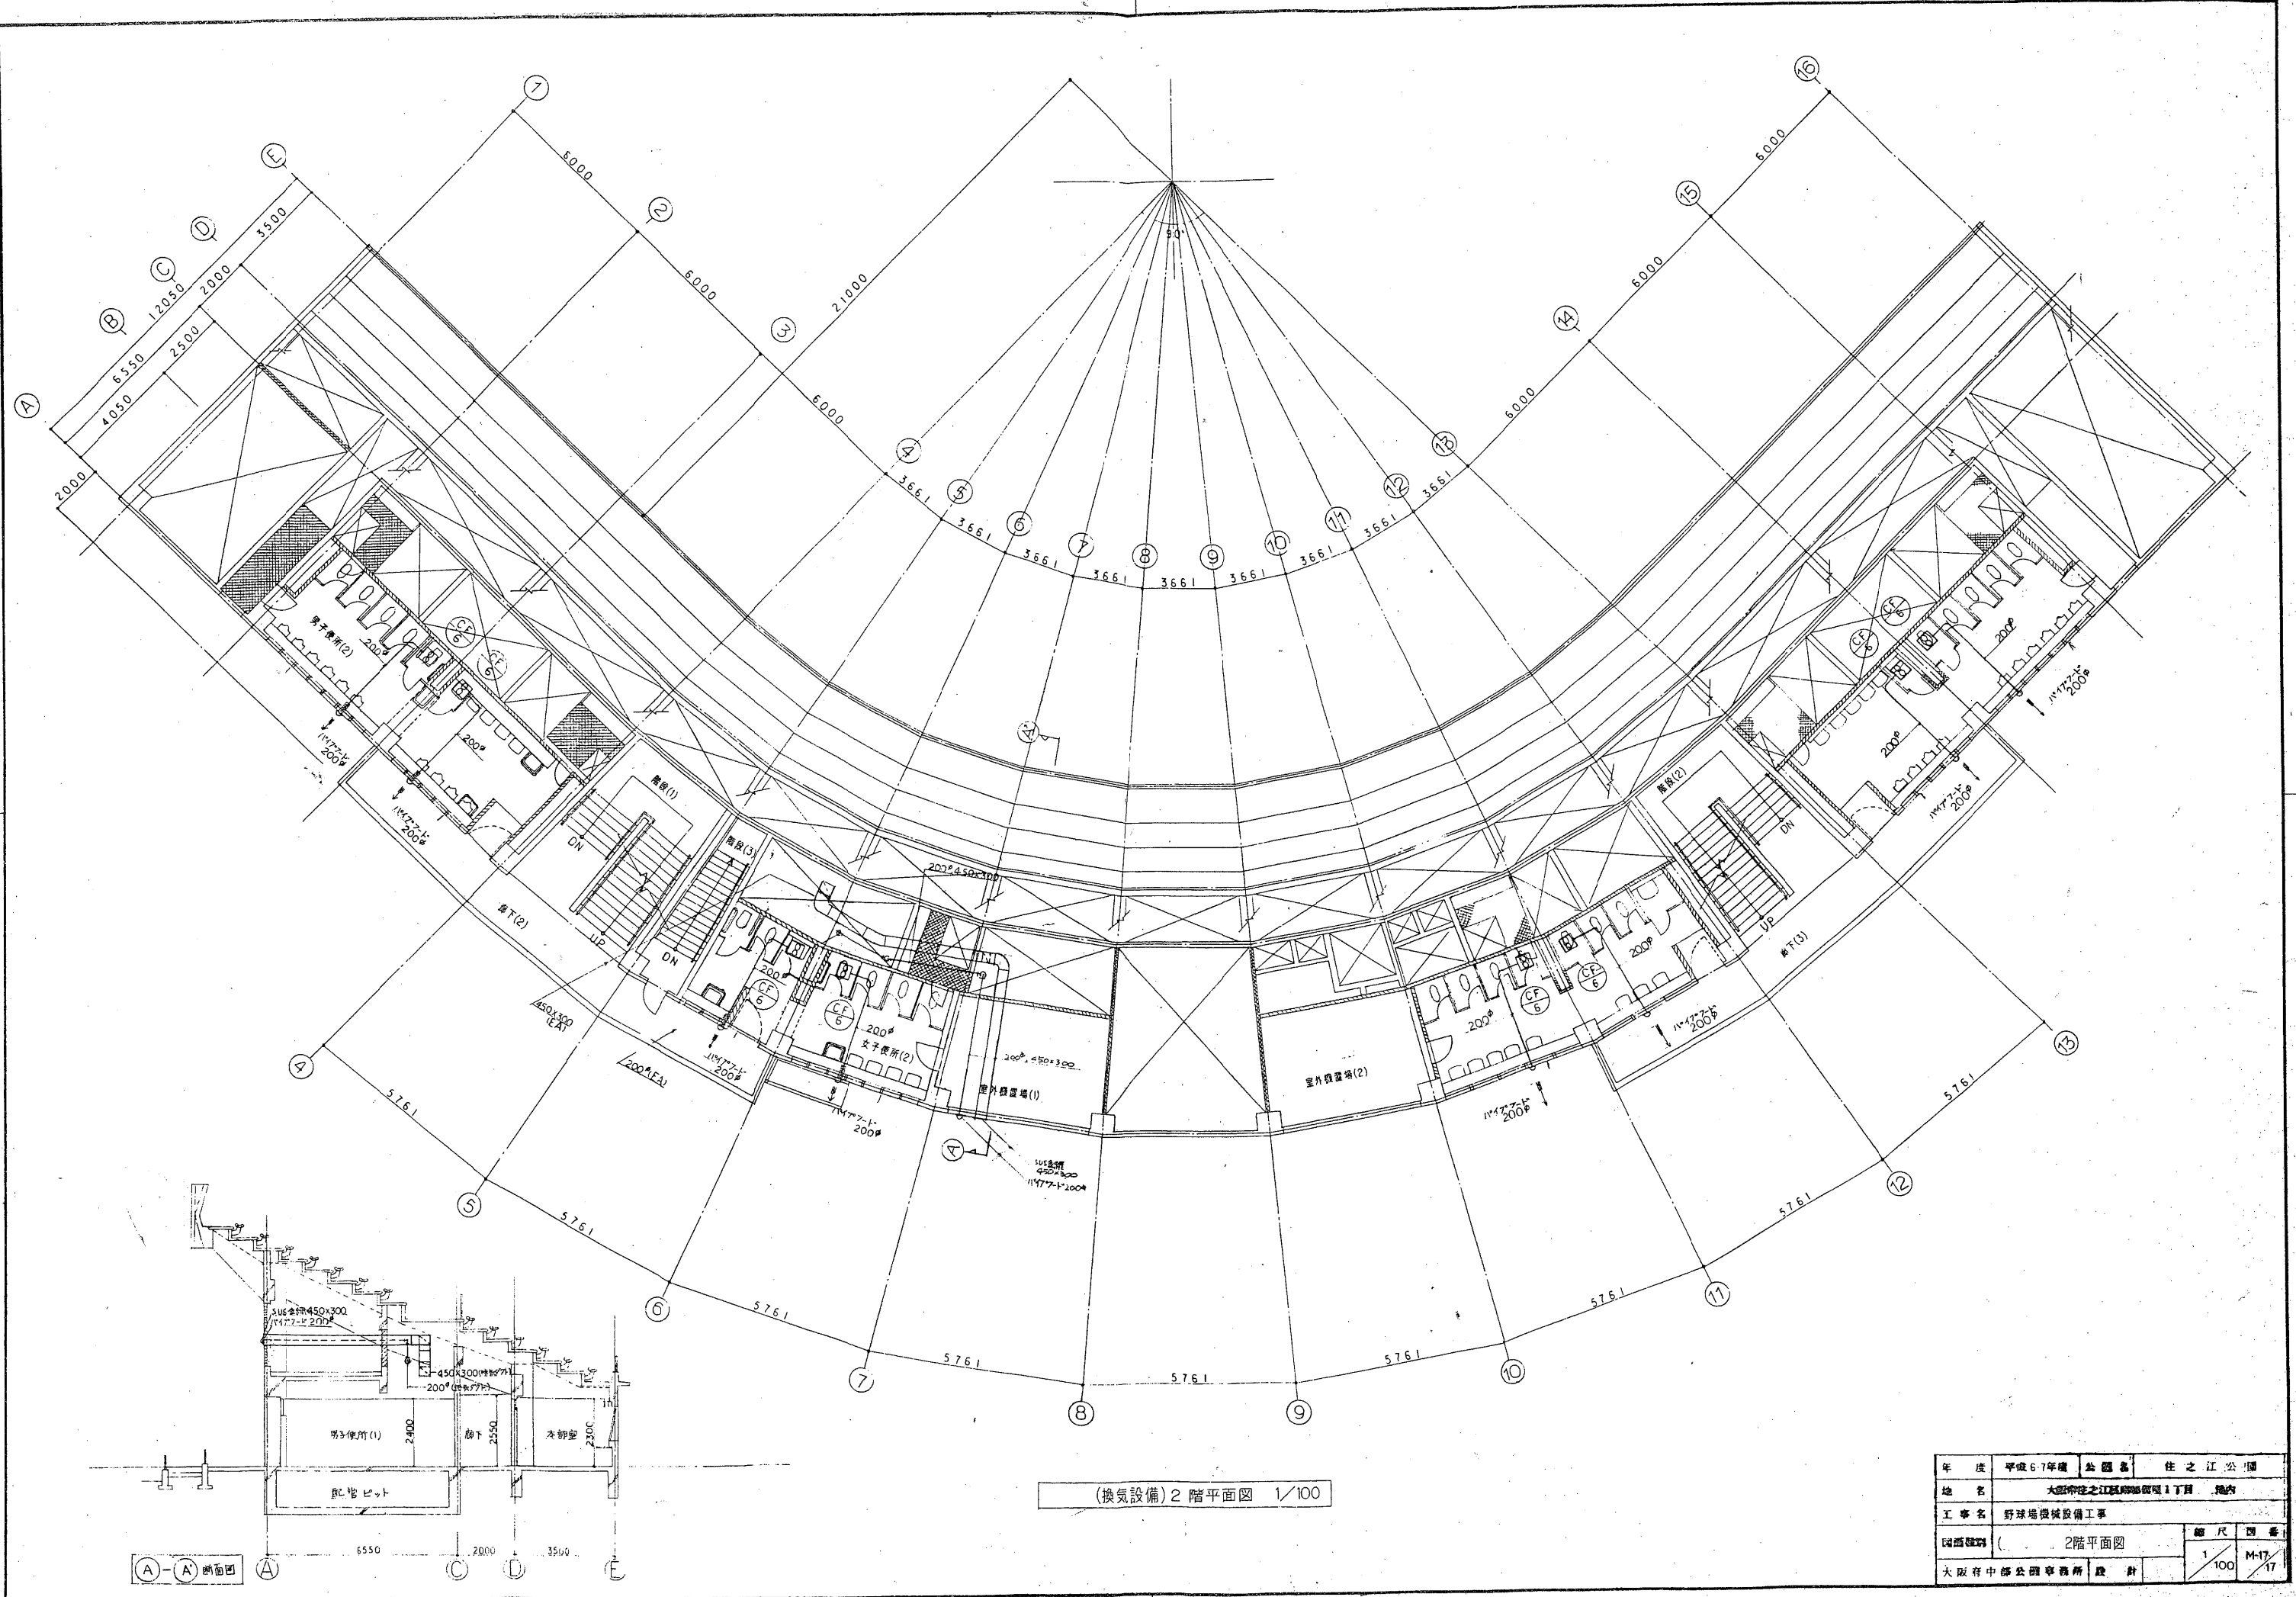

②住之江公園主要建物図面
(野球場2F)


年度	平成67年度	公園	住之江公園
地名	大阪府住之江区神崎町1丁目 地内		
工事名	野球場機械設備工事		
図面種類	2階平面図		縮尺 四番
大阪府中部公園事務所 設計	1/100	M-17	17

⑧住之江公園売店建物図面

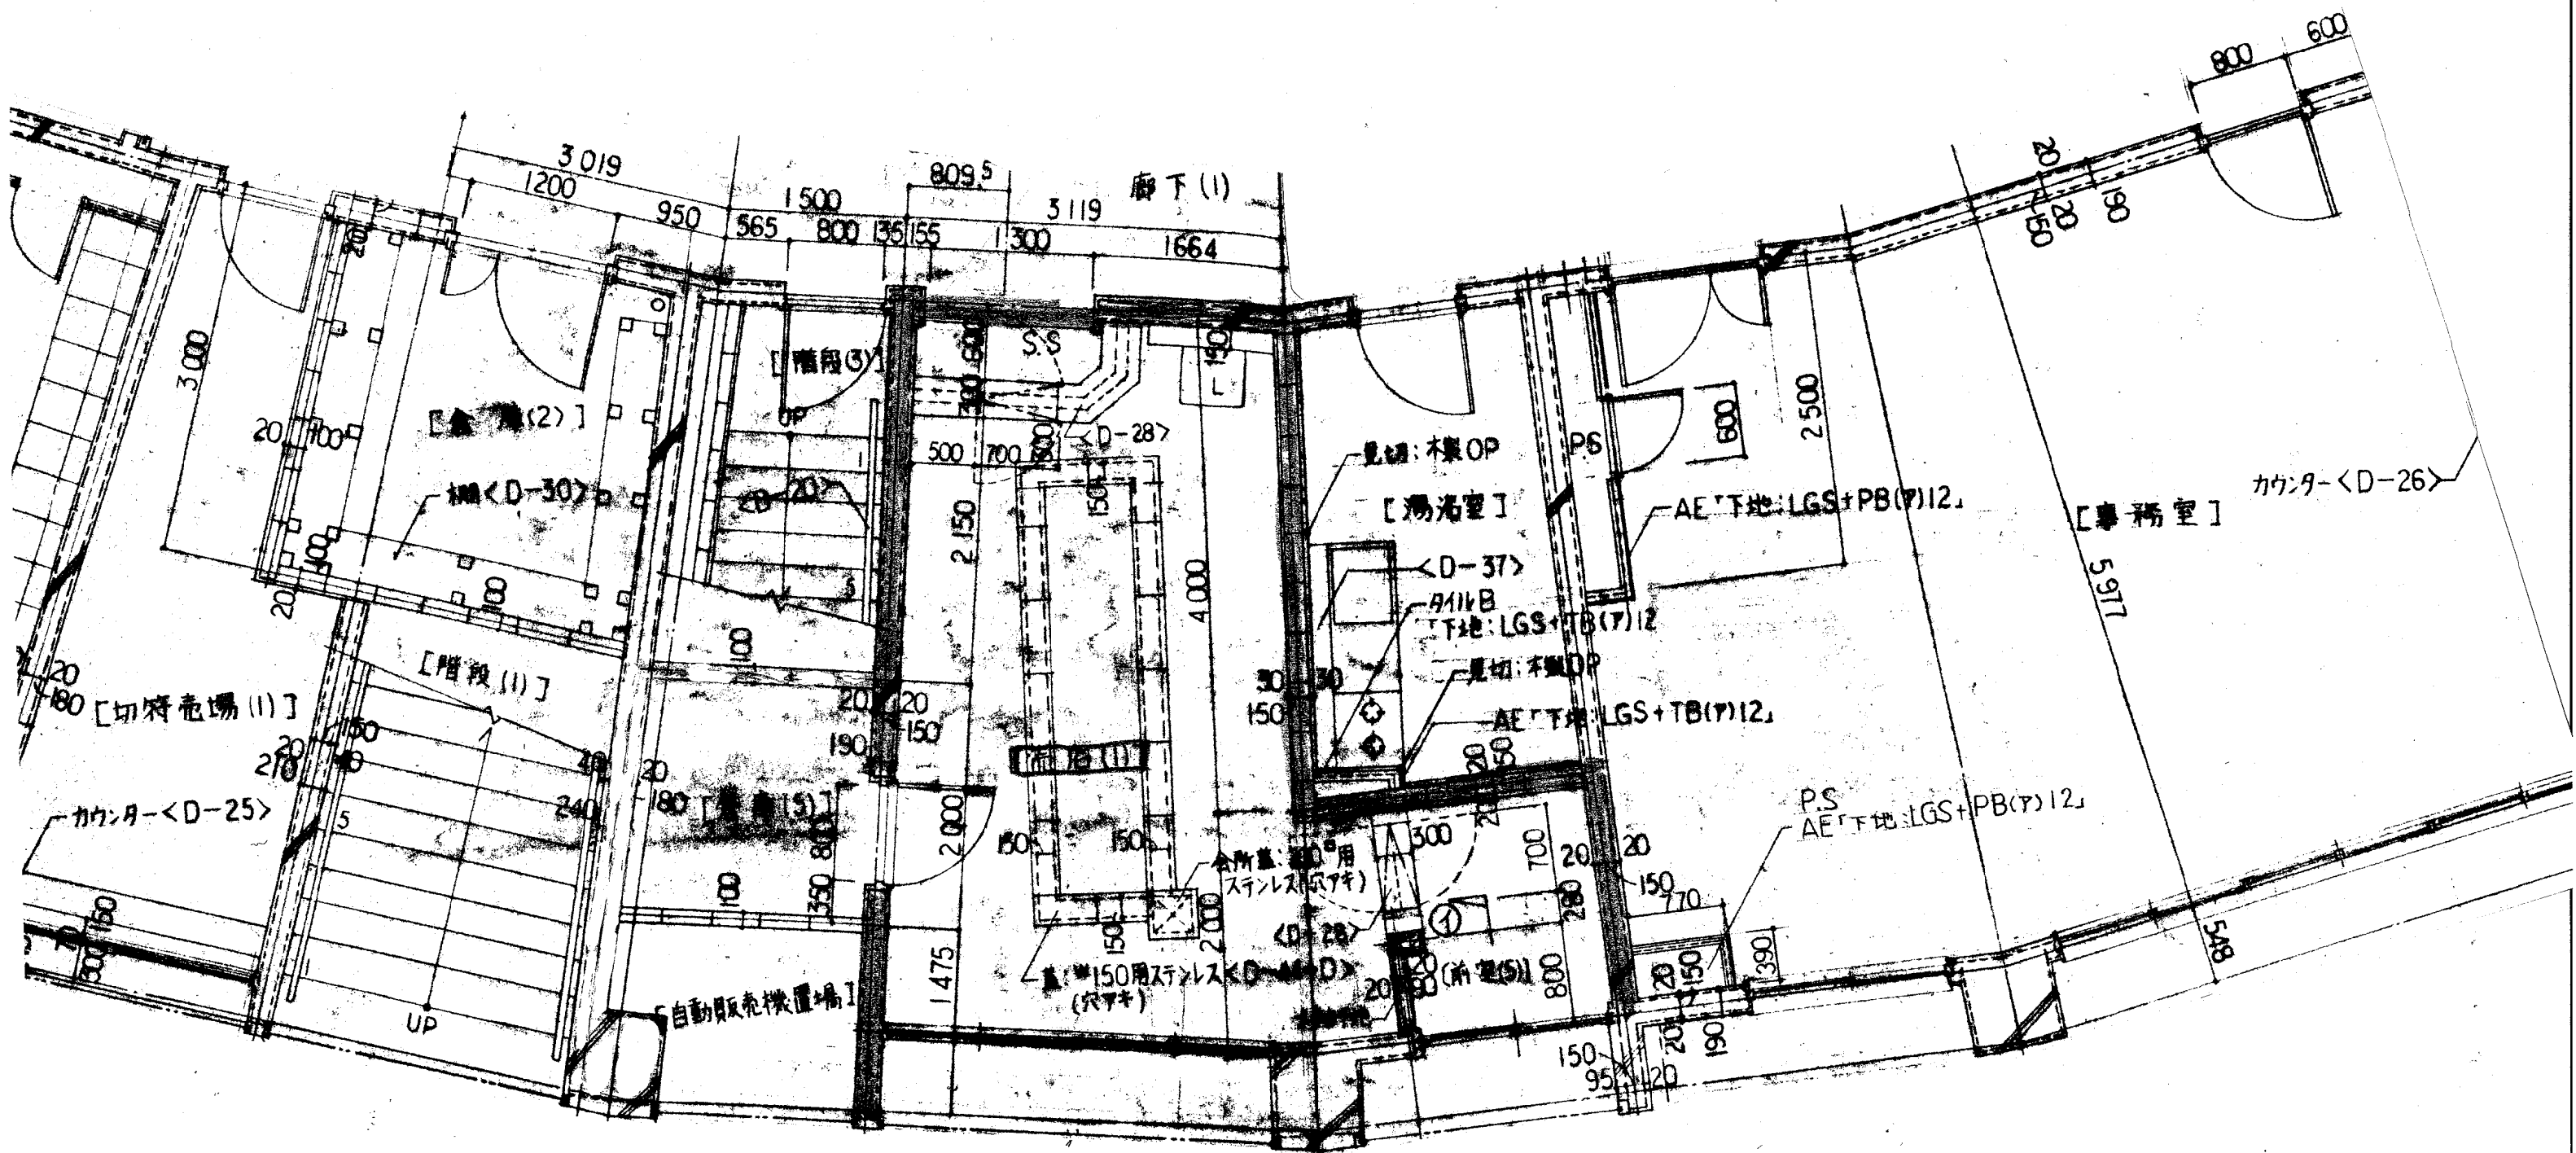

禁煙エリア

住之江公園

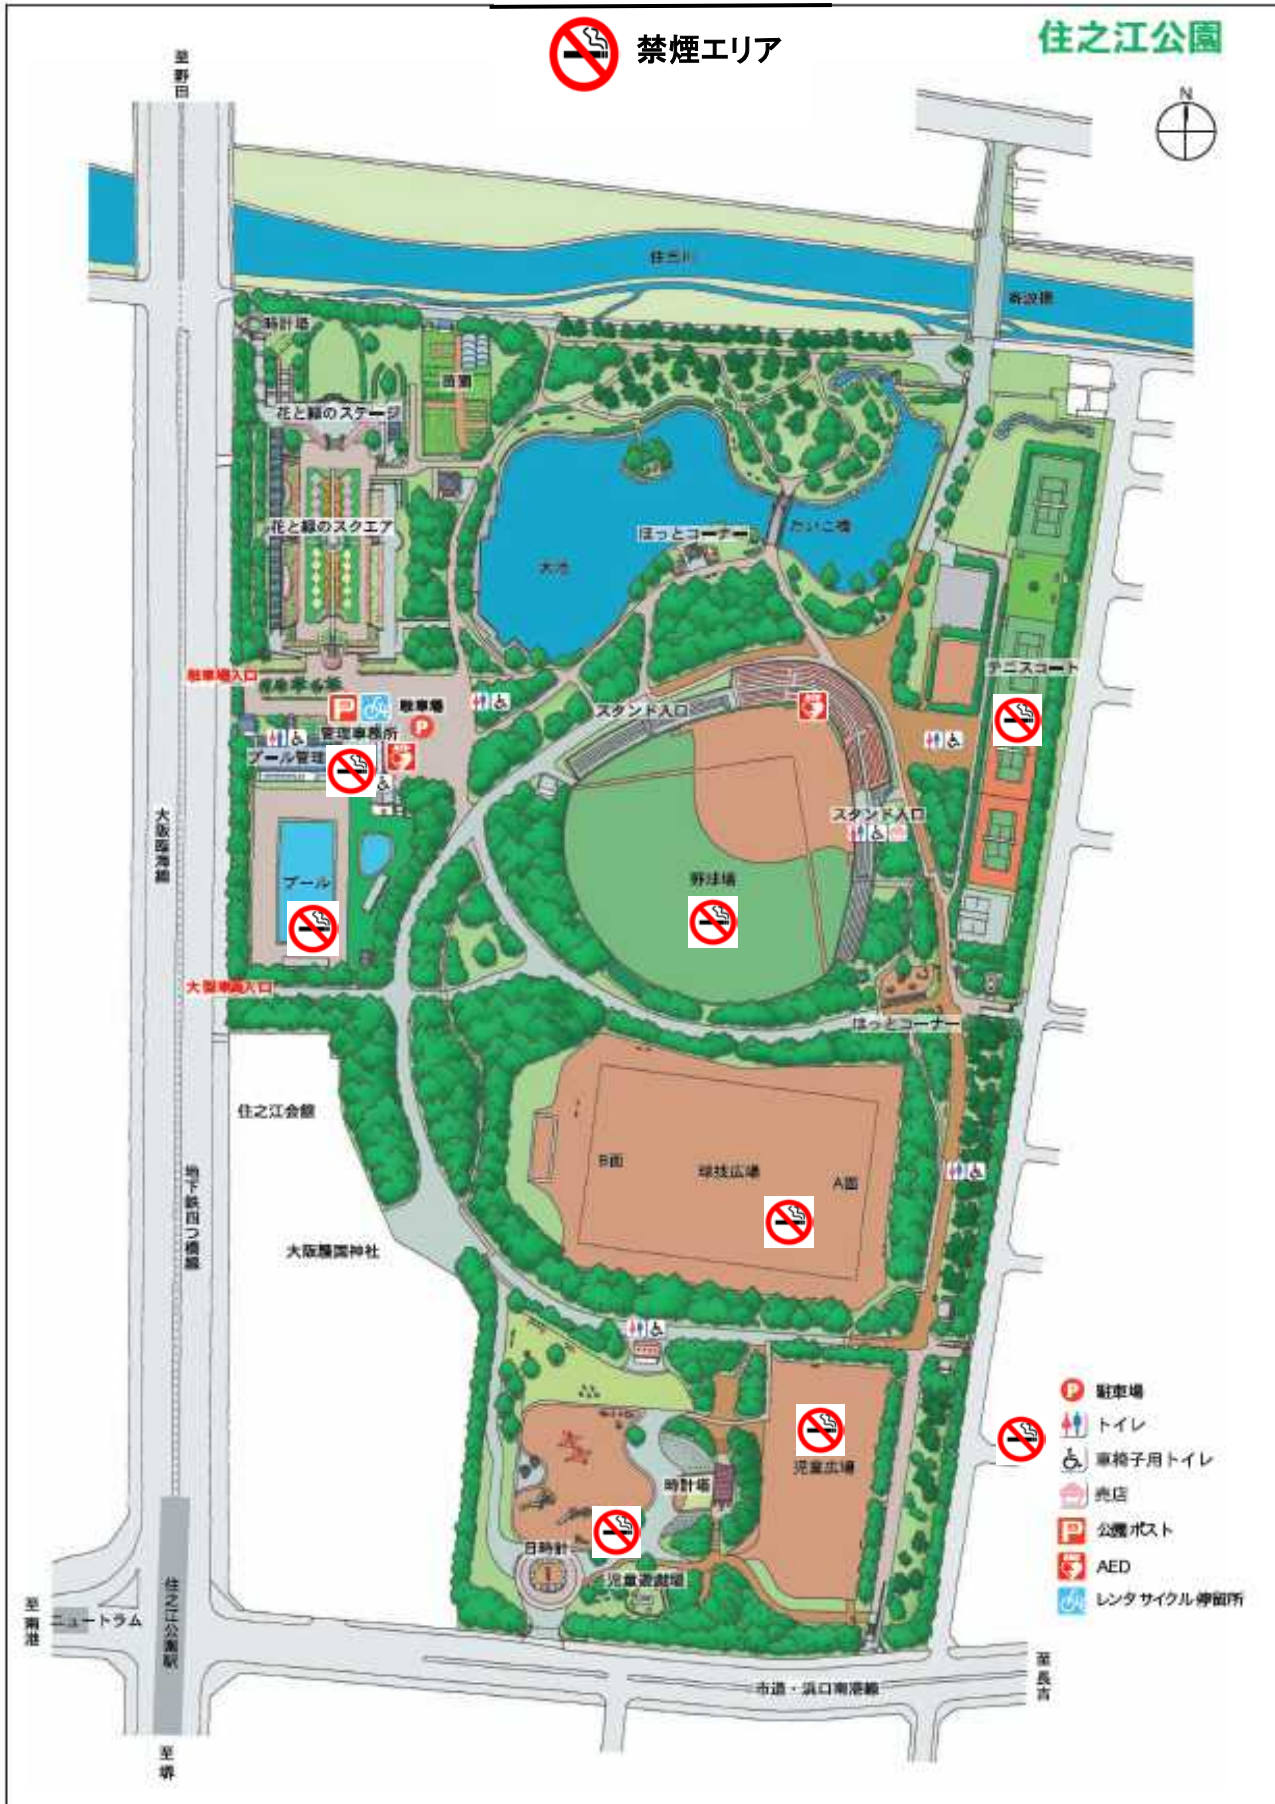

至野田
大坂湾線
地下鉄四つ橋線
至津

- 🅑 駐車場
- 🚻 トイレ
- ♿ 車椅子用トイレ
- 🏪 売店
- 📮 公費ポスト
- 🚑 AED
- 🚲 レンタサイクル停留所

至長吉

市道・浜口南港線