


せんなん里海公園 電気・給水・下水設備平面図

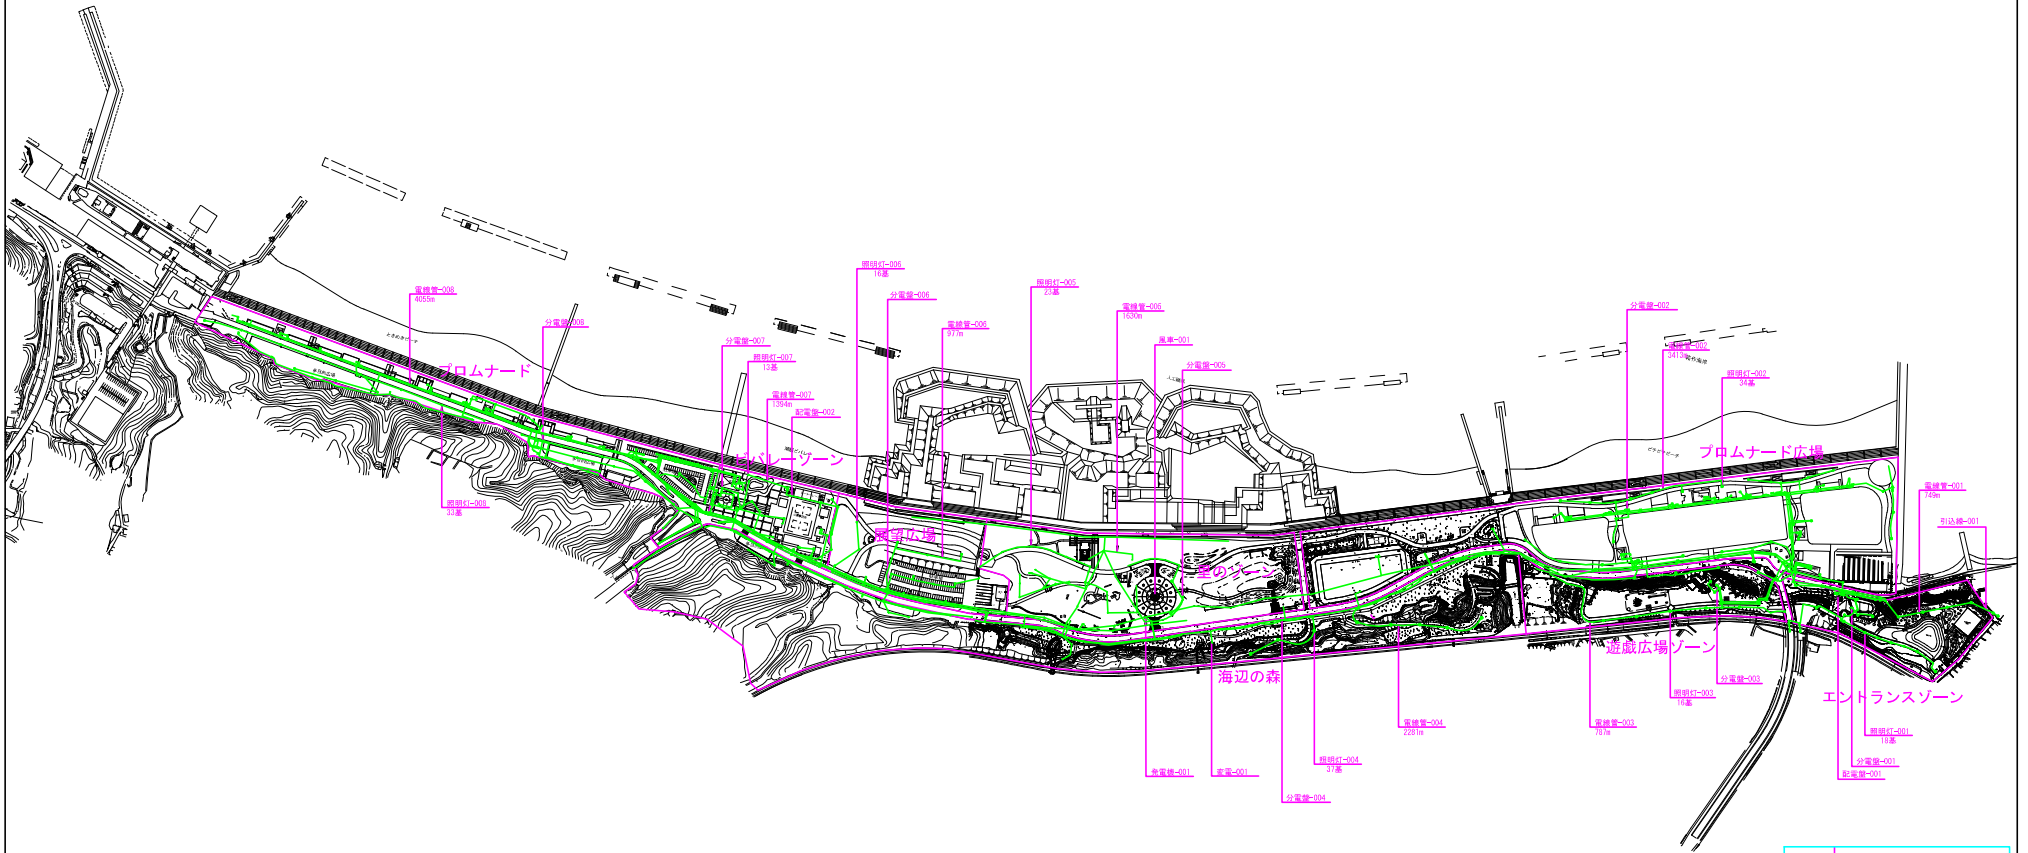

S=1:3000



凡例


記号	名称
●	配電・灯
●	給電・給
●	ハンドポンプ
—	電線・電線管

公園名	せんなん里海公園		
種別	電気・給水・下水設備平面図		
図面番号	1 / 1	業	縮尺 1:3000
岸和田土木事務所			

せんなん里海公園 電気・給水・下水設備平面図




0 50 100 150 200

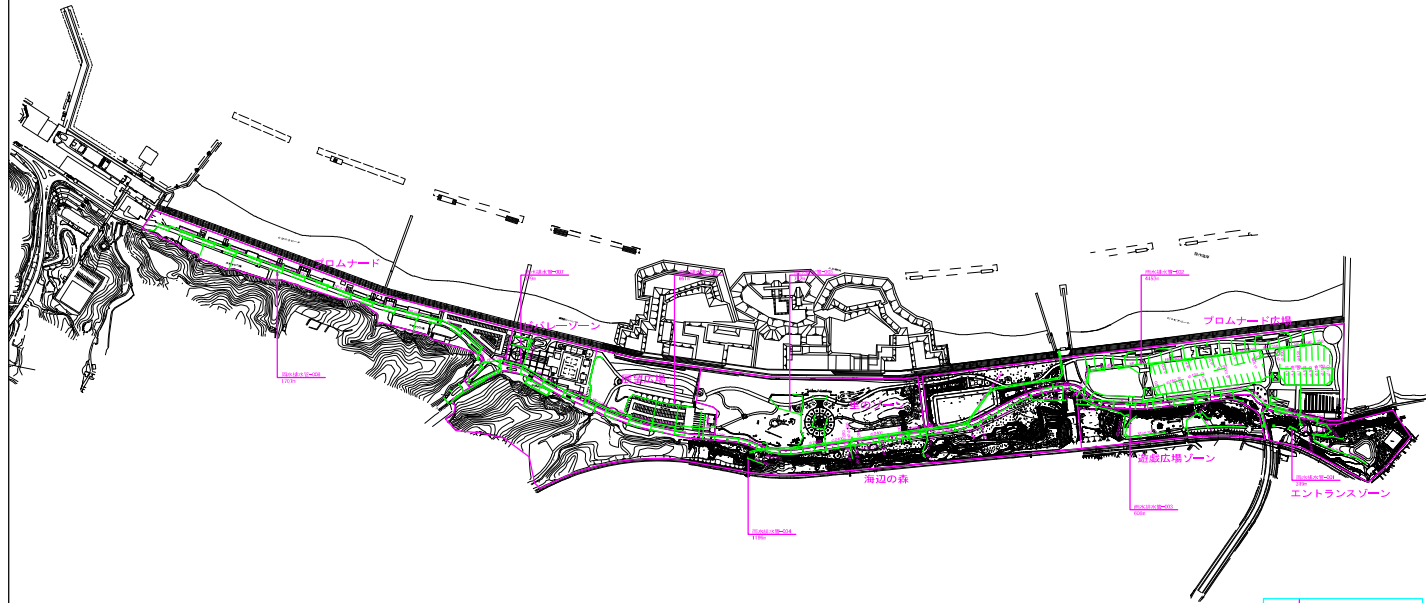

公園名	せんなん里海公園	
設計図名	第1種水・下水施設平面図(排水)	
図面番号	第	1:3000
設計年月	年	月
岸和田土木事務所		

せんなん里海公園 電気・給水・下水設備平面図

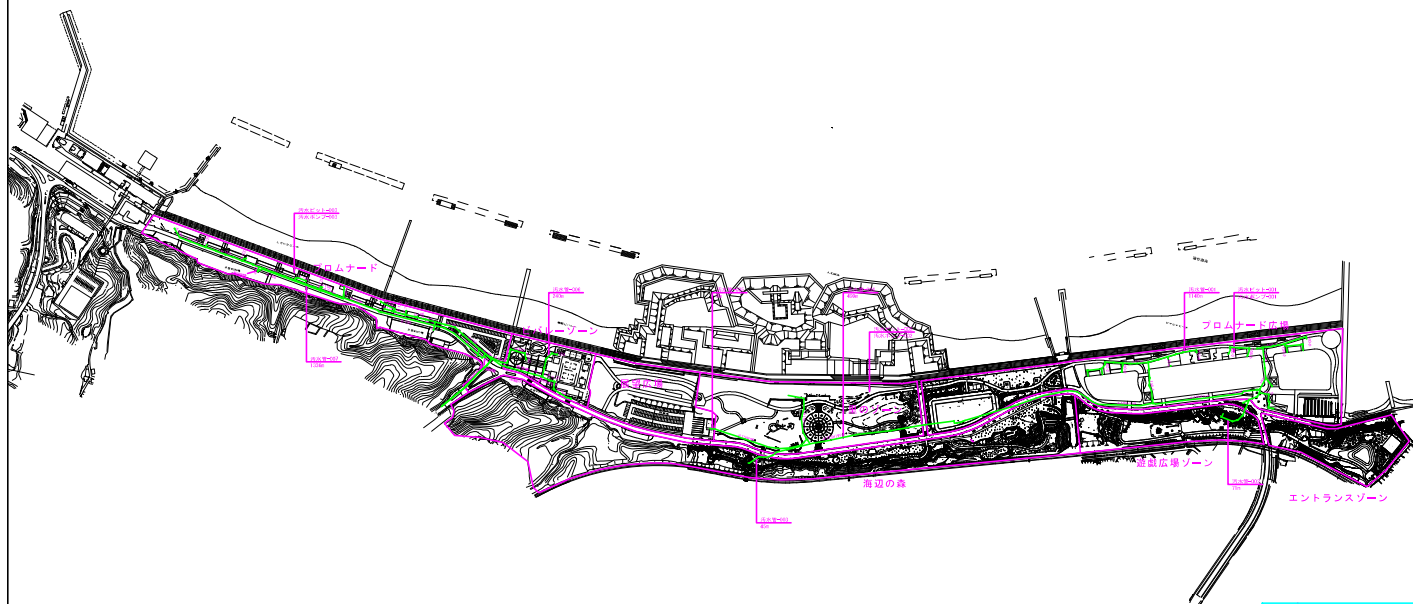

公園名	せんなん里海公園		
設計図名	③-①給水・下水施設平面図(汚水)		
図面番号	1	冊	1:3000
設計年月		年	
原 和 田 土 木 事 務 所			