
 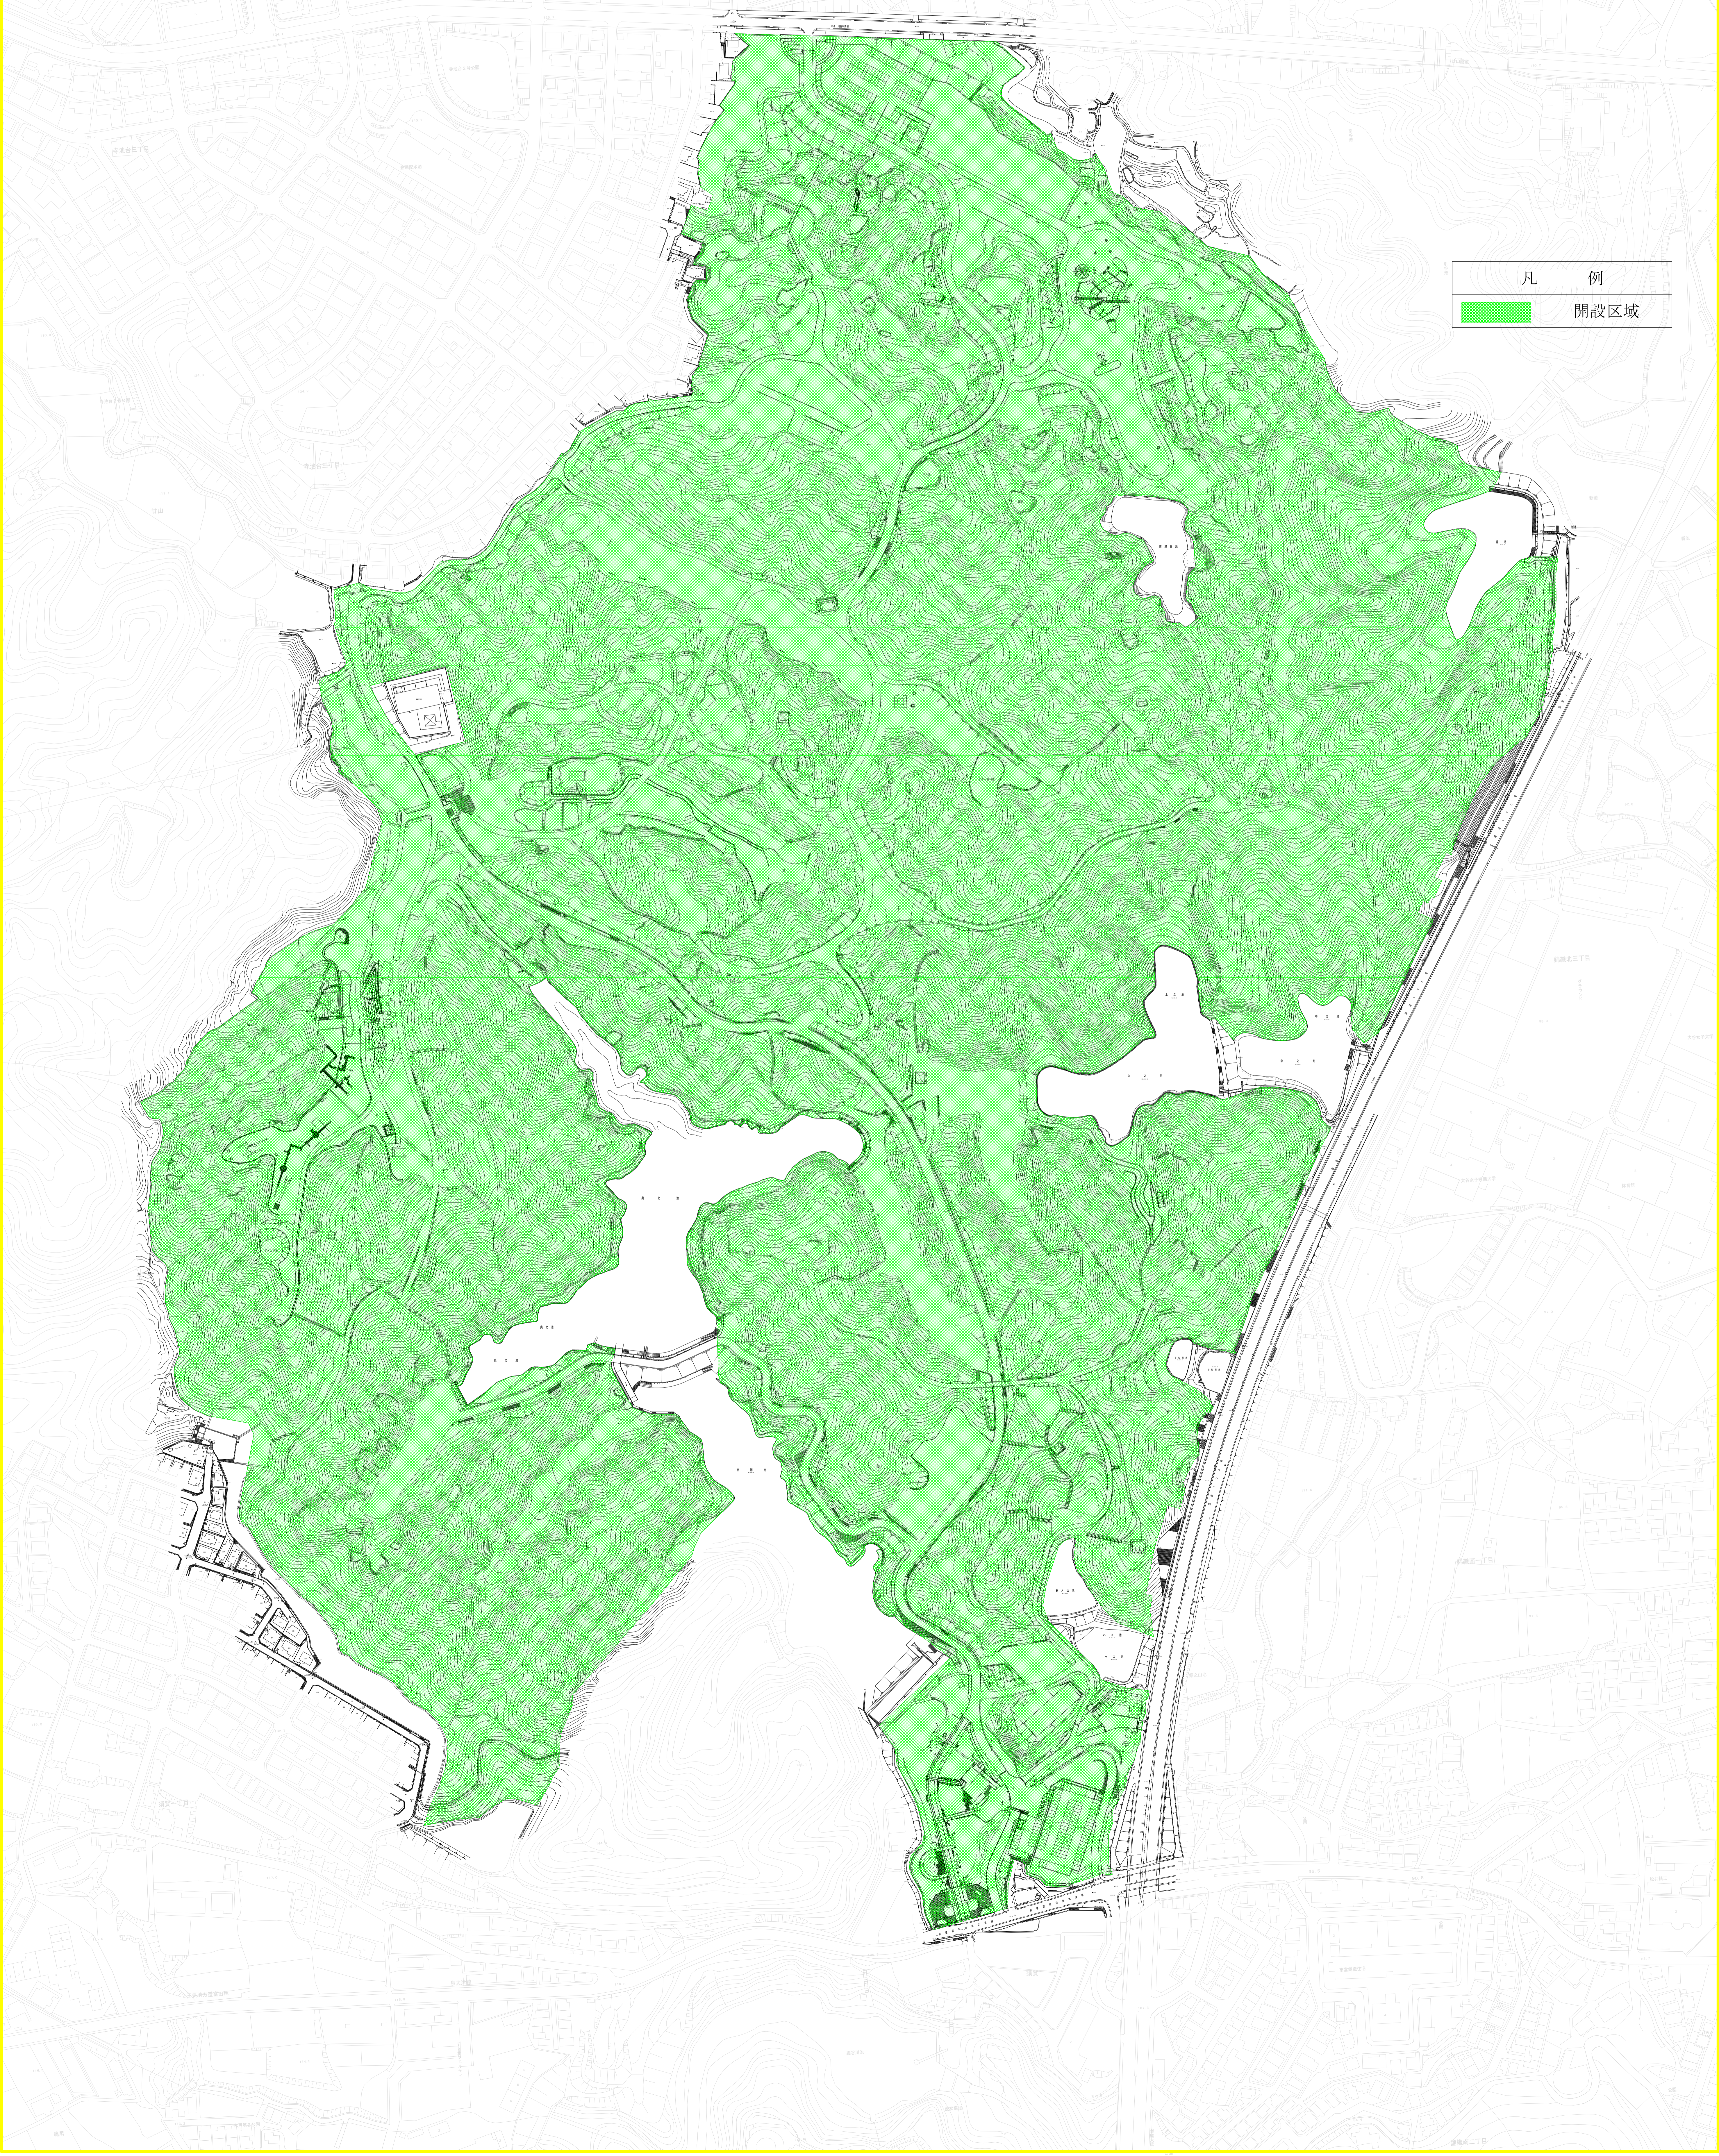


錦織公園開設区域図



凡 例	
	開設区域

 
錦織公園 便益施設現況図(食堂・売店・自販機)

錦織公園



- トイレ
- おむつかえシート
- 車椅子用トイレ
- 休憩所
- 公衆電話
- 売店
- 駐車場

凡例





 



指定管理者の管理対象外




指定管理者が自主事業として
管理できる施設

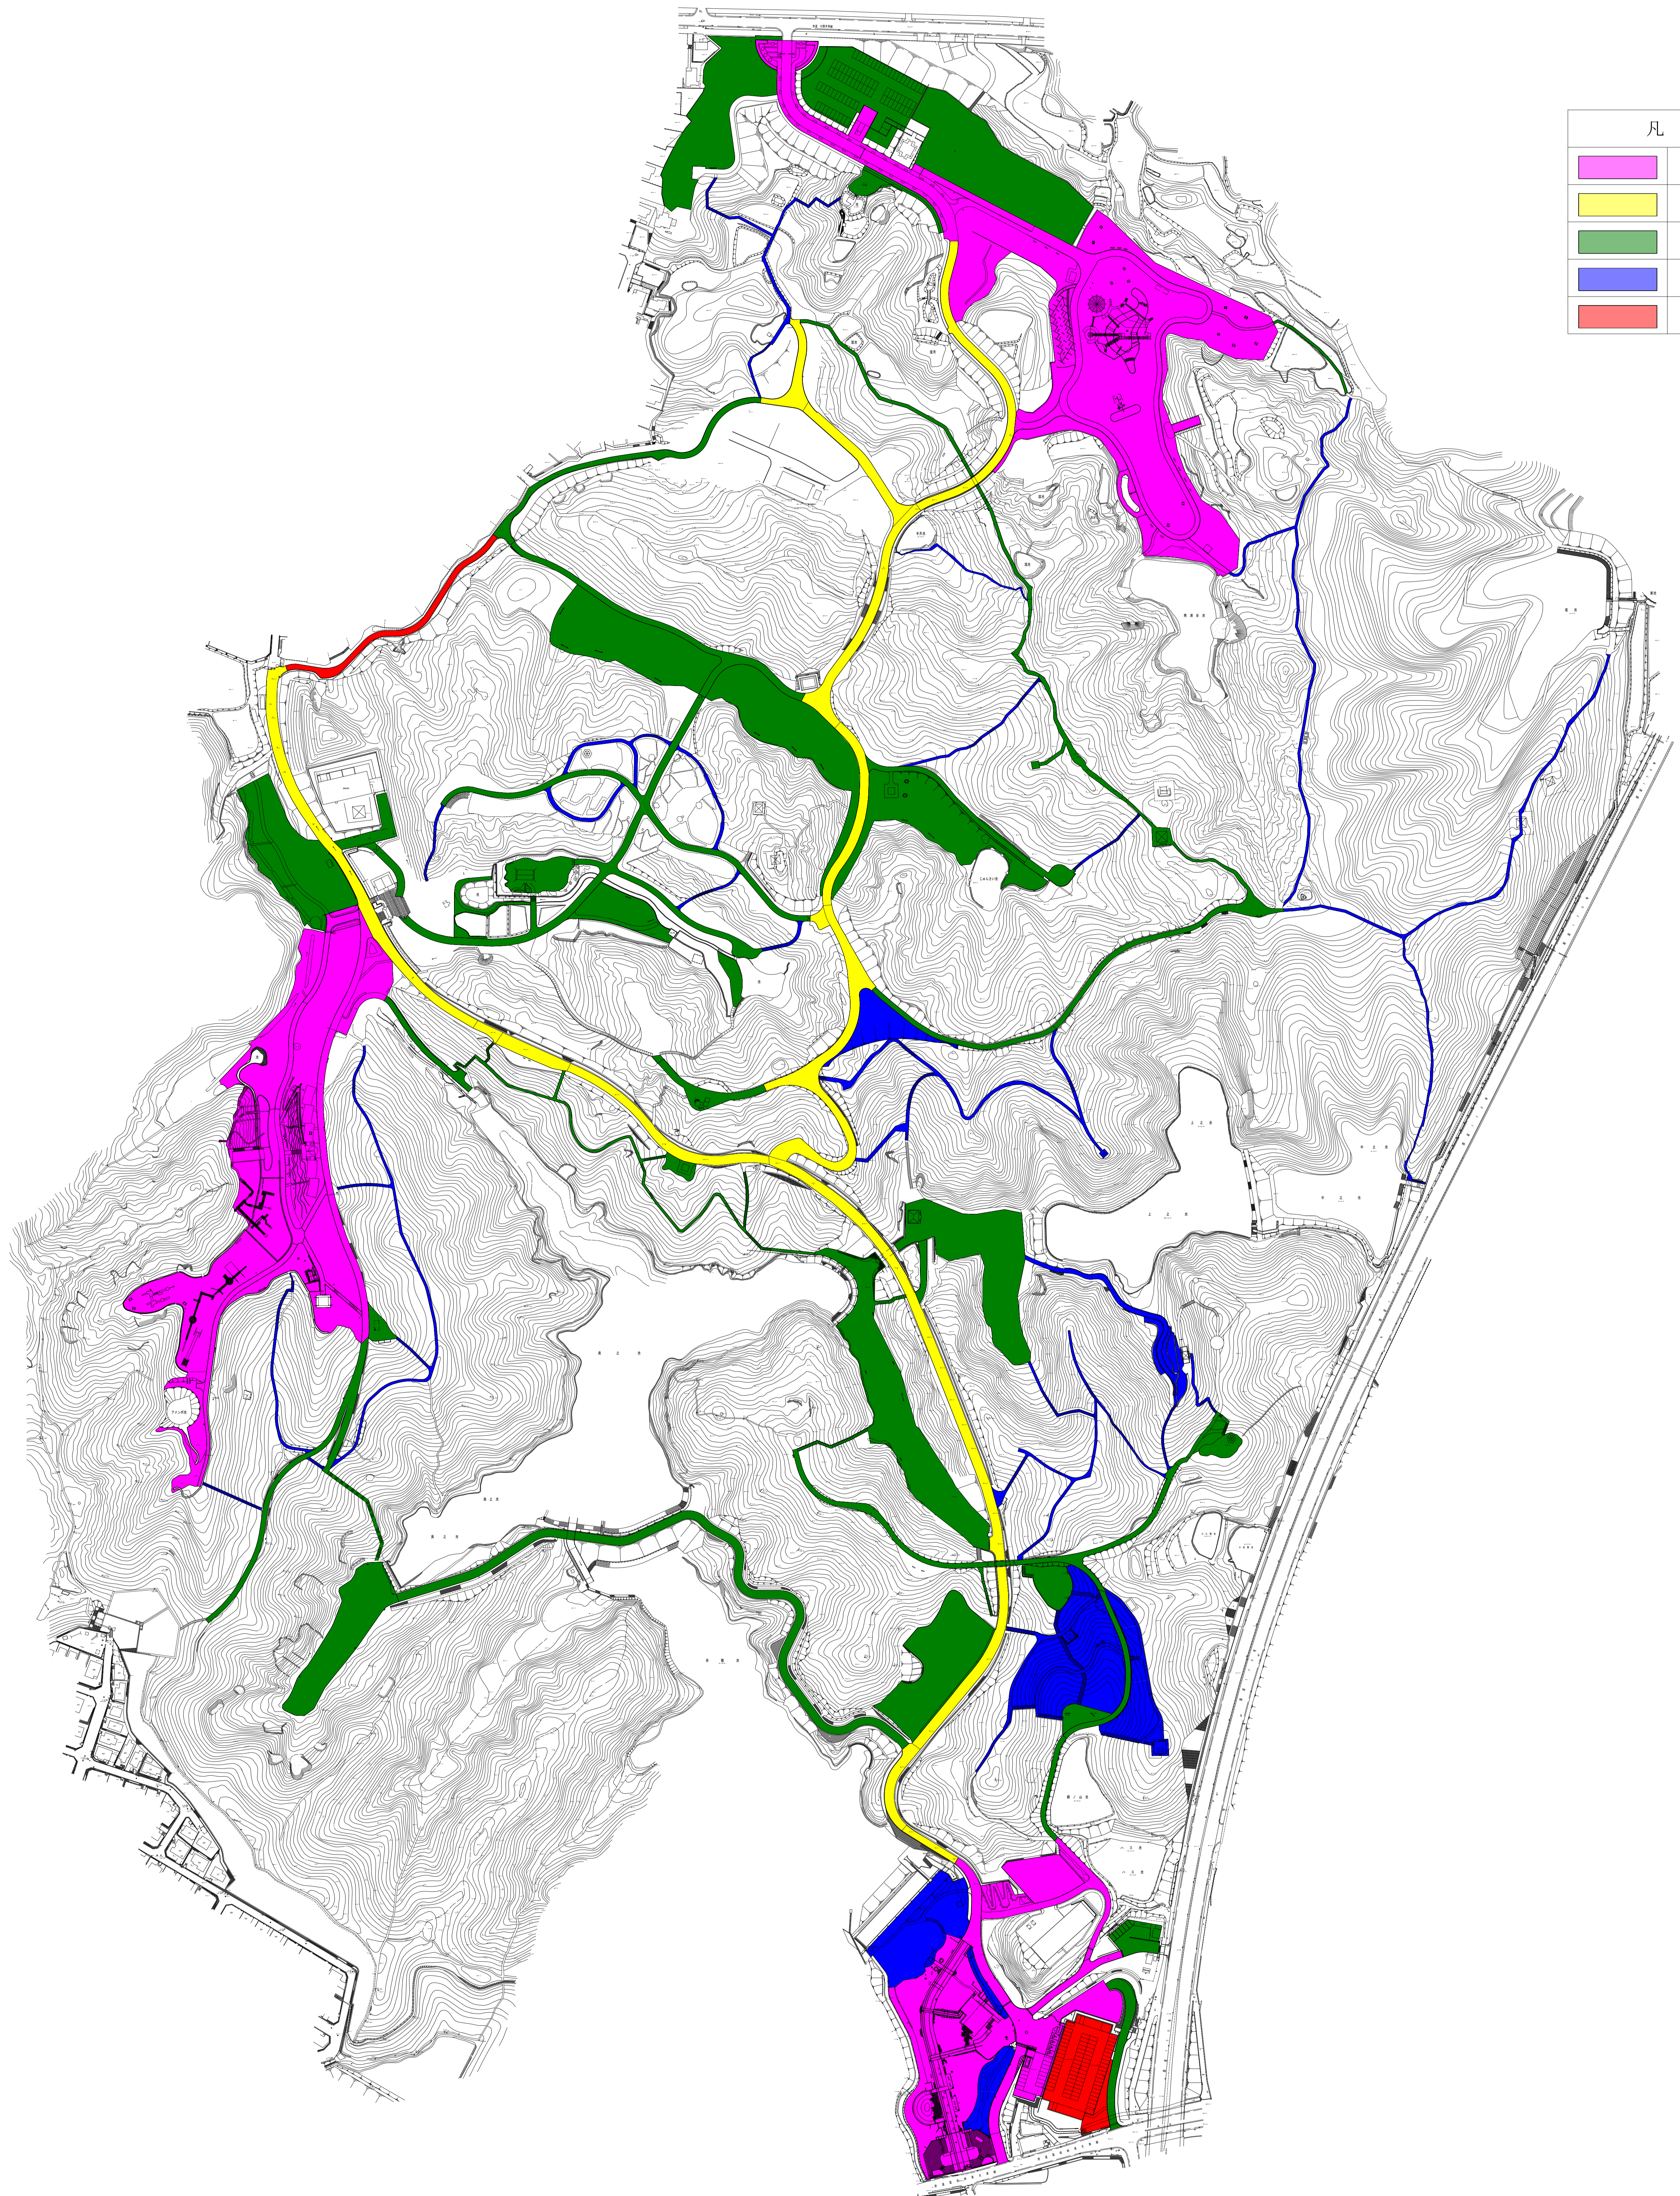錦織公園清掃平面図



凡 例	
	園内清掃 A
	園内清掃 B
	園内清掃 C
	園内清掃 D
	園内清掃 E


錦織公園 便所清掃位置図

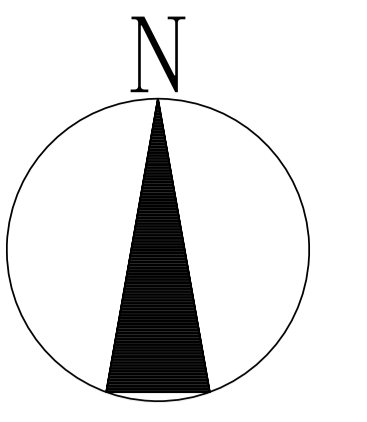


凡 例	
●	便所清掃 B



錦織公園除草区域図

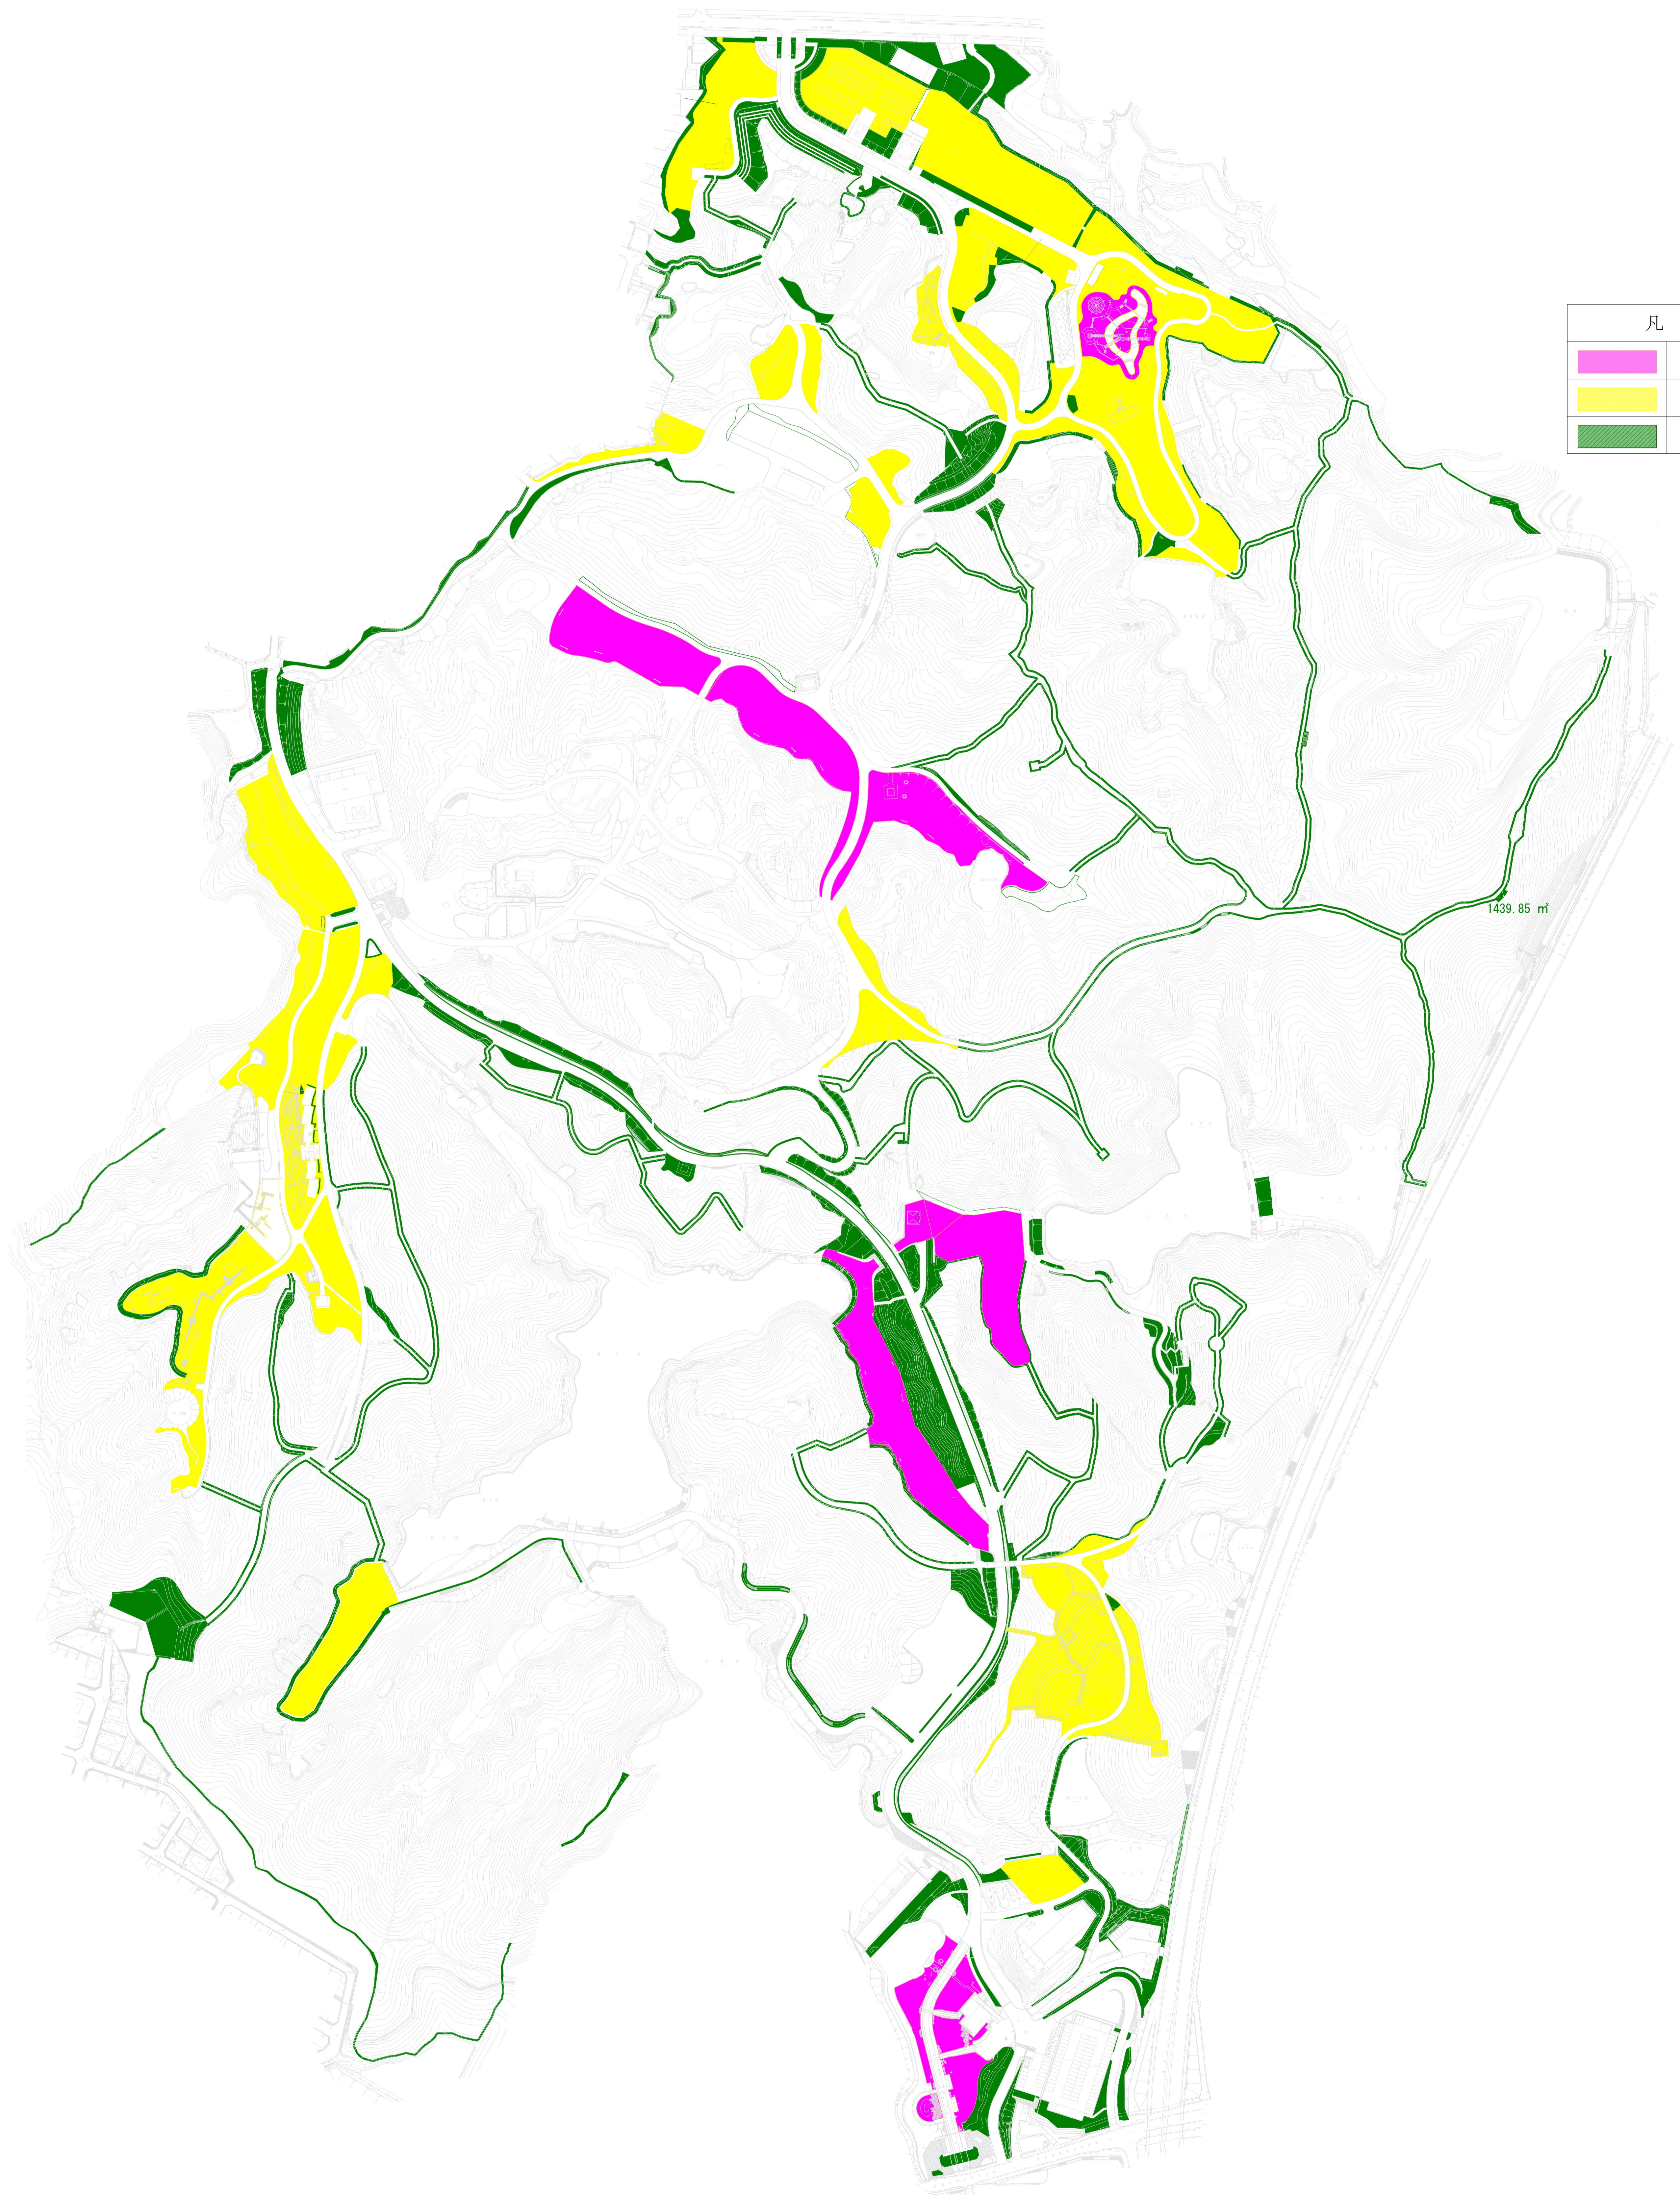


花壇区域図 (位置図) 【錦織公園】北入口

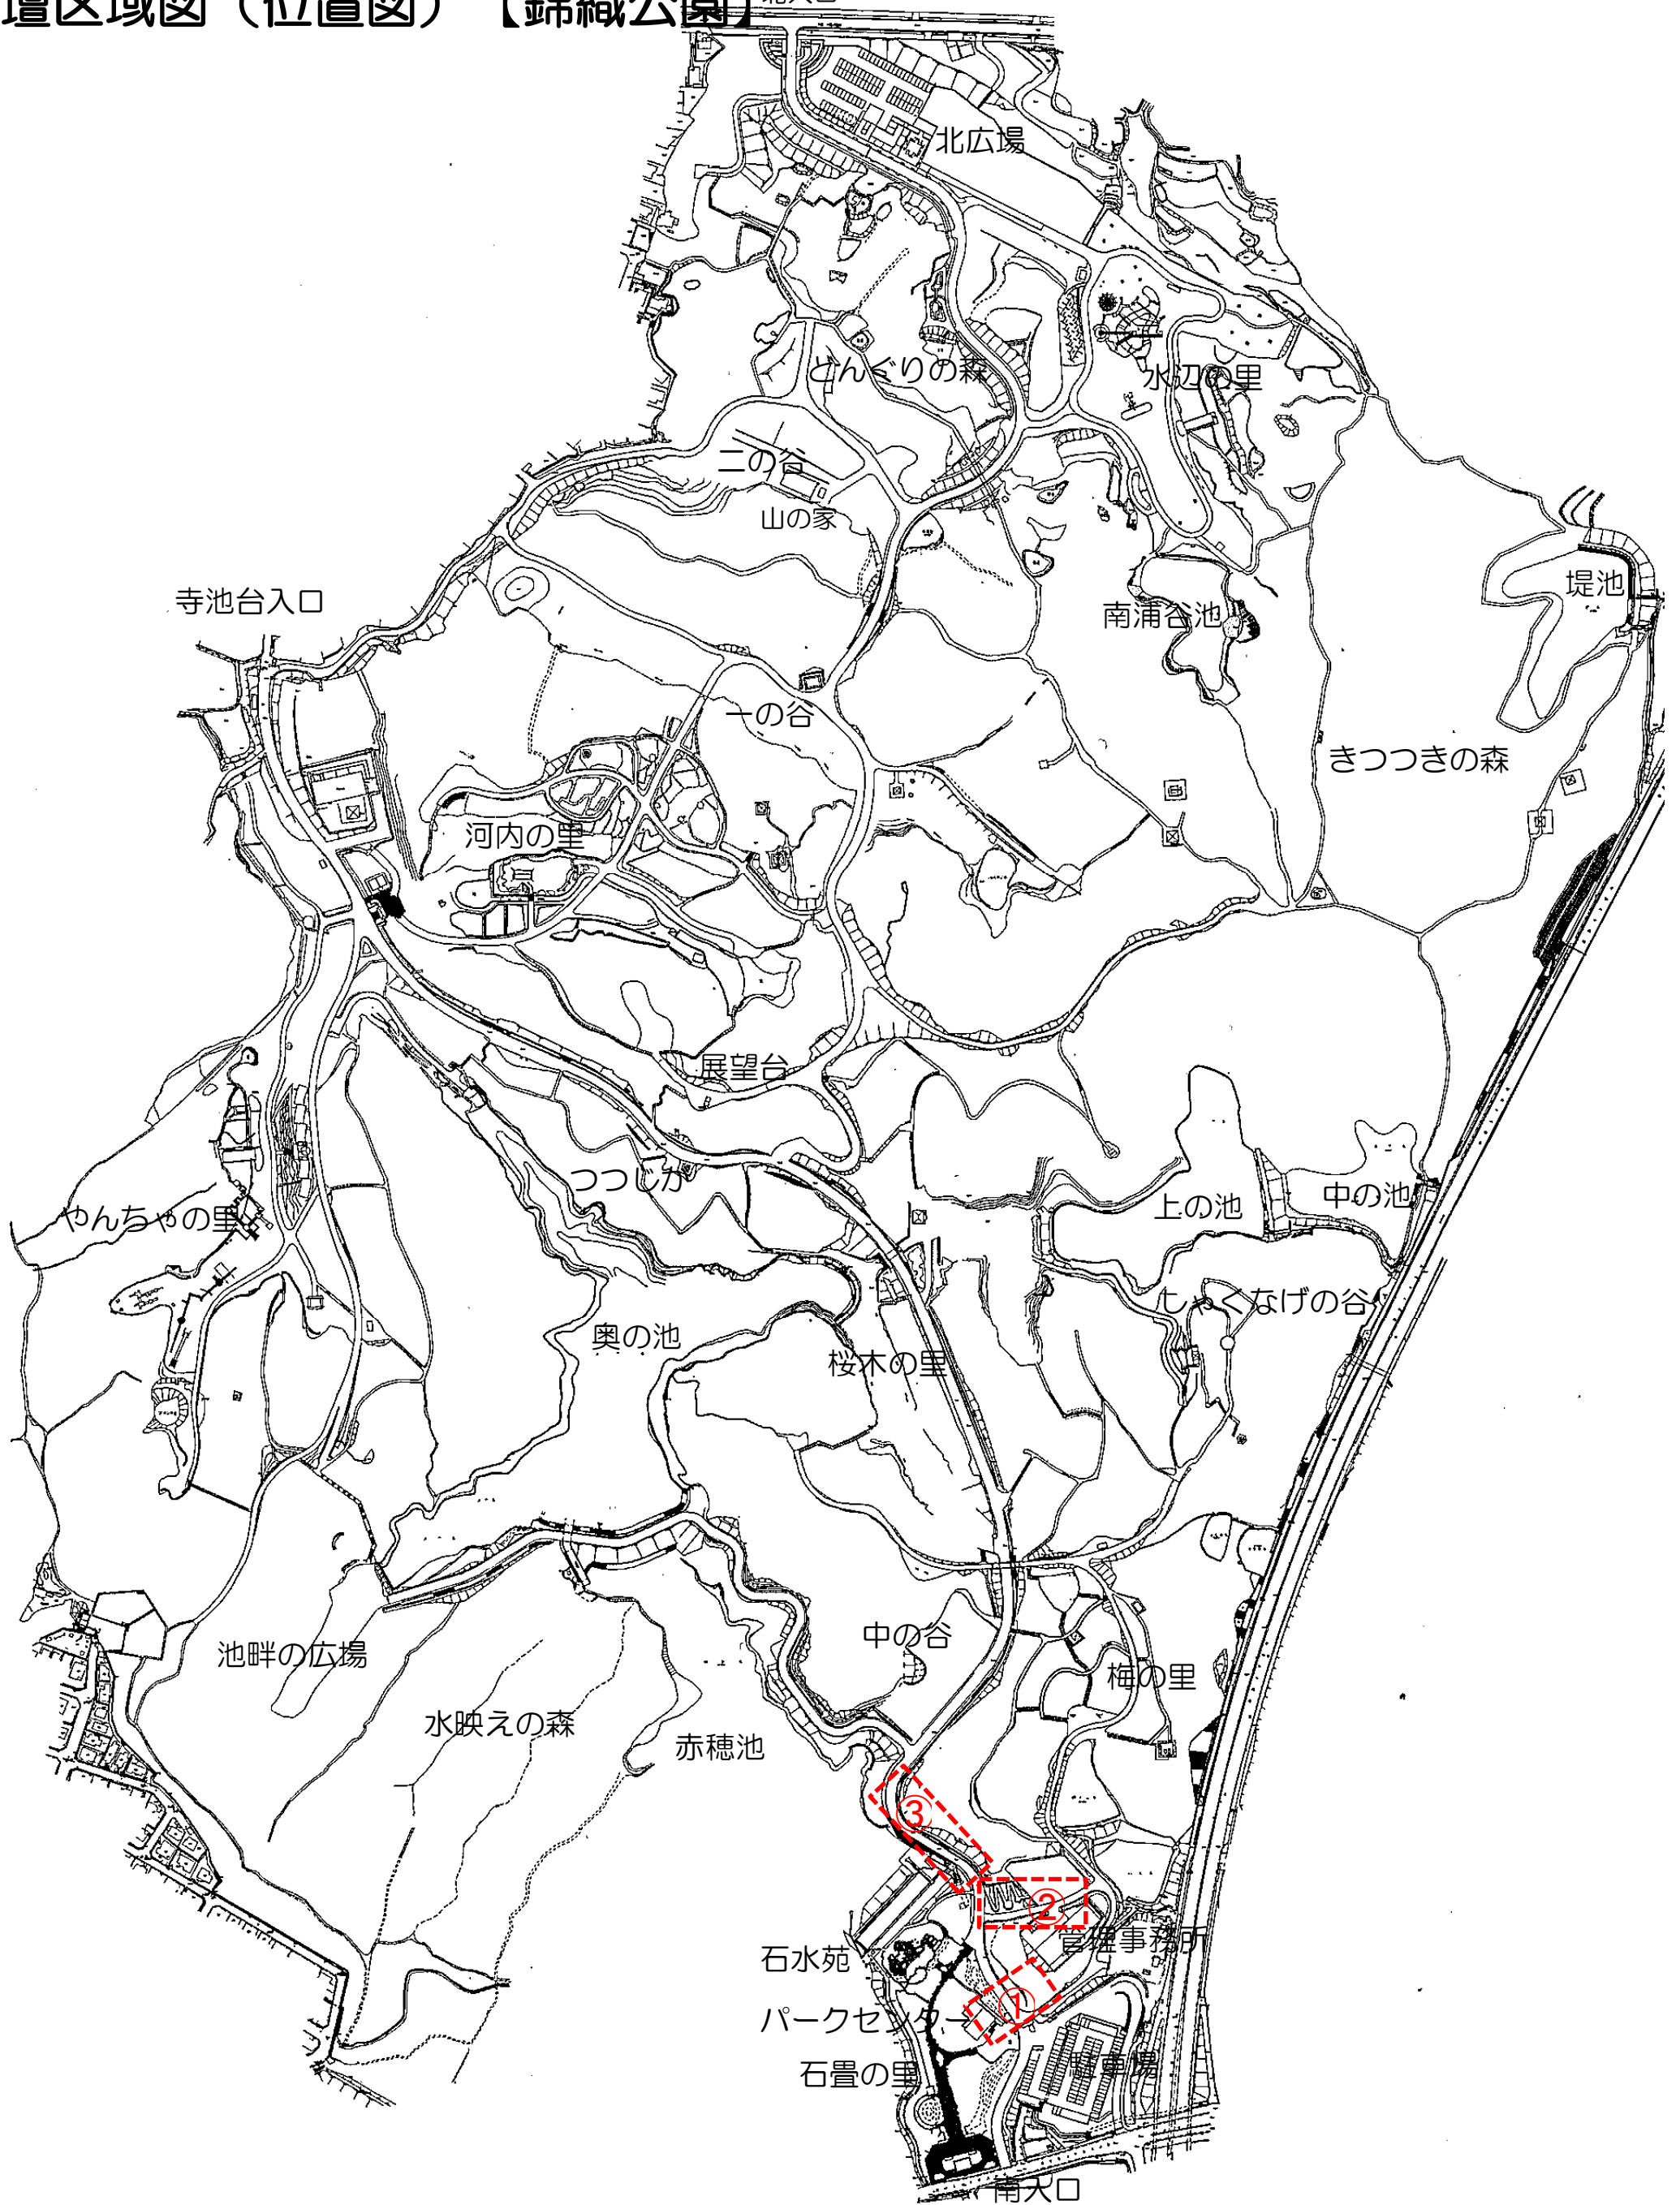


花壇区域図(箇所図) (錦織公園)



花壇区域図(箇所図②)【錦織公園】

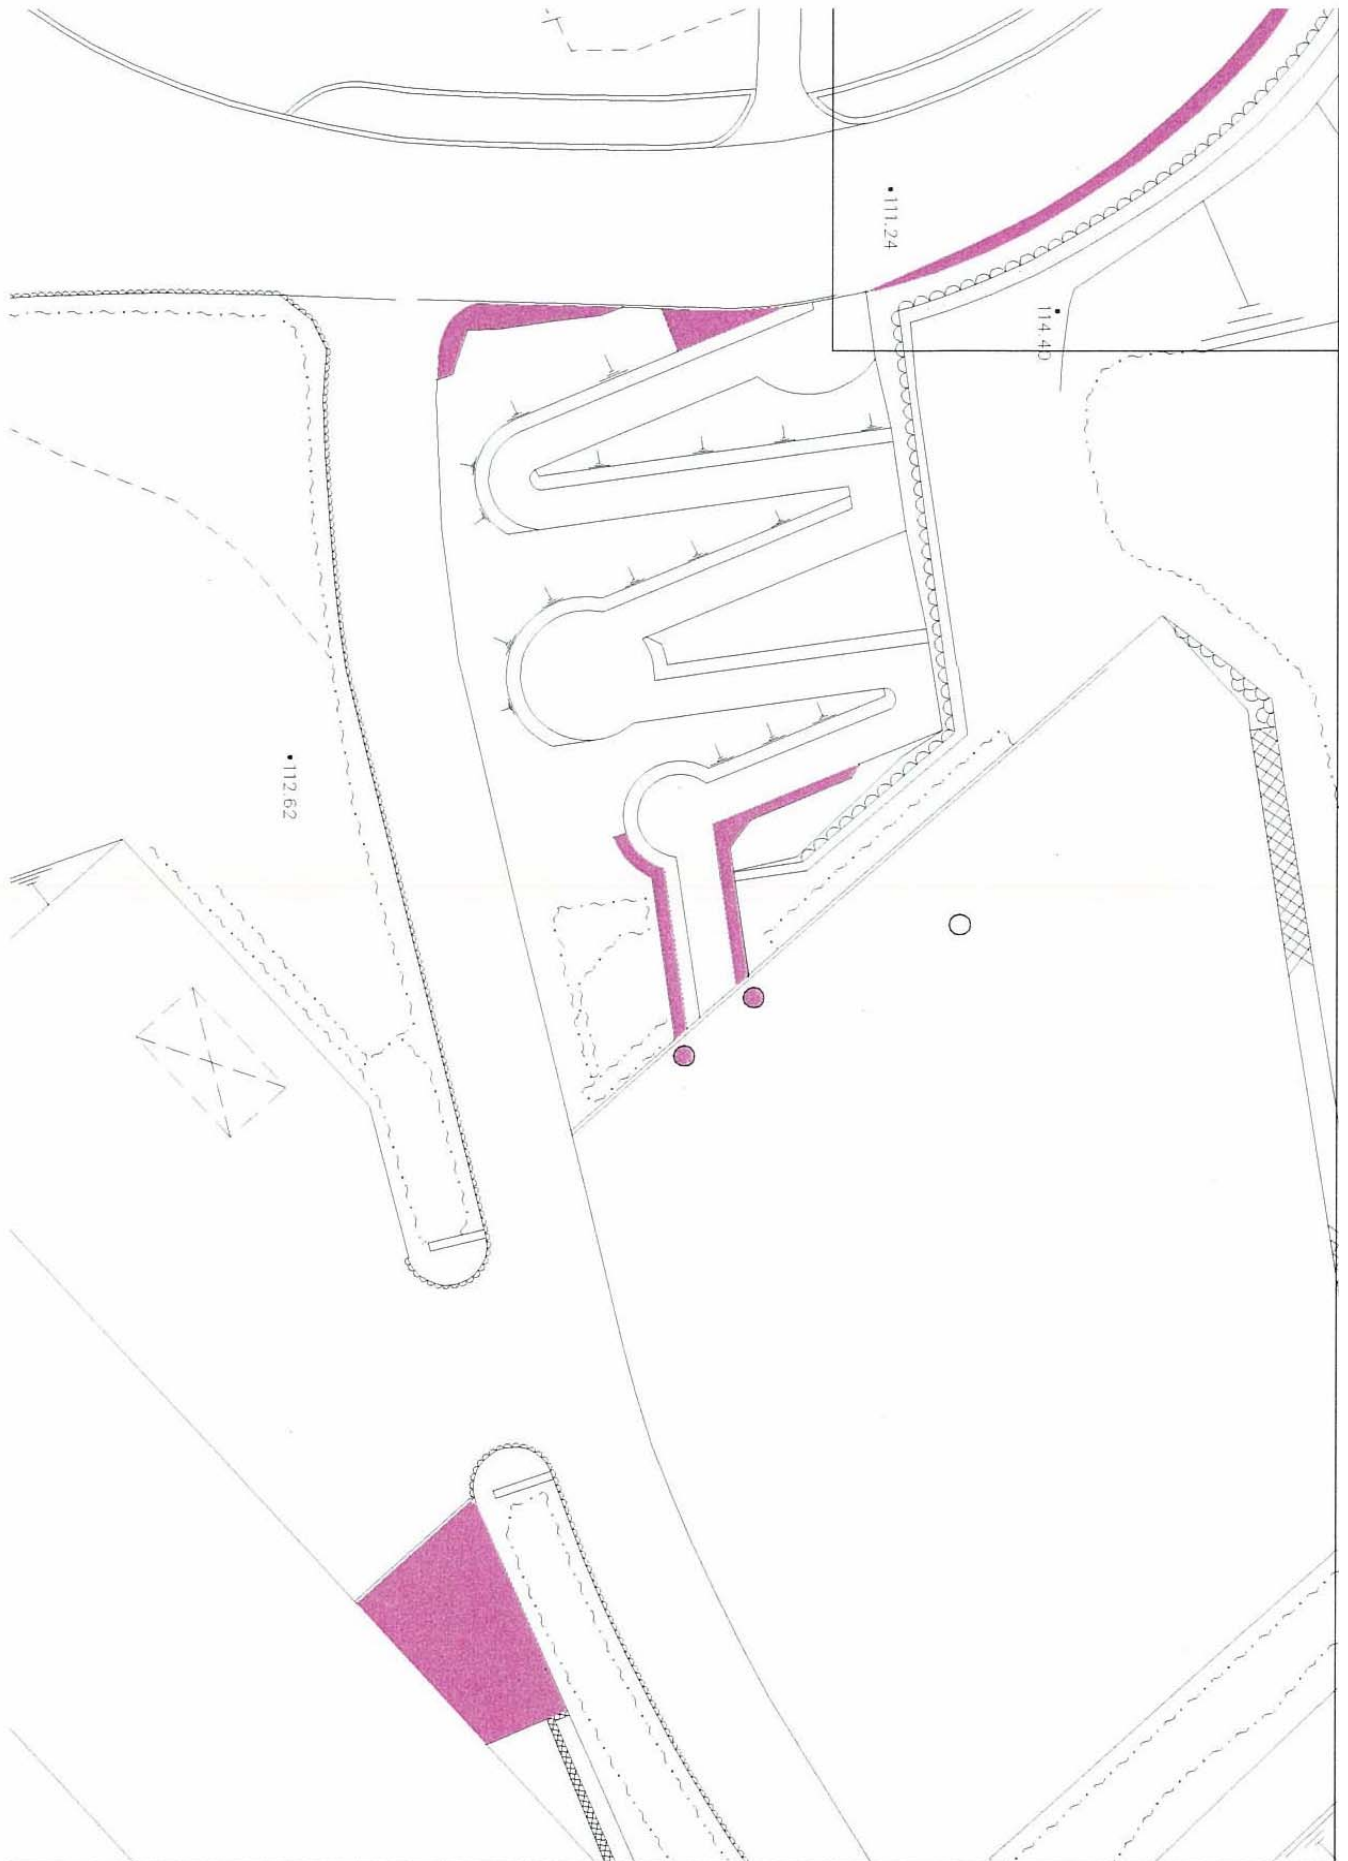

花壇区域図(箇所図) [錦織公園]

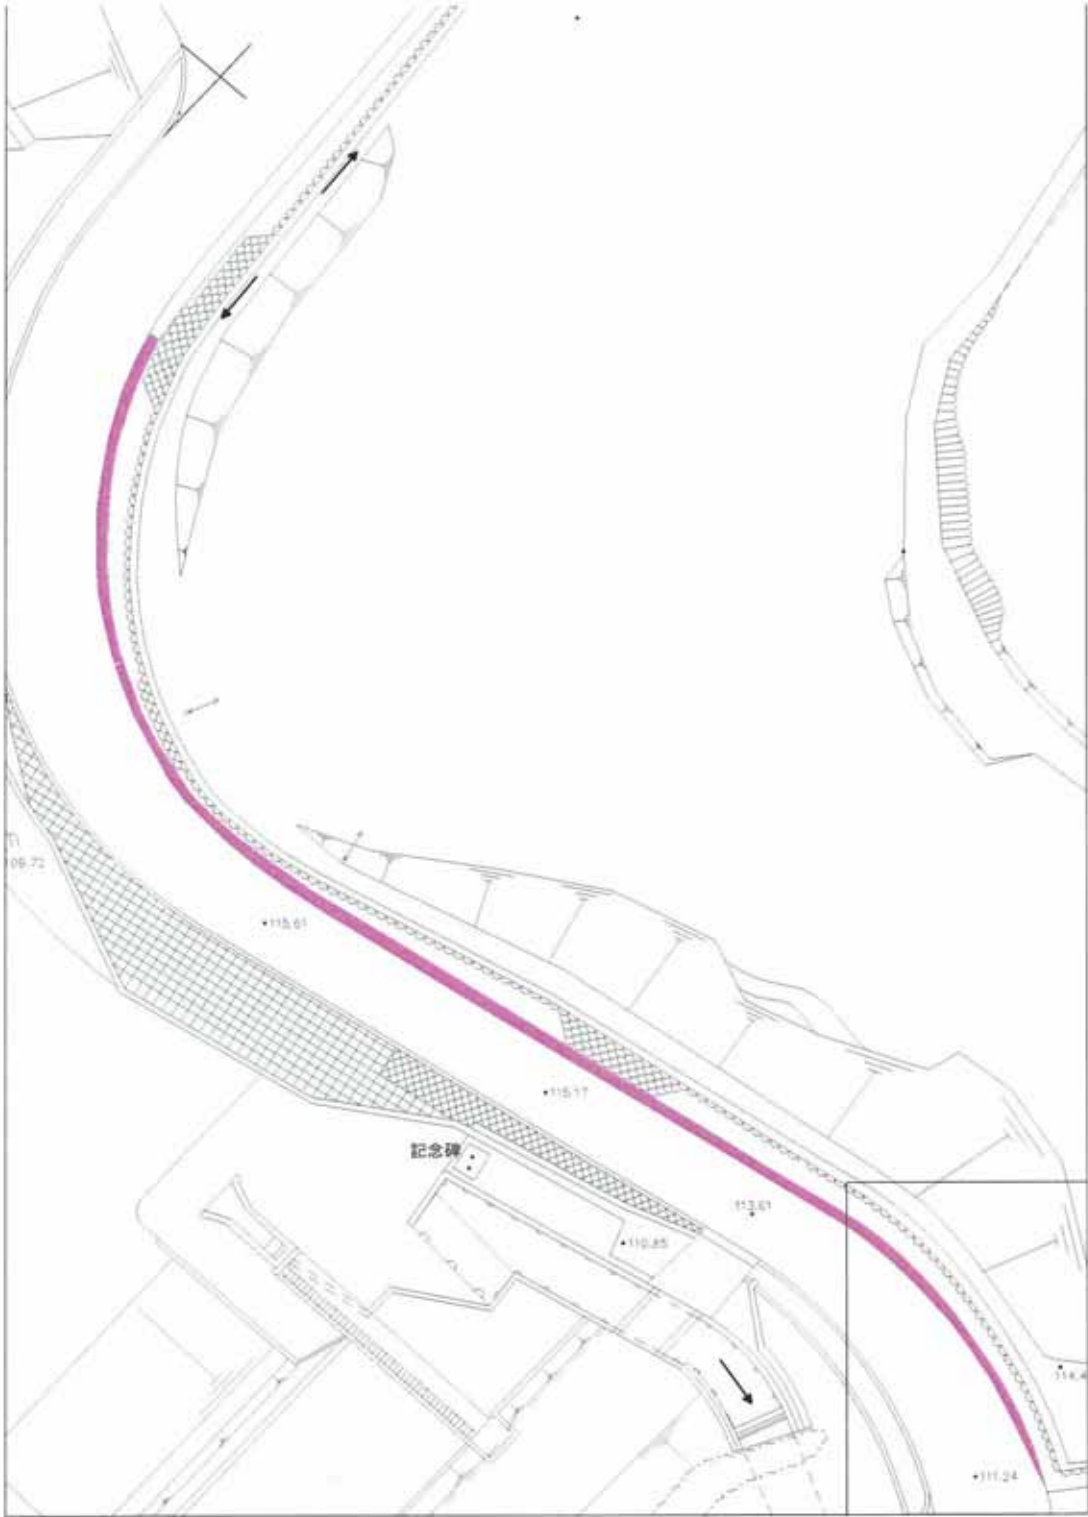


電気設備平面図 (ESCO含む) 【錦織公園】

分類	器具形状	数量	縦(m)		横(m)		円周率(π)	単価面積(m ²)	合計面積(m ²)	図面番号	備考
			半径1(m)	半径2(m)	半径1(m)	半径2(m)					
照明設備											
DTS57N-G-E39	□	74	0.09	0.09			0.00810	0.599	1		
DTS57N-G-E39	□	3	0.09	0.09			0.00810	0.024	2		
EDG-10824N(K)	○	31	0.2	0.2	3.141		0.12564	3.895	3		
EDG-10824N(S)	○	15	0.2	0.2	3.141		0.12564	1.885	5		
EDG-15824N(S)	○	3	0.2	0.2	3.141		0.12564	0.377	7		
EDG-10824N(S)	○	2	0.2	0.2	3.141		0.12564	0.251	8		
DT120-5KG13AC	□	54	0.032	1.198	-		0.03834	2.070	9		電球交換(直管)
EDD85911(W)	○	9	0.083	0.083	3.141		0.02164	0.195	10		
DT6N-G/S/60W	○	6	0.02	0.02	3.141		0.00126	0.008	11		電球交換
DT6N-G/S/60W	○	3	0.02	0.02	3.141		0.00126	0.004	12		電球交換
EKT407523N-LS9	□	10	0.07	1.219	-		0.08533	0.853	13		LEEM-40523N-01
EKTW415203N-LS9	□	4	0.082	1.245	-		0.10209	0.408	14		LEEM-40203N-WP
EKT413253N-LS9	□	4	0.07	1.219	-		0.08533	0.341	15		LEEM-40253N-01
EDB-40940N-LS9	□	7	0.13	1.288	-		0.16744	1.172	16		
B30122(W)	□	8	0.121	0.215	3.141		0.08171	0.654	17		
EKTW223163N-LS9	□	5	0.082	0.628	-		0.05150	0.257	18		LEEM-20163N-WP
EKTW223083N-LS9	□	2	0.082	0.628	-		0.05150	0.103	19		LEEM-20083N-WP
EKD103716N-LS9	○	35	0.095	0.095	3.141		0.02835	0.992	20		
LK-19041N-D	□	1	0.33	0.25	-		0.08250	0.083	21		ソーラーライト
EKR230163N-LD9	□	20	0.07	0.601	-		0.04207	0.841	22		LEEM-20163N-01
B85901	□	2	0.076	0.126			0.00958	0.019	23		
EKR430403N-LS9	□	12	0.07	1.219	-		0.08533	1.024	24		LEEM-40403N-01
EDD85911(W)	○	7	0.083	0.083	3.141		0.02164	0.151	25		
EKT415523N-LS9	□	15	0.07	1.219	-		0.08533	1.280	26		LEEM-40523N-01
EDK-70943W-LS9	□	1	0.152	0.393	-		0.05974	0.060	27		
EKT412403N-LS9	□	3	0.07	1.219	-		0.08533	0.256	28		LEEM-40403N-01
EDK-70943W-LS9	□	1	0.152	0.393	-		0.05974	0.060	29		
EDK-70943W-LS9	□	2	0.152	0.393	-		0.05974	0.119	30		
合計		339						17.982			



電気設備平面図 (ESCO含む) 【錦織公園】

番号	新設器具型番	実灯数	設置面積台数
1	(LDT57NGE39 + LDTX-P-E39) × 2 + LEK720016A31 × 2	7	14
3	LEDG10824NS + LEK370P026A35T + TFB145MS	25	25
3	LEDG10824NS + LEK370P026A35T + TFB145MS	2	2
	合計	34	41

1	2
3	4
5	

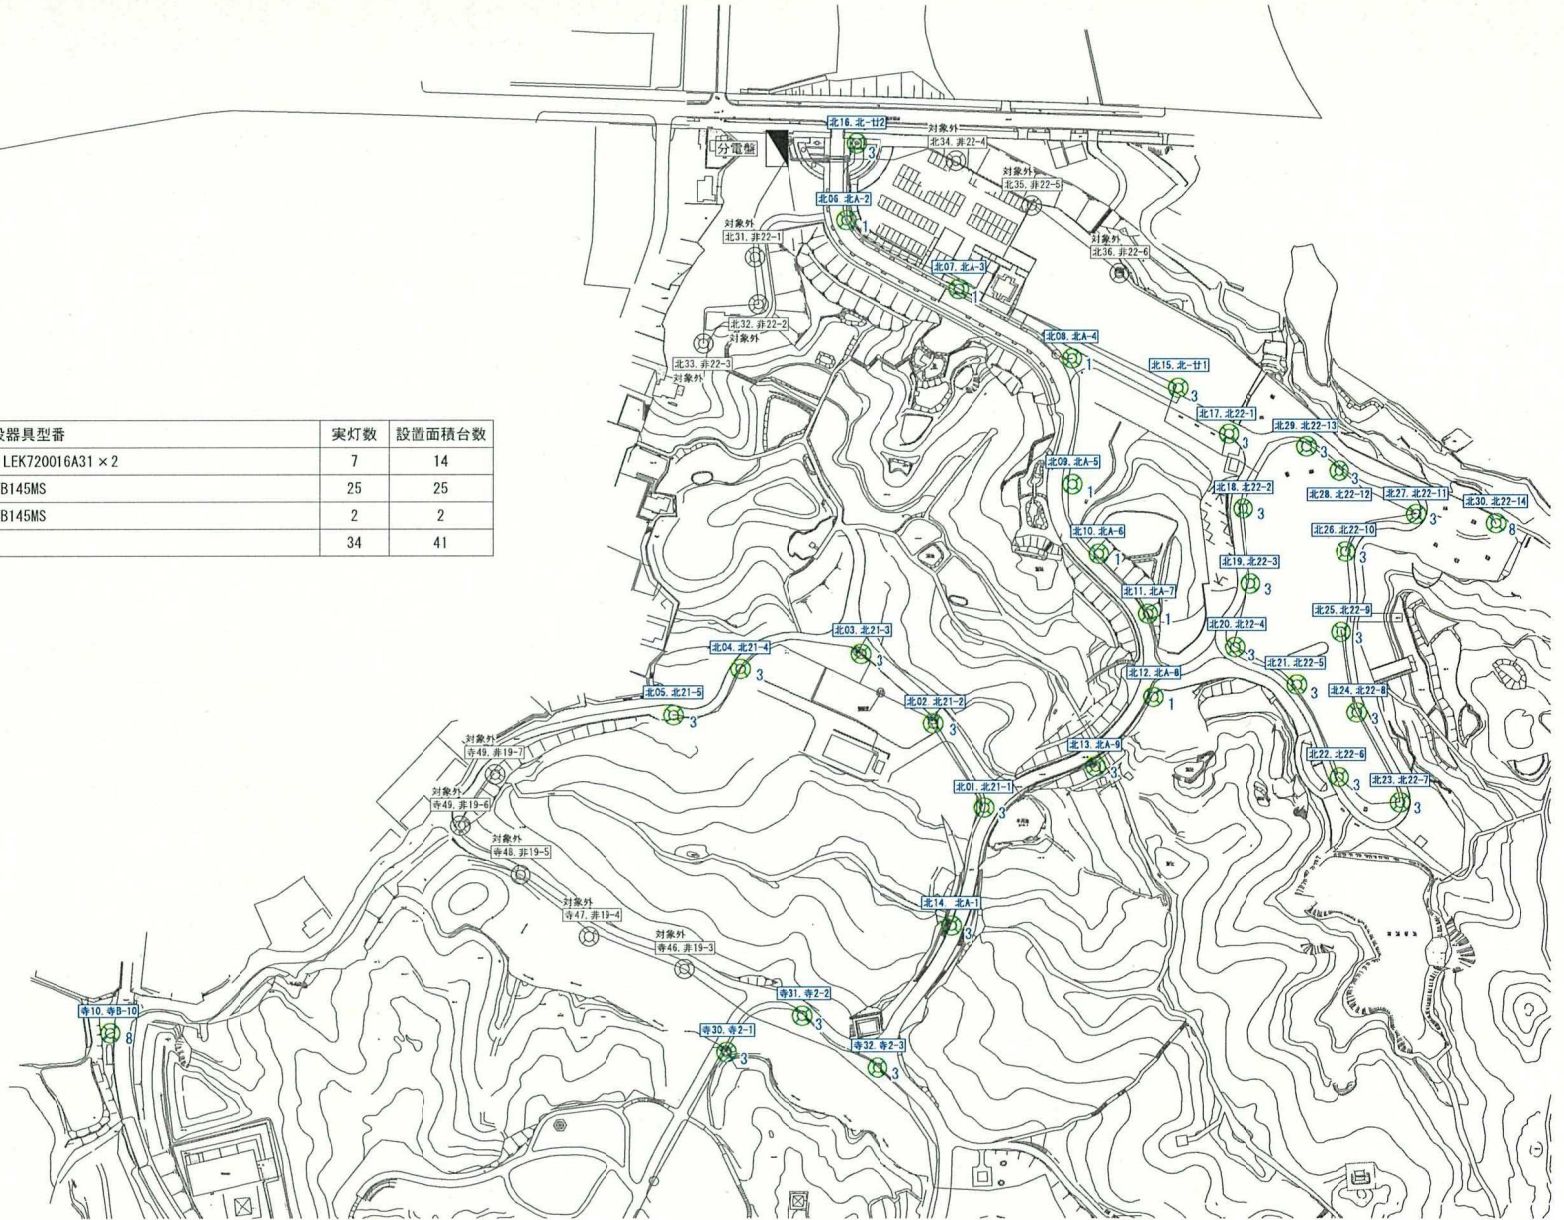

電気設備平面図 (ESCO含む) 【錦織公園】

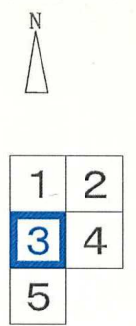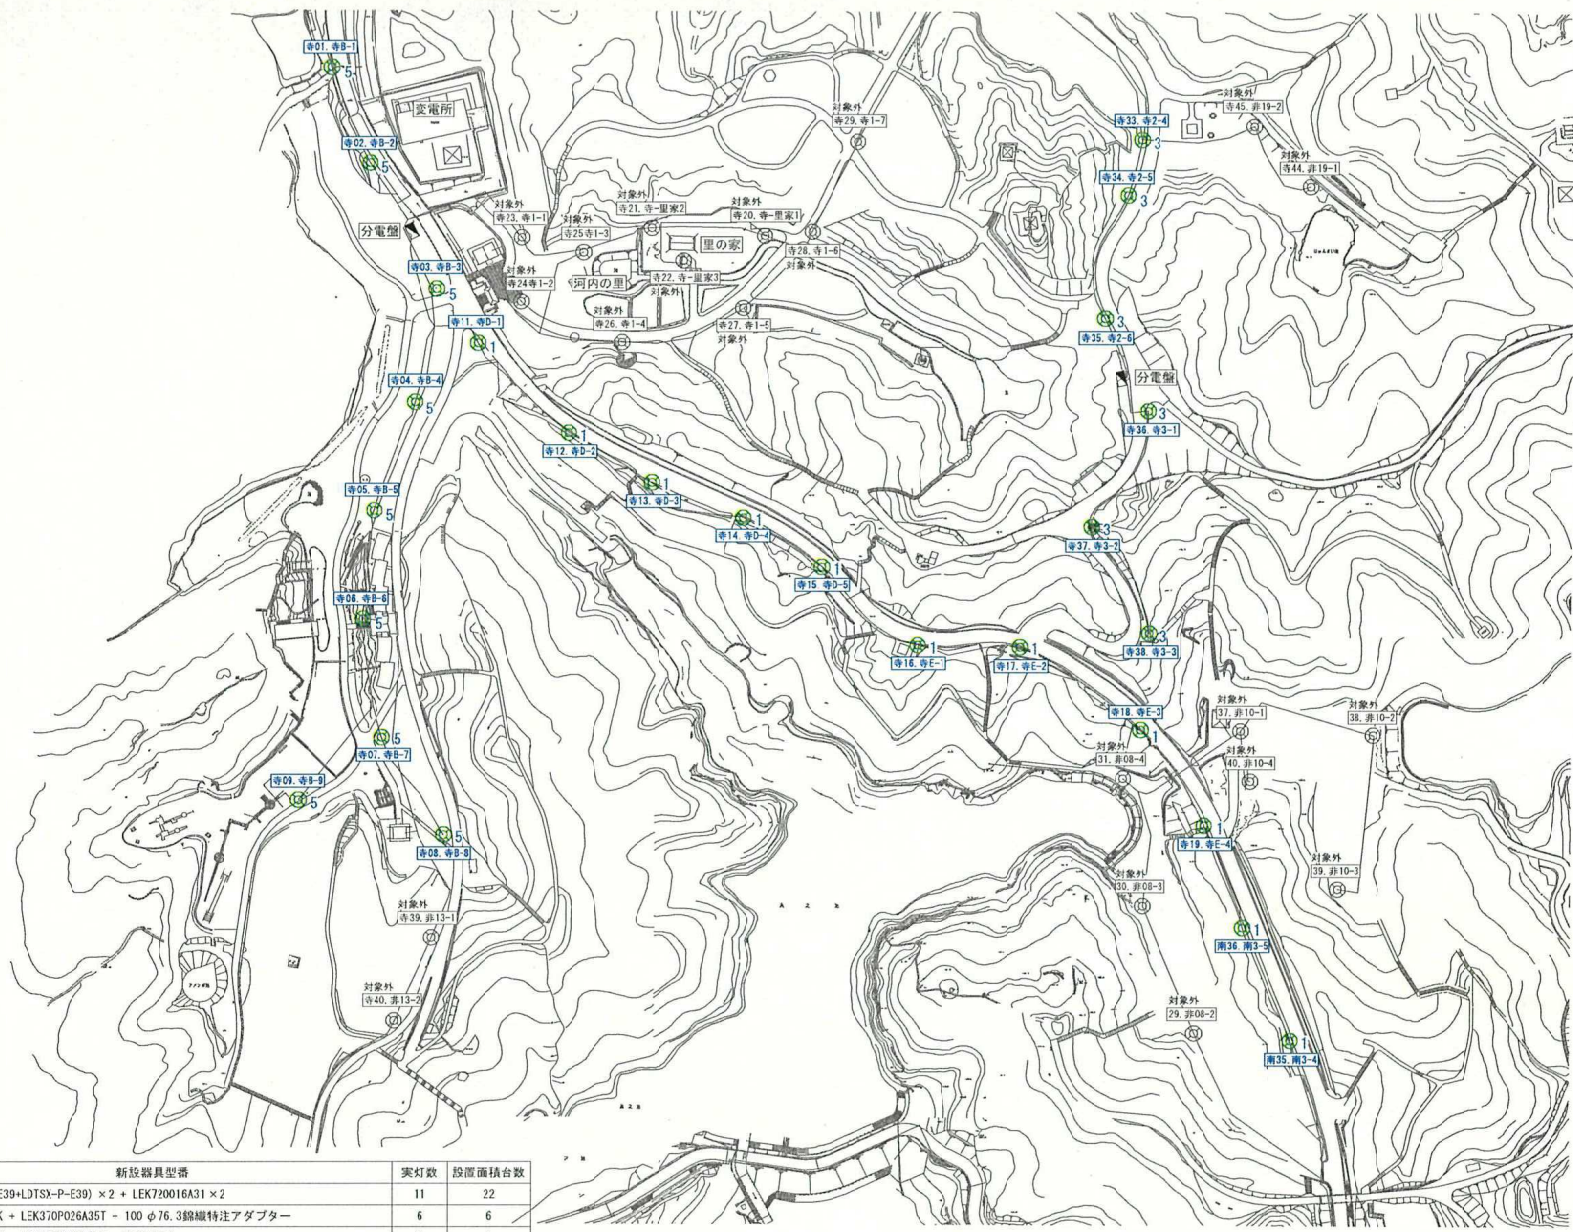


番号	新設器具型番	実灯数	設置面積台数
1	(LD1S57NGE39+LTS)-P-E39) × 2 + LEK720016A31 × 2	11	22
3	LEDG10824NK + LEK370P026A35T - 100 φ76.3線織特注アダプター	6	6
5	LEDG10824NS + LEK370P026A35T - TFB14SMS	9	9
	合計	26	37

図面名称：錦織公園 電灯設備 公園(2) 平面図

設計図		設計		E
縮尺	A.1 1/2500 A.3 1/5000	仕様書	図面	
				0.4


電気設備平面図 (ESCO含む) 【錦織公園】

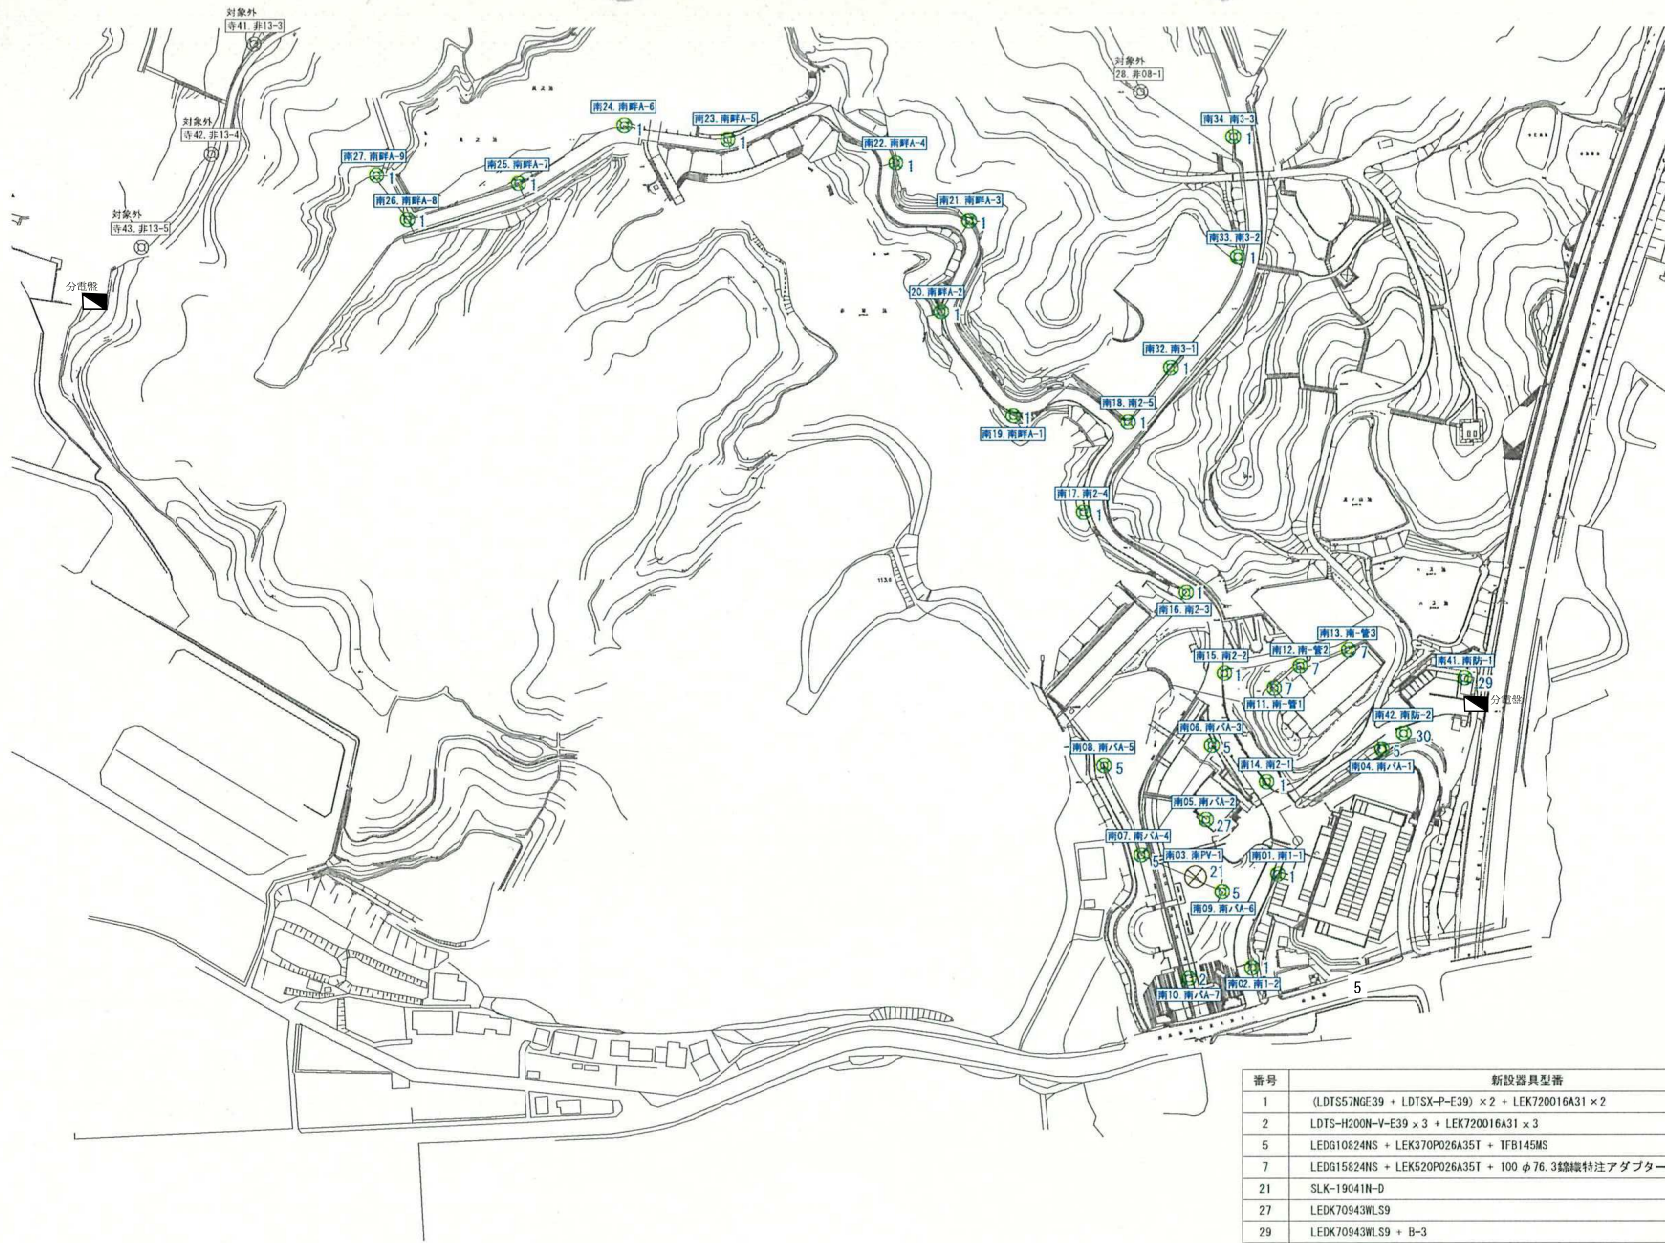

1	2
3	4
5	

番号	新設器具型番	実灯数	設置面積台数
1	(LDT557NGE39 + LDT5X-P-E39) × 2 + LEK720016A31 × 2	19	38
2	LDT5-H200N-V-E39 × 3 + LEK720016A31 × 3	1	3
5	LEDG10E24NS + LEK370P026A35T + 1F8145MS	5	5
7	LEDG15E24NS + LEK520P026A35T + 100 φ76.3 線織特注アダプター	3	3
21	SLK-19041N-D	1	1
27	LEDK70943WL.S9	1	1
29	LEDK70943WL.S9 + B-3	1	1
30	LEDK70943WL.S9 + B-5	1	2
合計		32	54

電気設備平面図 (ESCO含む) 【錦織公園】

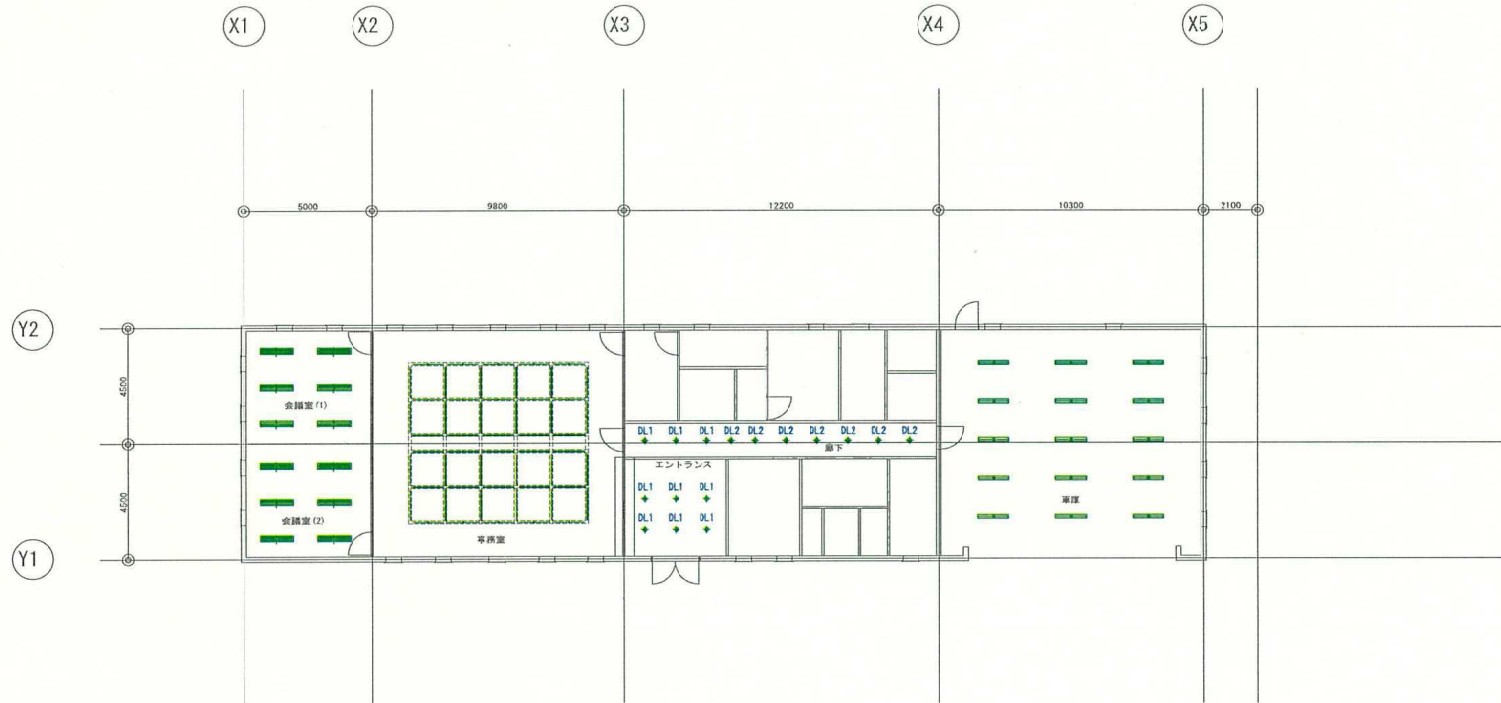

置換番号	記号	名称	品番	台数
24	■	会議室 1・2	LEKR430403MSS	12
9	■	事務室	LDT120-5K-613AC	54
10	DL1 +	エントランス・廊下	LED085911W + LDF6LHG53/700	9
26	■	車庫	EKT415523MSS	15
25	DL2 +	廊下	LED085911W + LDF6LHG53/700	7

図面名称：錦織公園 電灯設備 管理事務所 平面図


設計図


冊次 A1 1/100
A3 1/200

設計	
代表者	
担当	

図面番号	E
	06

電気設備平面図 (ESCO含む) 【錦織公園】

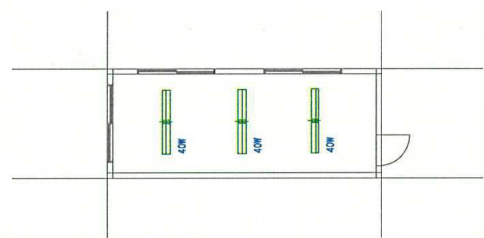


	記号	品番	台数
28	 40W	LEKT412403NLS9	3

図面名称： 錦織公園 電灯設備 南駐車場 管理事務所 平面図


設計図		設計		図面 番号	E 07
縮尺	A1 1/60 A3 1/100	代表者	担当		

電気設備平面図 (ESCO含む) 【錦織公園】

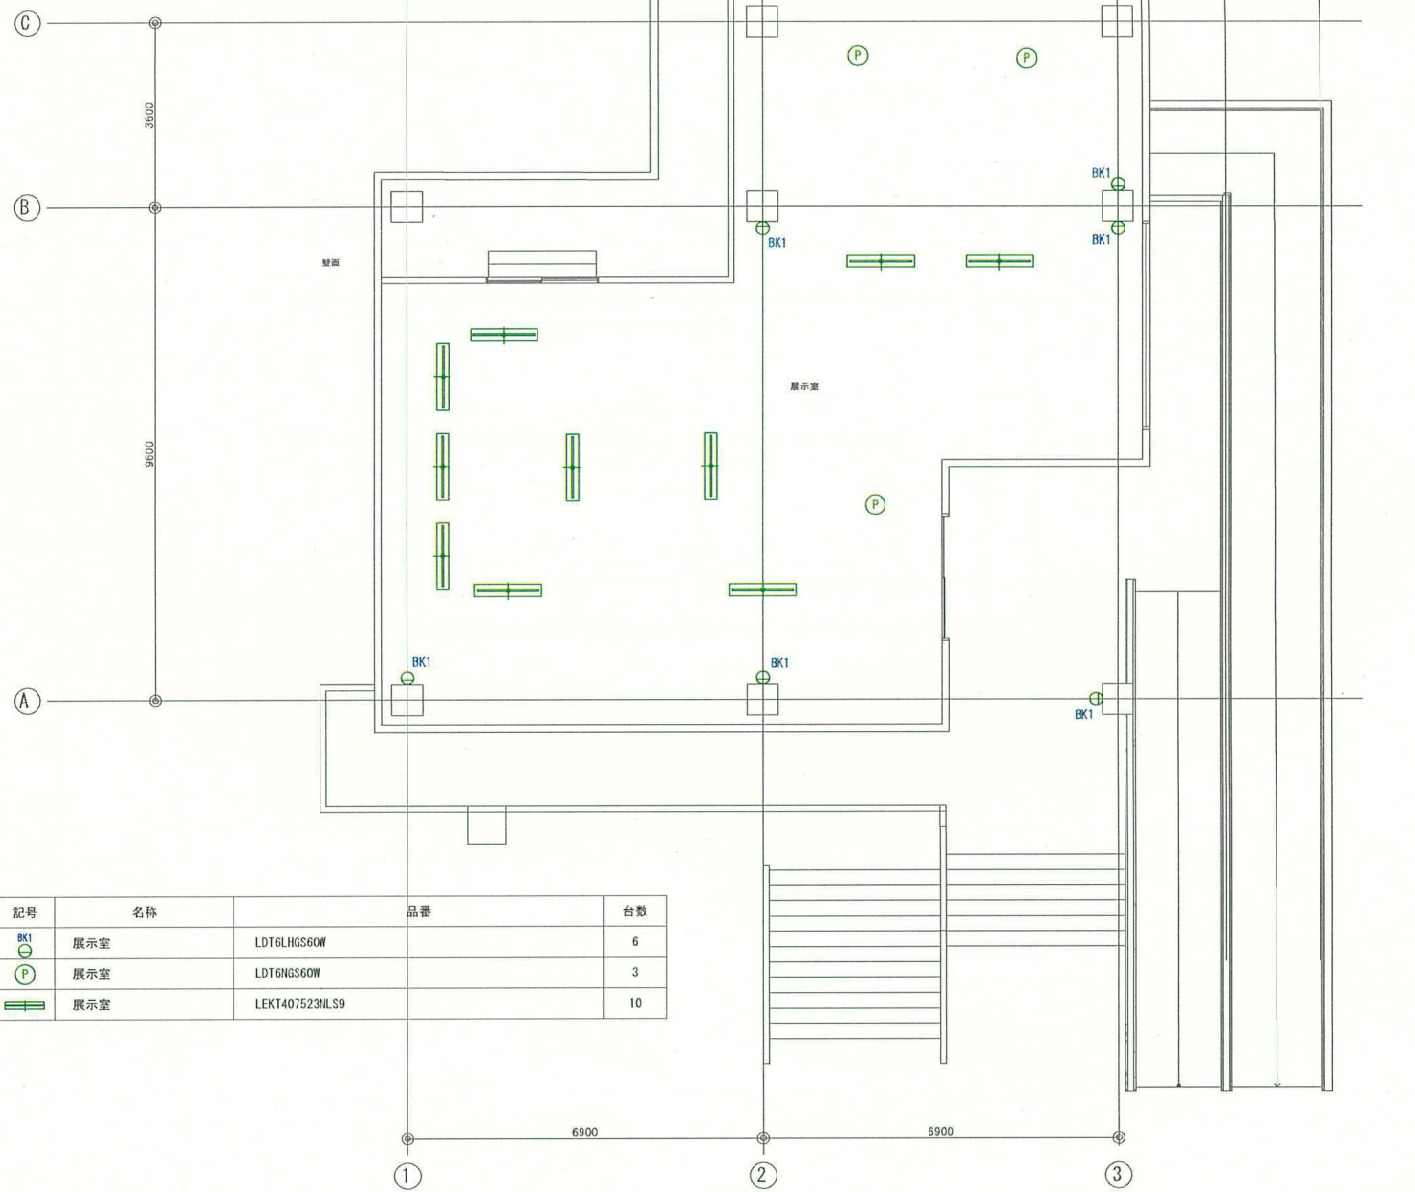


	記号	名称	品番	台数
11	BK1	展示室	LDT6LHGS60W	6
12	P	展示室	LDT6NGS60W	3
13	■	展示室	LEKT4075Z3HLS9	10

電気設備平面図 (ESCO含む) 【錦織公園】

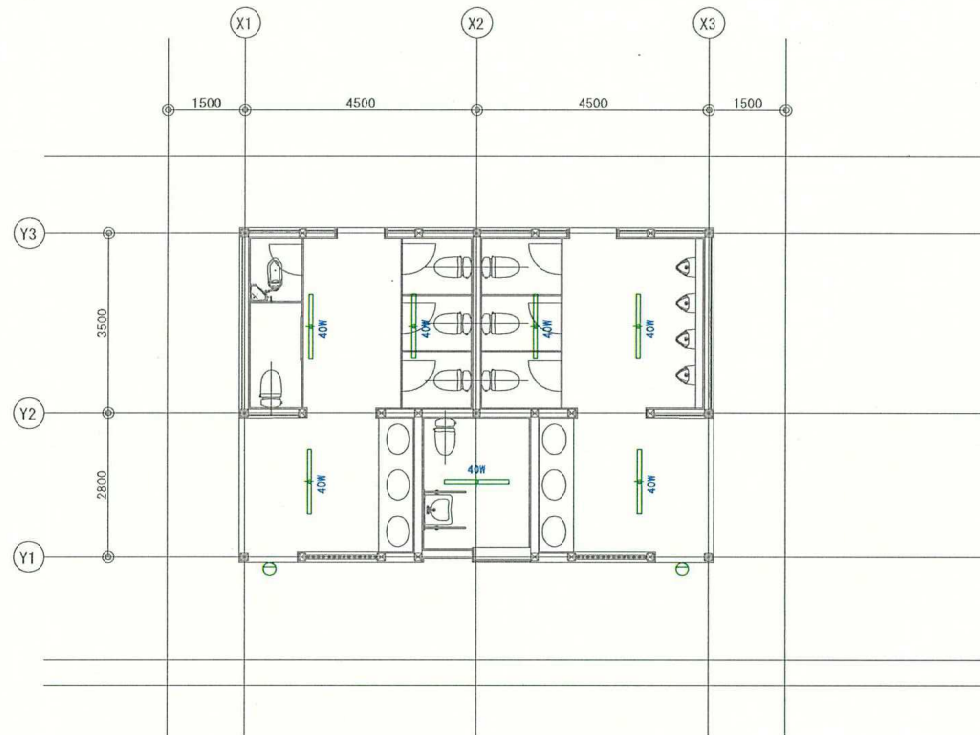


	記号	品番	台数
16		LEDB4094ONLS9	7
23		LEDB85901 + LDF9LHG53/500	2

電気設備平面図 (ESCO含む) 【錦織公園】

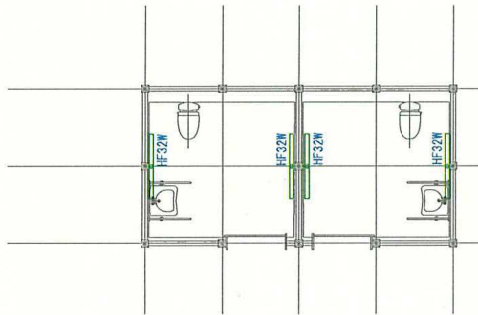

	記号	品番	台数
14		LEKTW415203NLS9 + C900N	4
15		LEKT413253NLS9	4

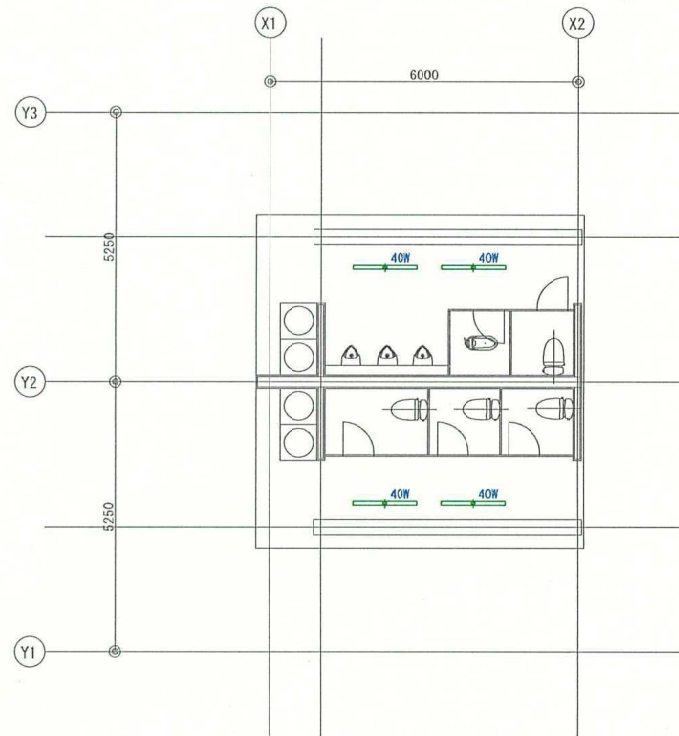

図面名称：錦織公園 電灯設備 やんちゃの里 便所 平面図


設計図

縮尺 A1 1/50
A3 1/100

設計	
代書者	
担当者	

図面番号	E

電気設備平面図 (ESCO含む) 【錦織公園】

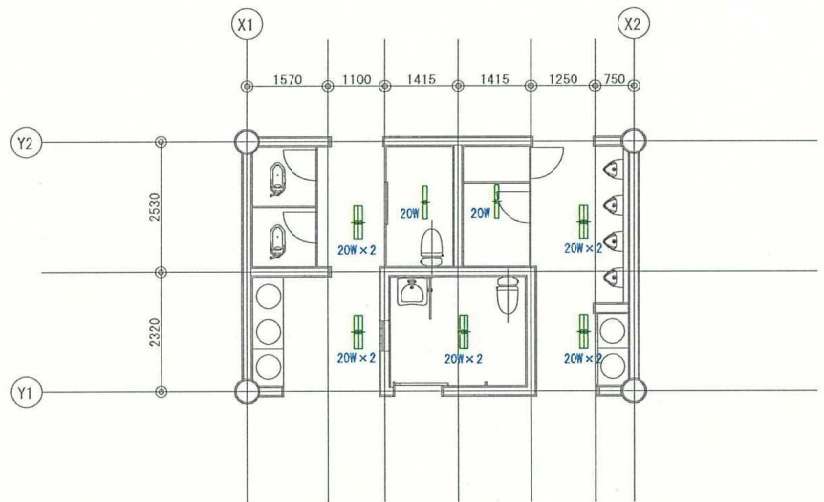


	記号	品番	台数
19	20W 	LEKTW223083NLS9	2
18	20W x 2 	LEKTW223163NLS9	5

□	□
□	□
□	□
□	□

図面名称：錦織公園 電灯設備 一の谷 便所 平面図

設計図		設計		E
図尺	A1 1/50 A3 1/100	代表者	印	
				1/2

電気設備平面図 (ESCO含む) 【錦織公園】

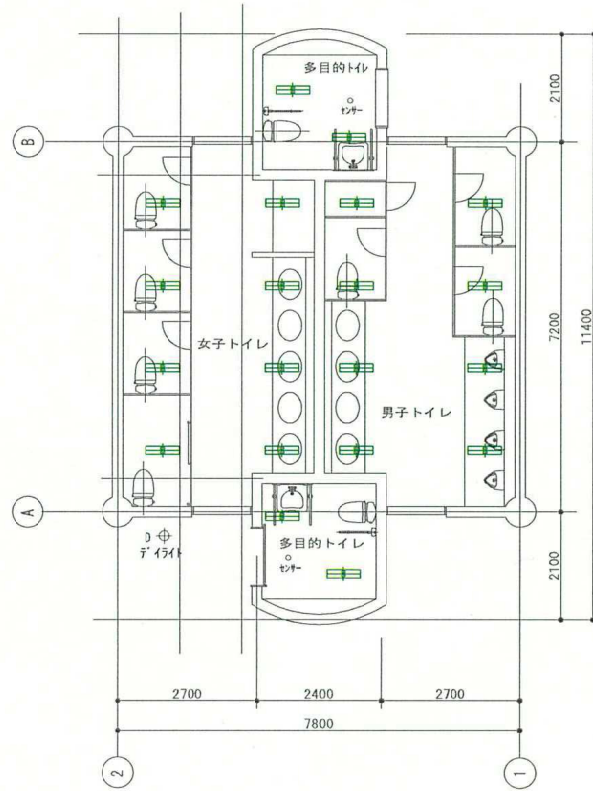

記号	品番	台数
22	LEKR230163NLD9	20

図面名称：錦織公園 電灯設備 多目的広場(北広場) 便所 平面図

設計図

縮尺 A1 1/50
A3 1/100

設計

代表者 用途

承認者

E